




PLANTA ELÉTRICA
Escala: 1:50

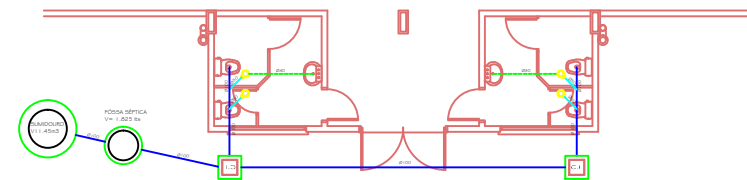

PLANTA HIDRO-SANITÁRIA
Escala: 1:50

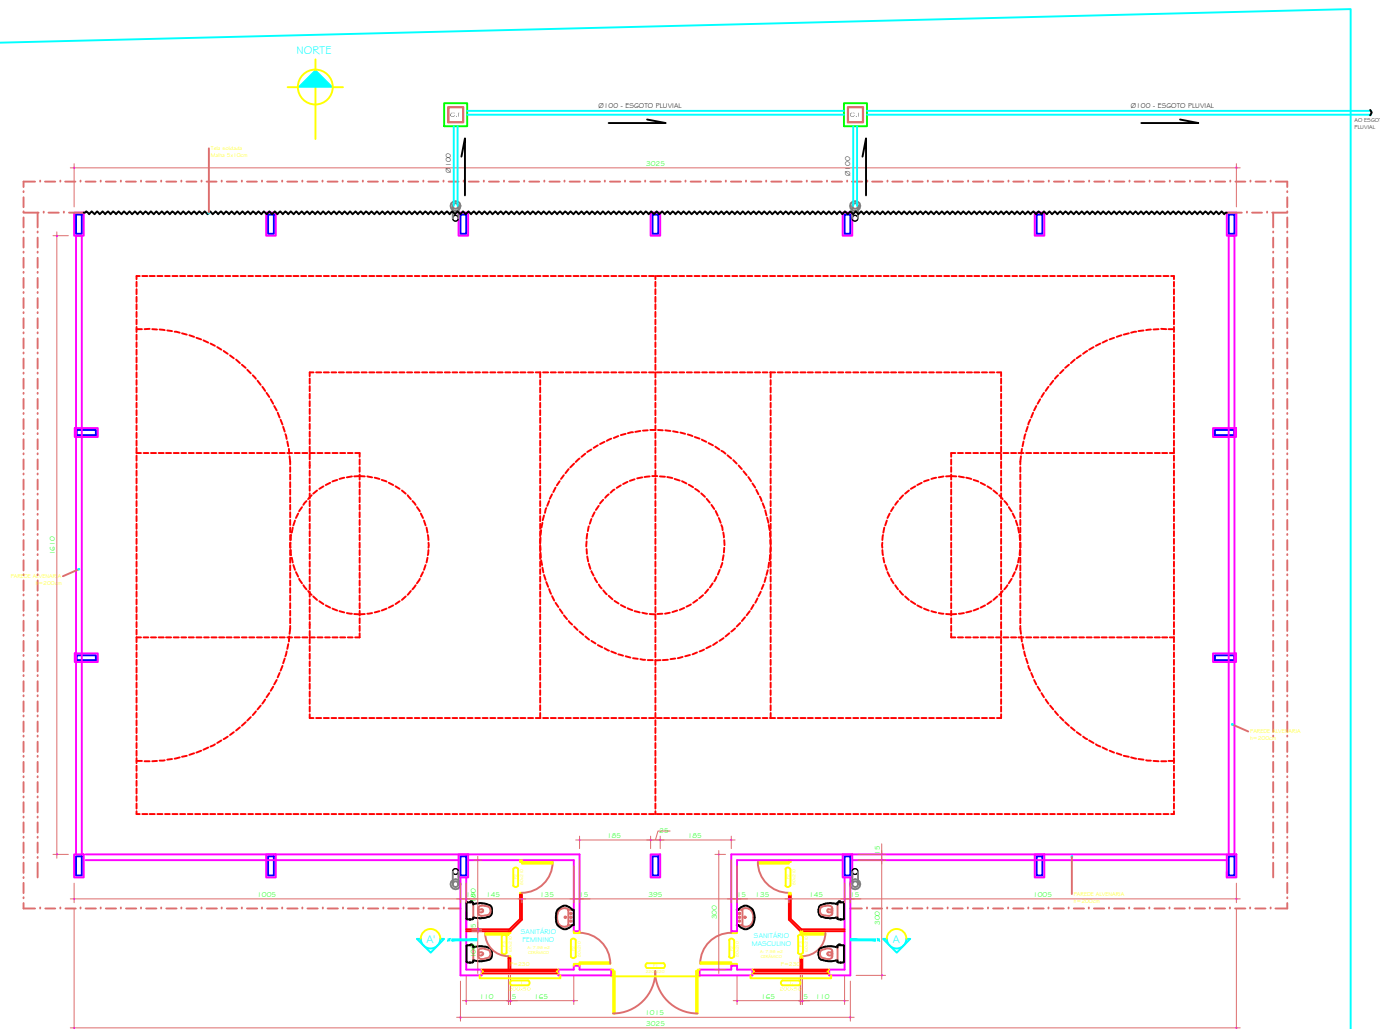

PLANTA BAIXA
Escala: 1:50

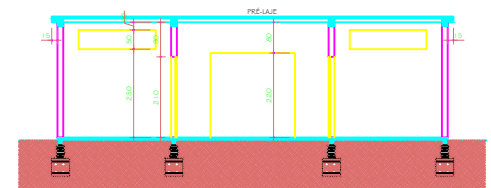

CORTE A-A'
Escala: 1:50

<p>PREFEITURA MUNICIPAL DE GIRUÁ ESTADO DO RIO GRANDE DO SUL RUA: RUA DA LIBERDADE, 200 - FONE: (51) 3633.1111 - FAX: (51) 3633.1111 - E-MAIL: girua@piratini.rs.gov.br</p>	
<p>PROJETO DE SANITÁRIOS E FECHAMENTO LATERAL COM ALUVEARIA ATÉ H=300cm</p>	
<p>PLANTA BAIXA, CORTE A-A', PROJETO ELÉTRICO E HIDRO-SANITÁRIO</p>	
<p>01</p>	