



CORTE A.A'

Escala 1:50

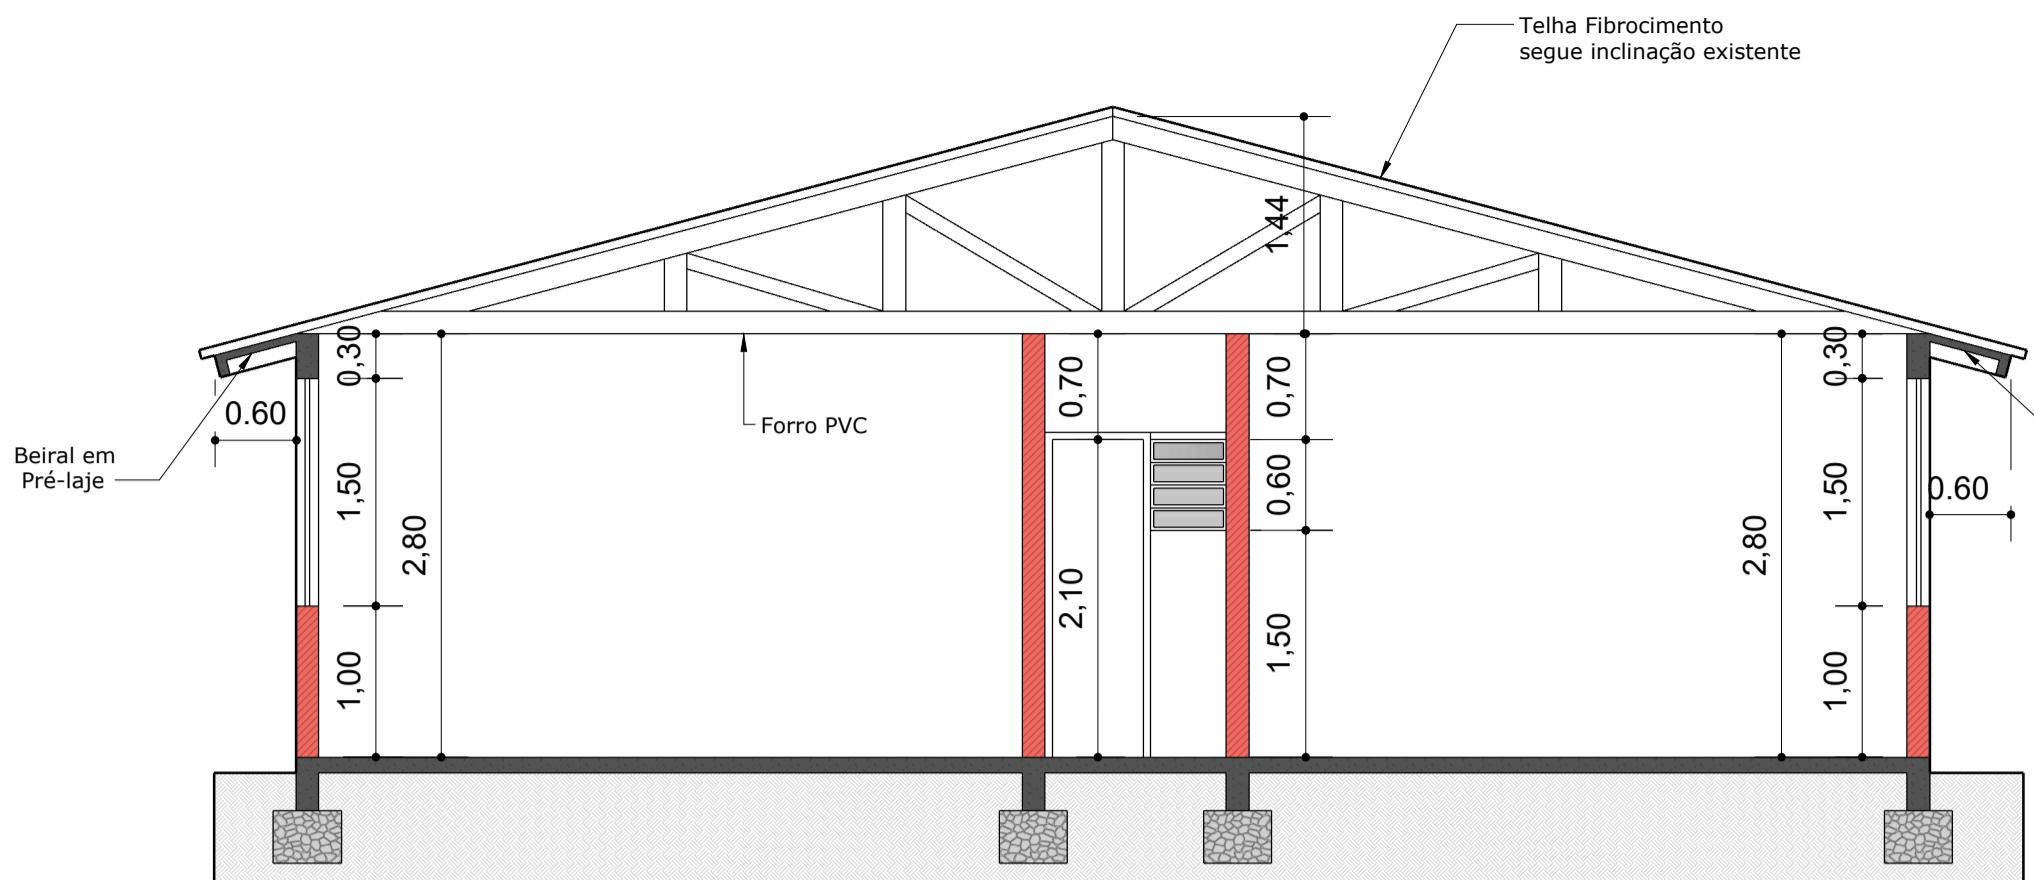


CORTE B.B'

Escala 1:50

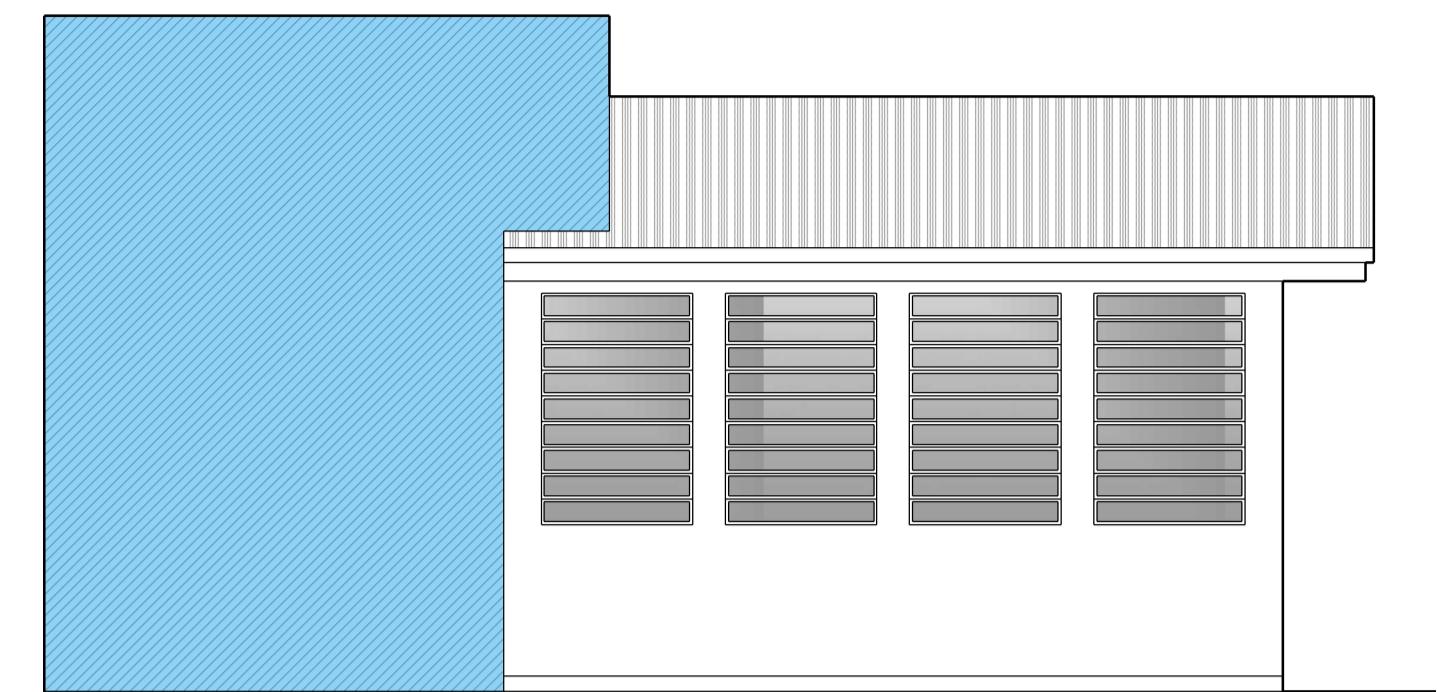

FACHADA

Escala 1:50

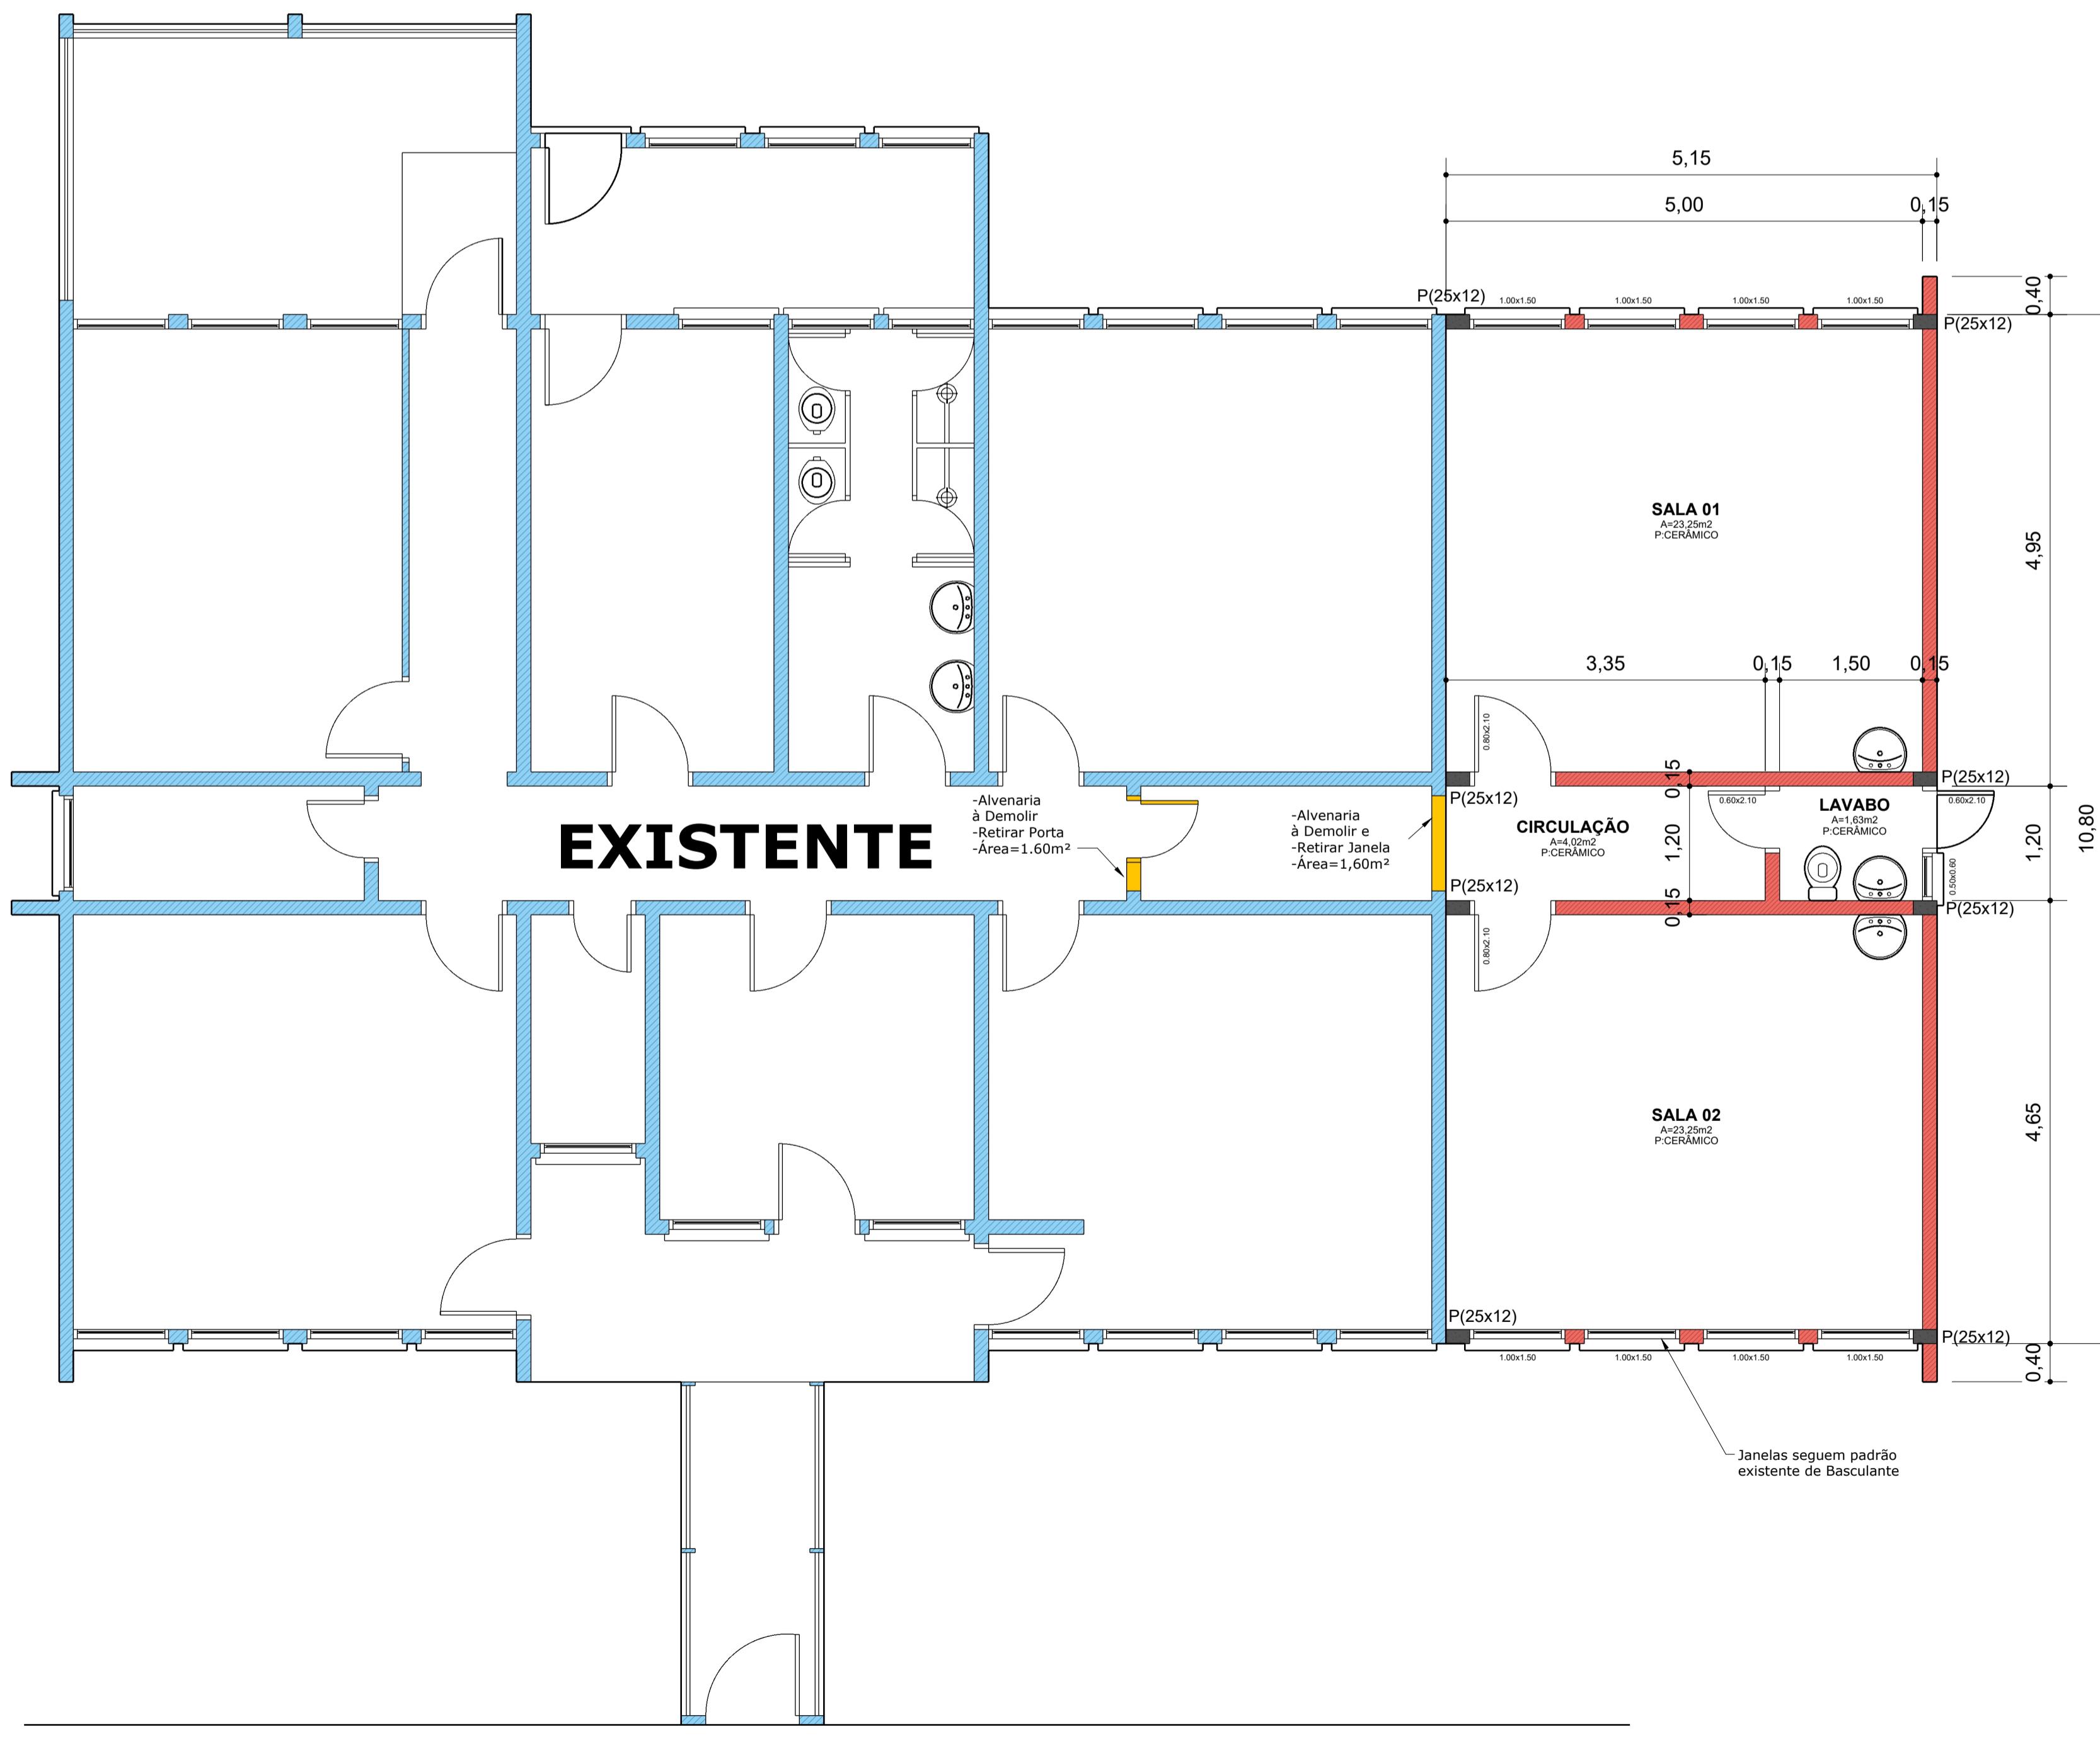

PLANTA BAIXA

Escala 1:50

TABELA DE ÁREAS	
ÁREA EXISTENTE	= 207,79m ²
ÁREA À AMPLIAR	= 55,74m ²
ÁREA TOTAL	= 266,53m ²



PREFEITURA MUNICIPAL DE
GIRUÁ

ESTADO DO RIO GRANDE DO SUL
Secretaria Municipal de Planejamento Econômico
Rua Independência, 90 - Fone(0xx55) 3361.2000 - Cep. 98.870-000

gov.br Documento assinado digitalmente
CLAUDIA EUNICE MAYER DE ALMEIDA
Data: 21/02/2025 15:58:22-0300
Verifique em <https://validar.si.gov.br>

Claudia Eunice Mayer de Almeida
Engenheira Civil CREA/RS 117.078


DARI PAULO PRESTES TABORDA
Prefeito Municipal

Tipo de Obra e Endereço:


PROJETO DE AMPLIAÇÃO DE EMEF CRIANÇA FELIZ
Rua Vinte e Oito de Janeiro nº534 - Bairro Hortência

Conteúdo da prancha:


PLANTA BAIXA, CORTES AA', BB' e FACHADA					
Escala: 1:50	Unidade: Metros	Data: Outubro 2024	Área edificação: 55.74m ²	Levantamento: -	Desenho: A. Weber

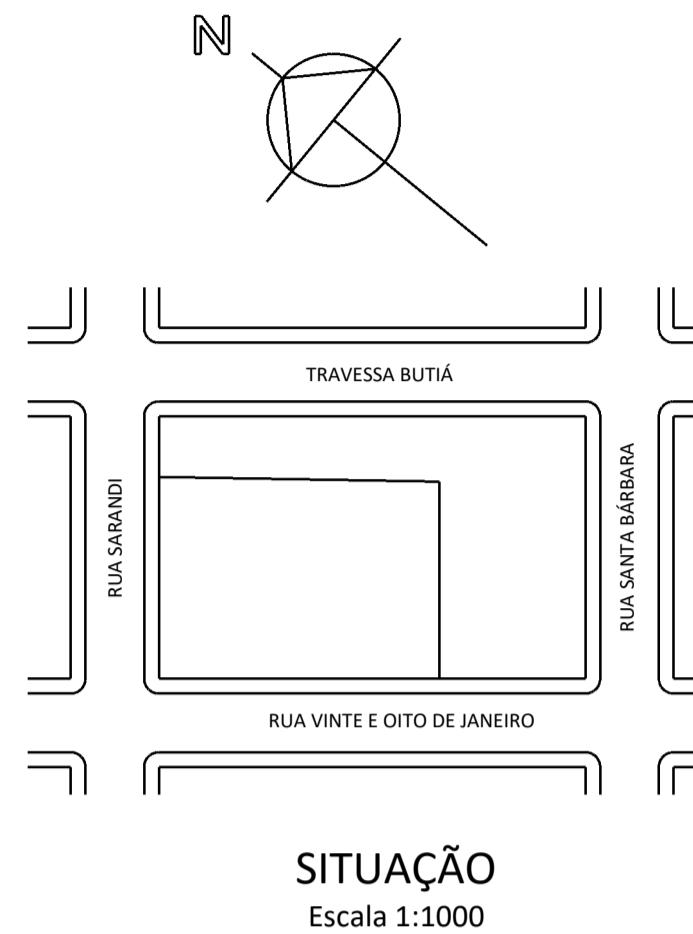

SITUAÇÃO

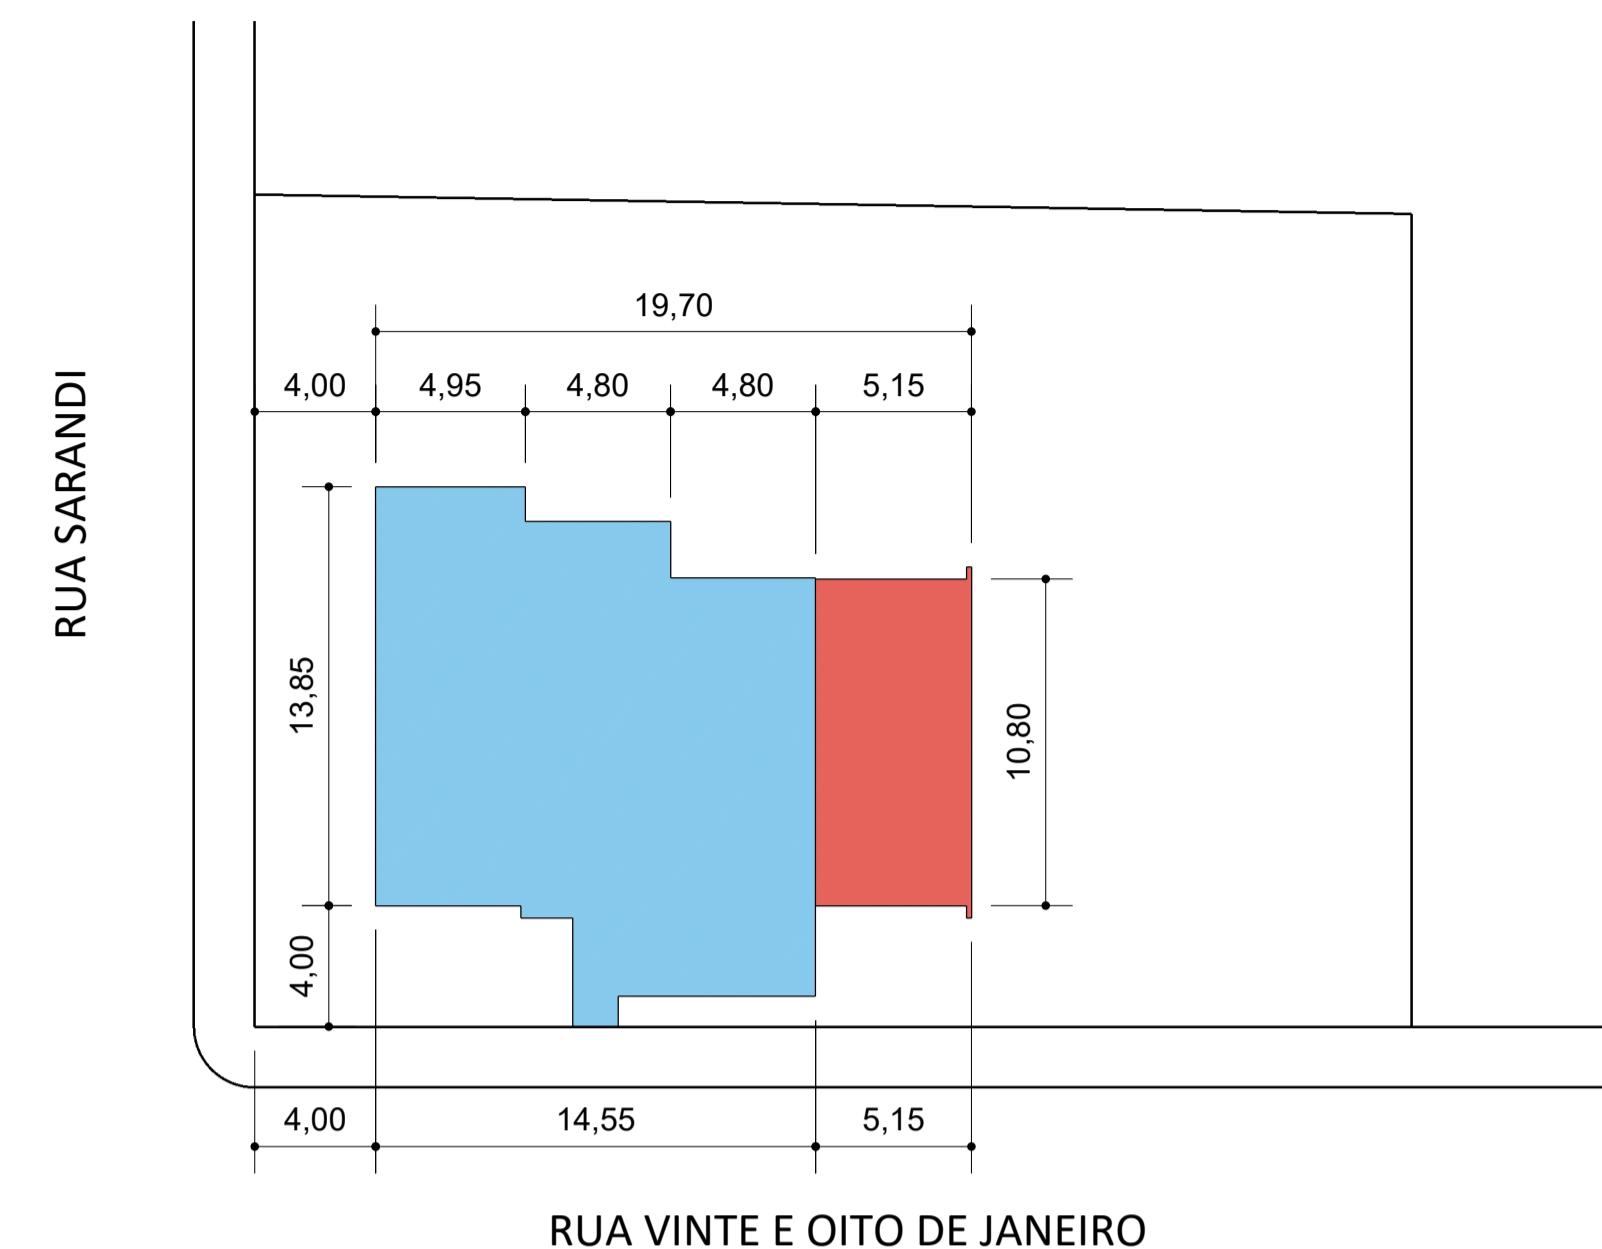


RUA VINTE E OITO DE JANEIRO

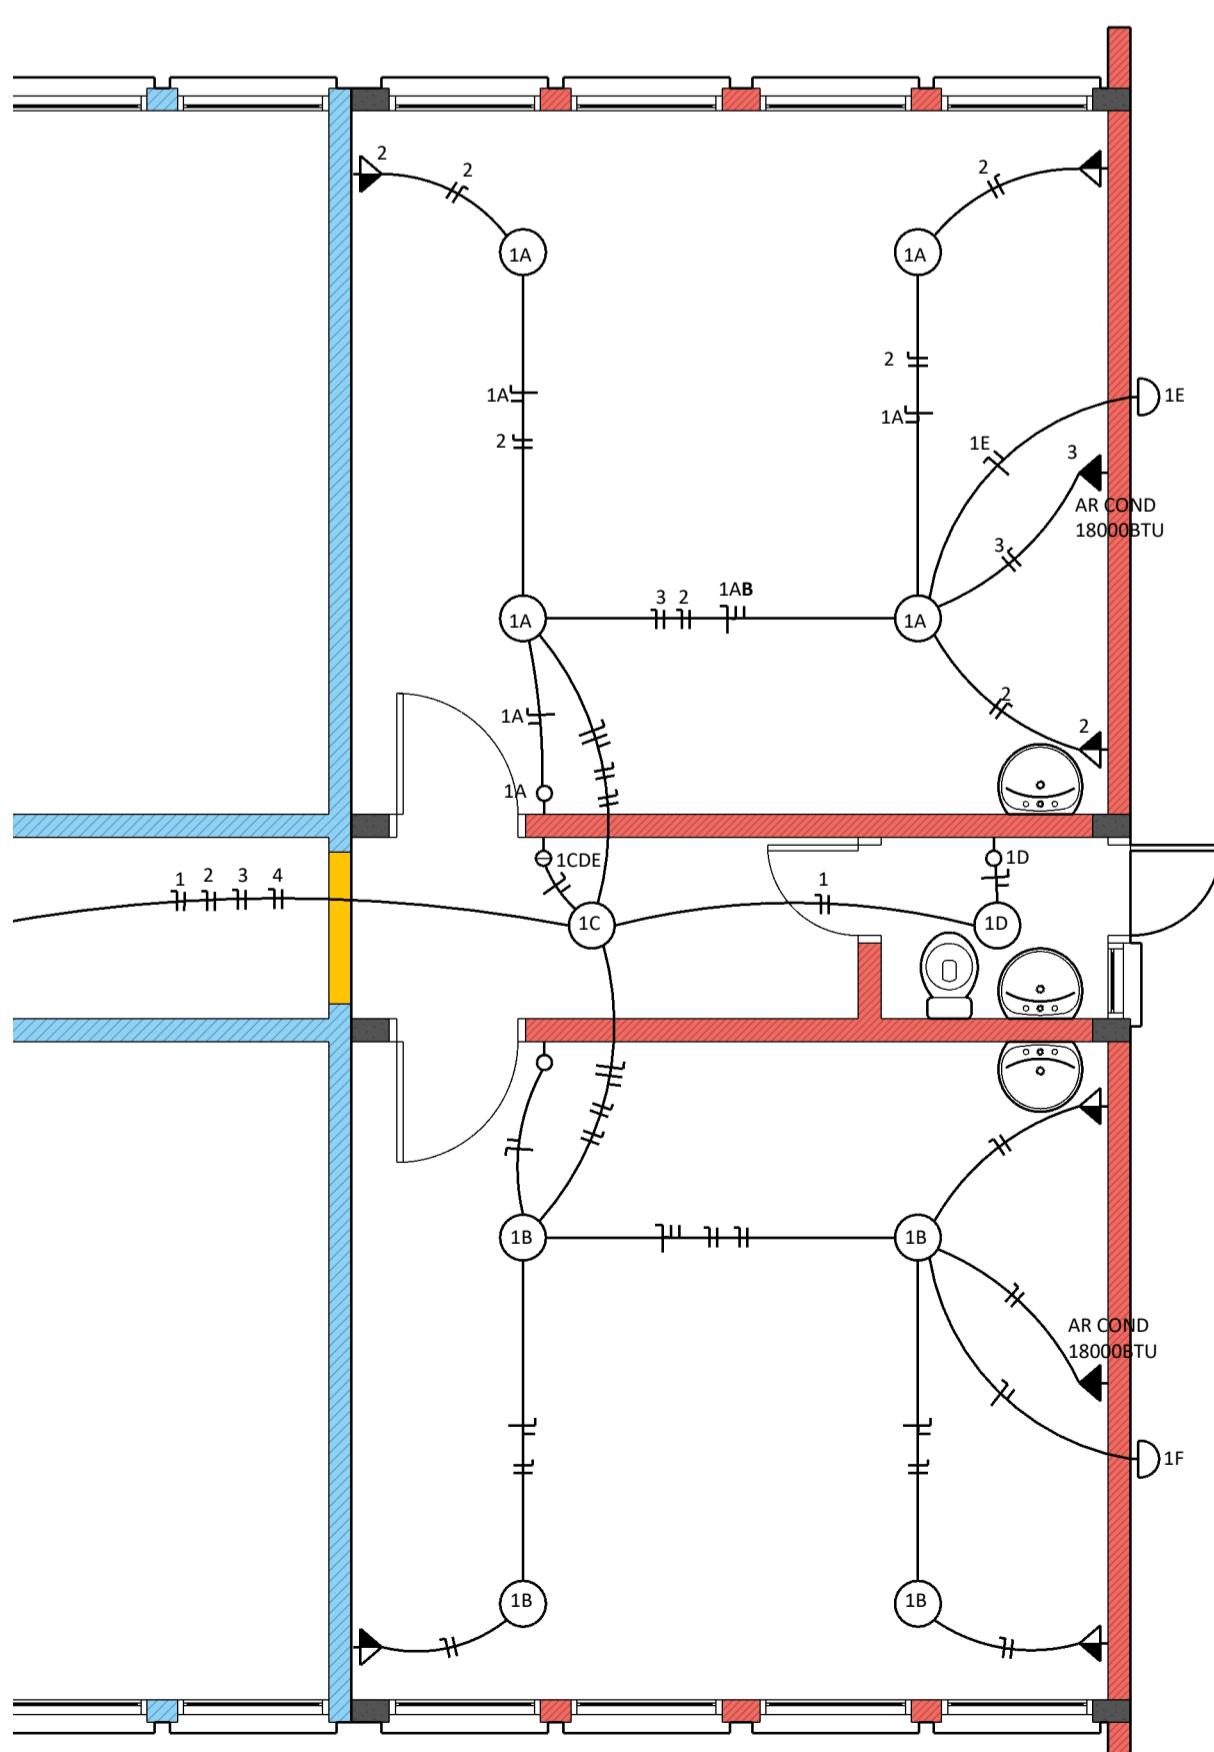

PLANTA ELÉTRICA

Escala 1:50

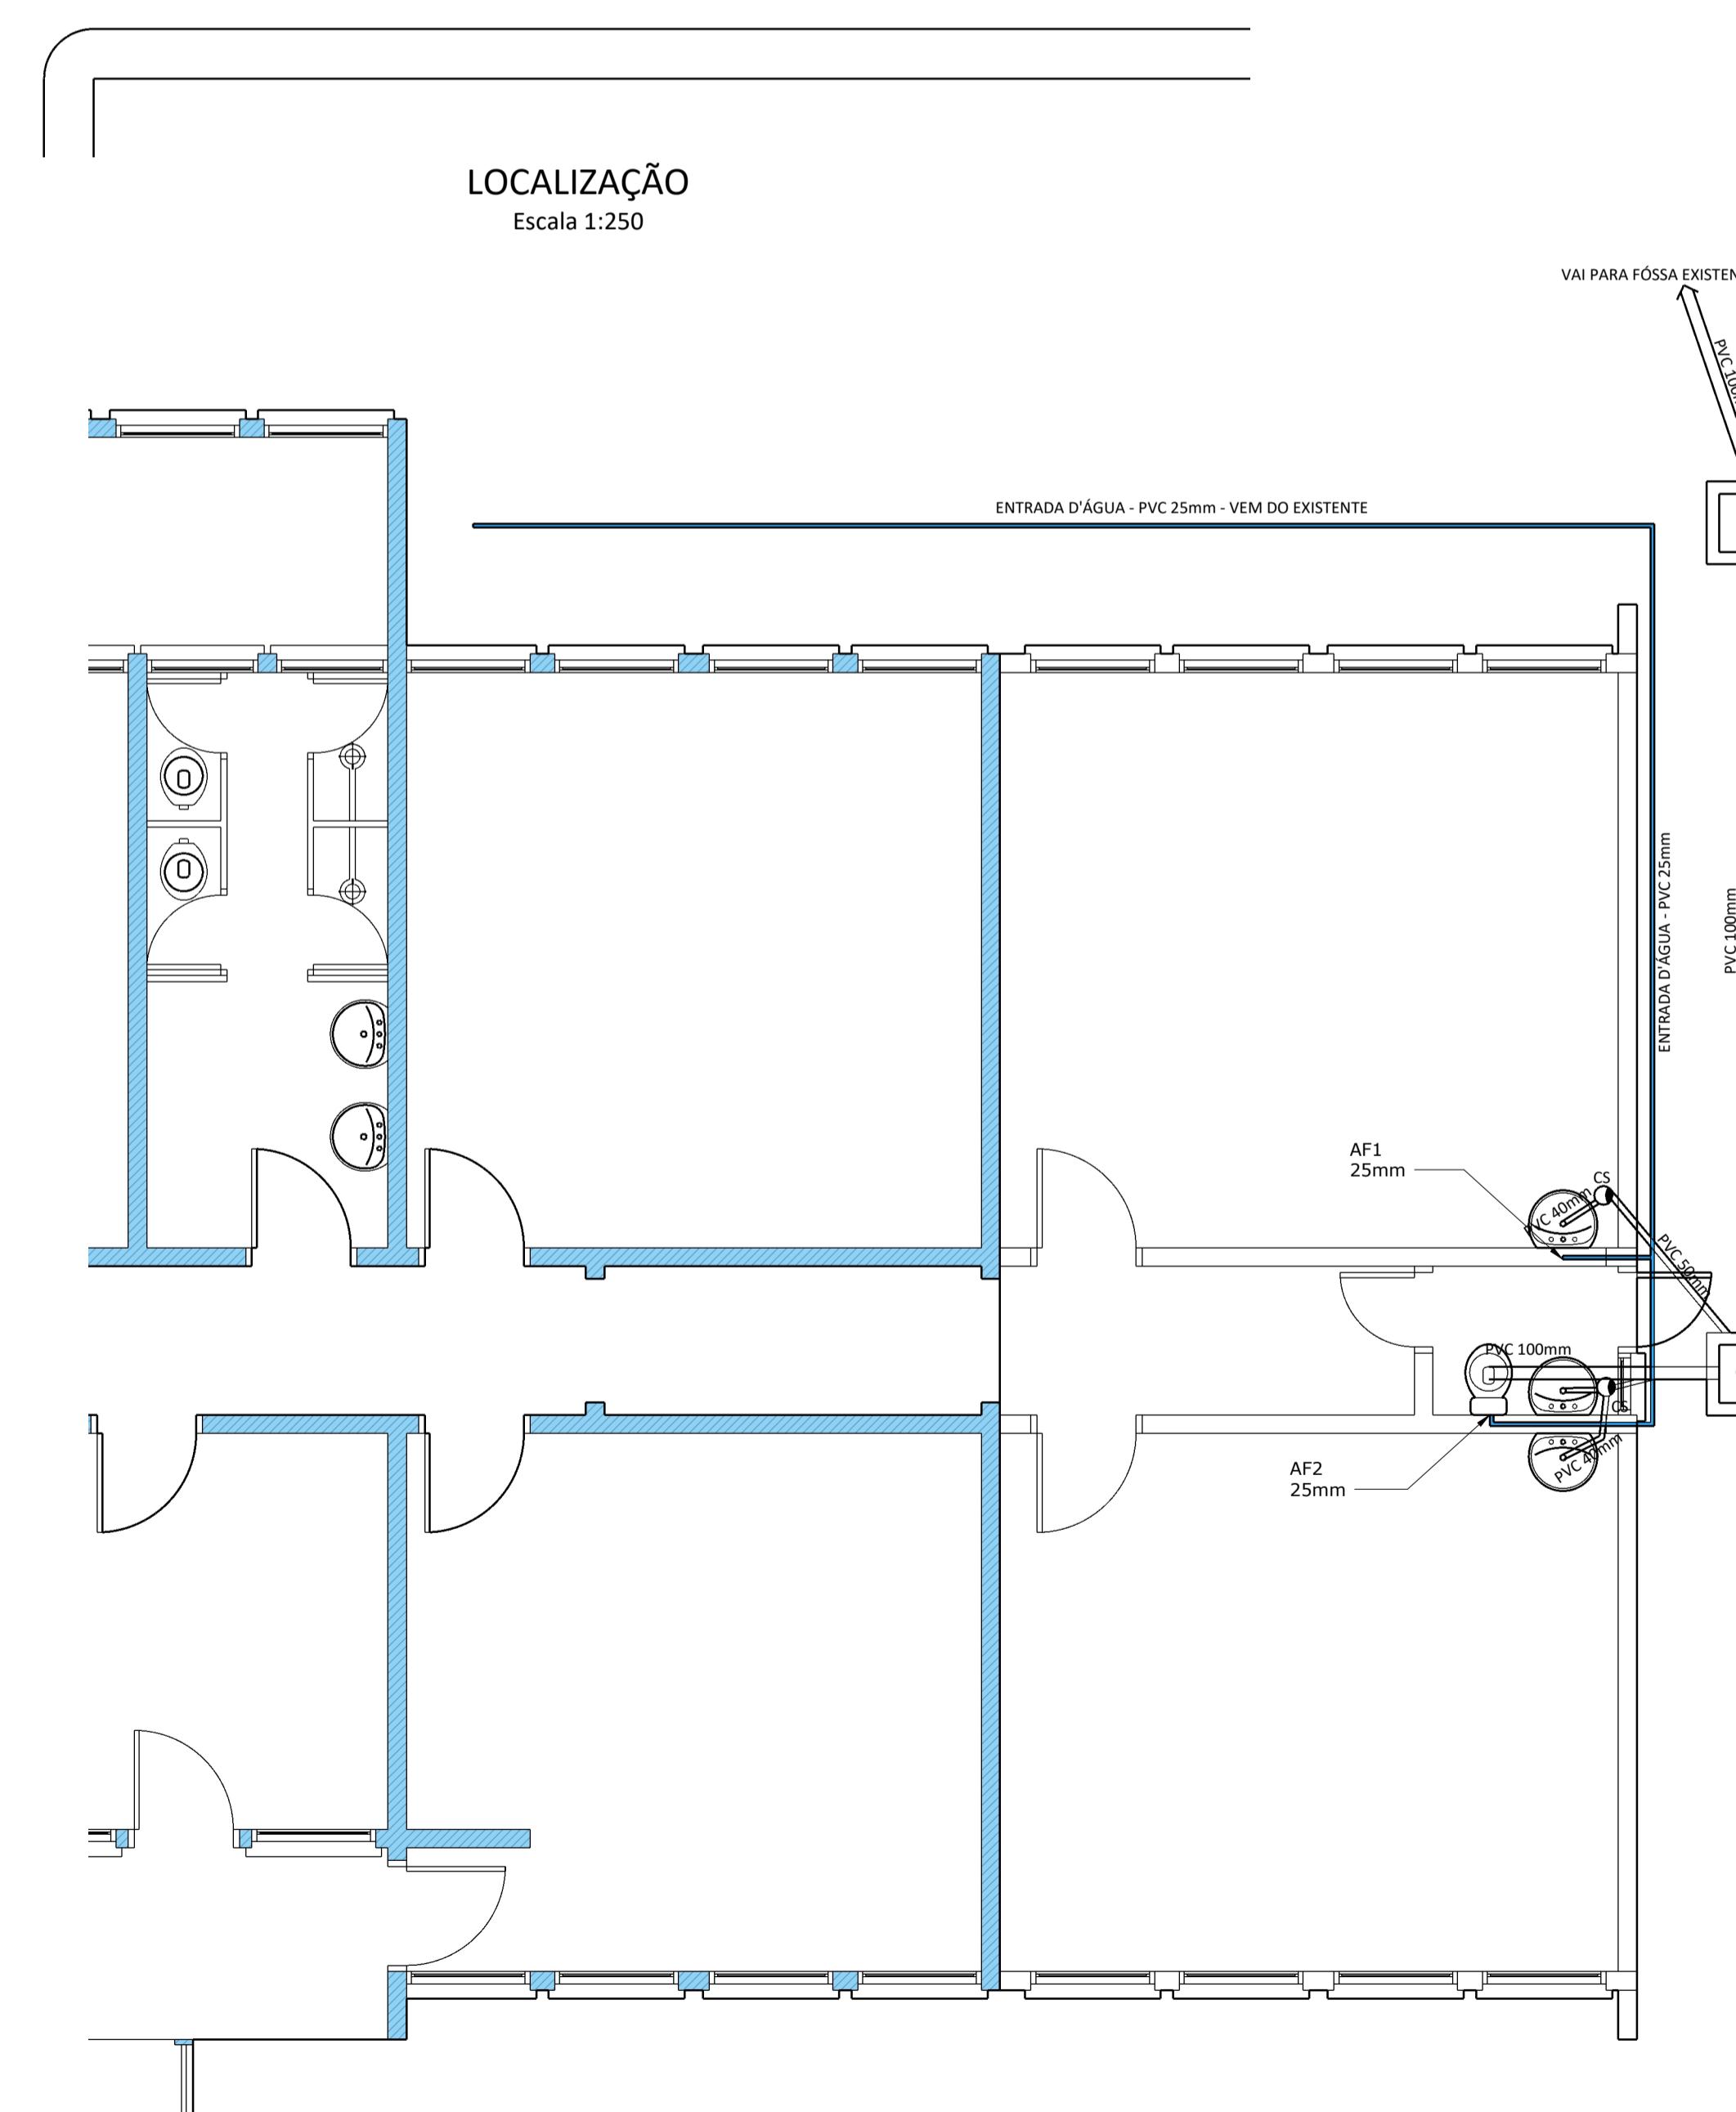

PLANTA HIDRO-SANITÁRIA



PREFEITURA MUNICIPAL DE
GIRUÁ

ESTADO DO RIO GRANDE DO SUL
Secretaria Municipal de Planejamento Econômico
Rua Independência, 20 - Fone/(0xx55) 3261-2000 - Cep. 99.870-000

Documento assinado digitalmente
CLAUDIA EUNICE MAYER DE ALMEIDA
Data: 21/02/2025 15:58:22-0300

DARI PAULO PRESTES TABORDA
Prefeito Municipal

PROJETO DE AMPLIAÇÃO DE EMERGÊNCIA FELIZ

Rua Vinte e Oito de Janeiro nº534 - Bairro Hortêncio

PLANTA ELÉTRICA HIDRO-SANITÁRIO SITUAÇÃO e LOCALIZAÇÃO

2