



CRAS – PONTOS HIDRÁULICOS

LEGENDA		
RG	REGISTRO DE GAVETA	6
VD	VALVULA DE DESCARGA	4
TO	TORNEIRA	6
FI	FILTRO	1
TJ	TORNEIRA DE JARDIM	1
BBO	BERBEDOURO	2

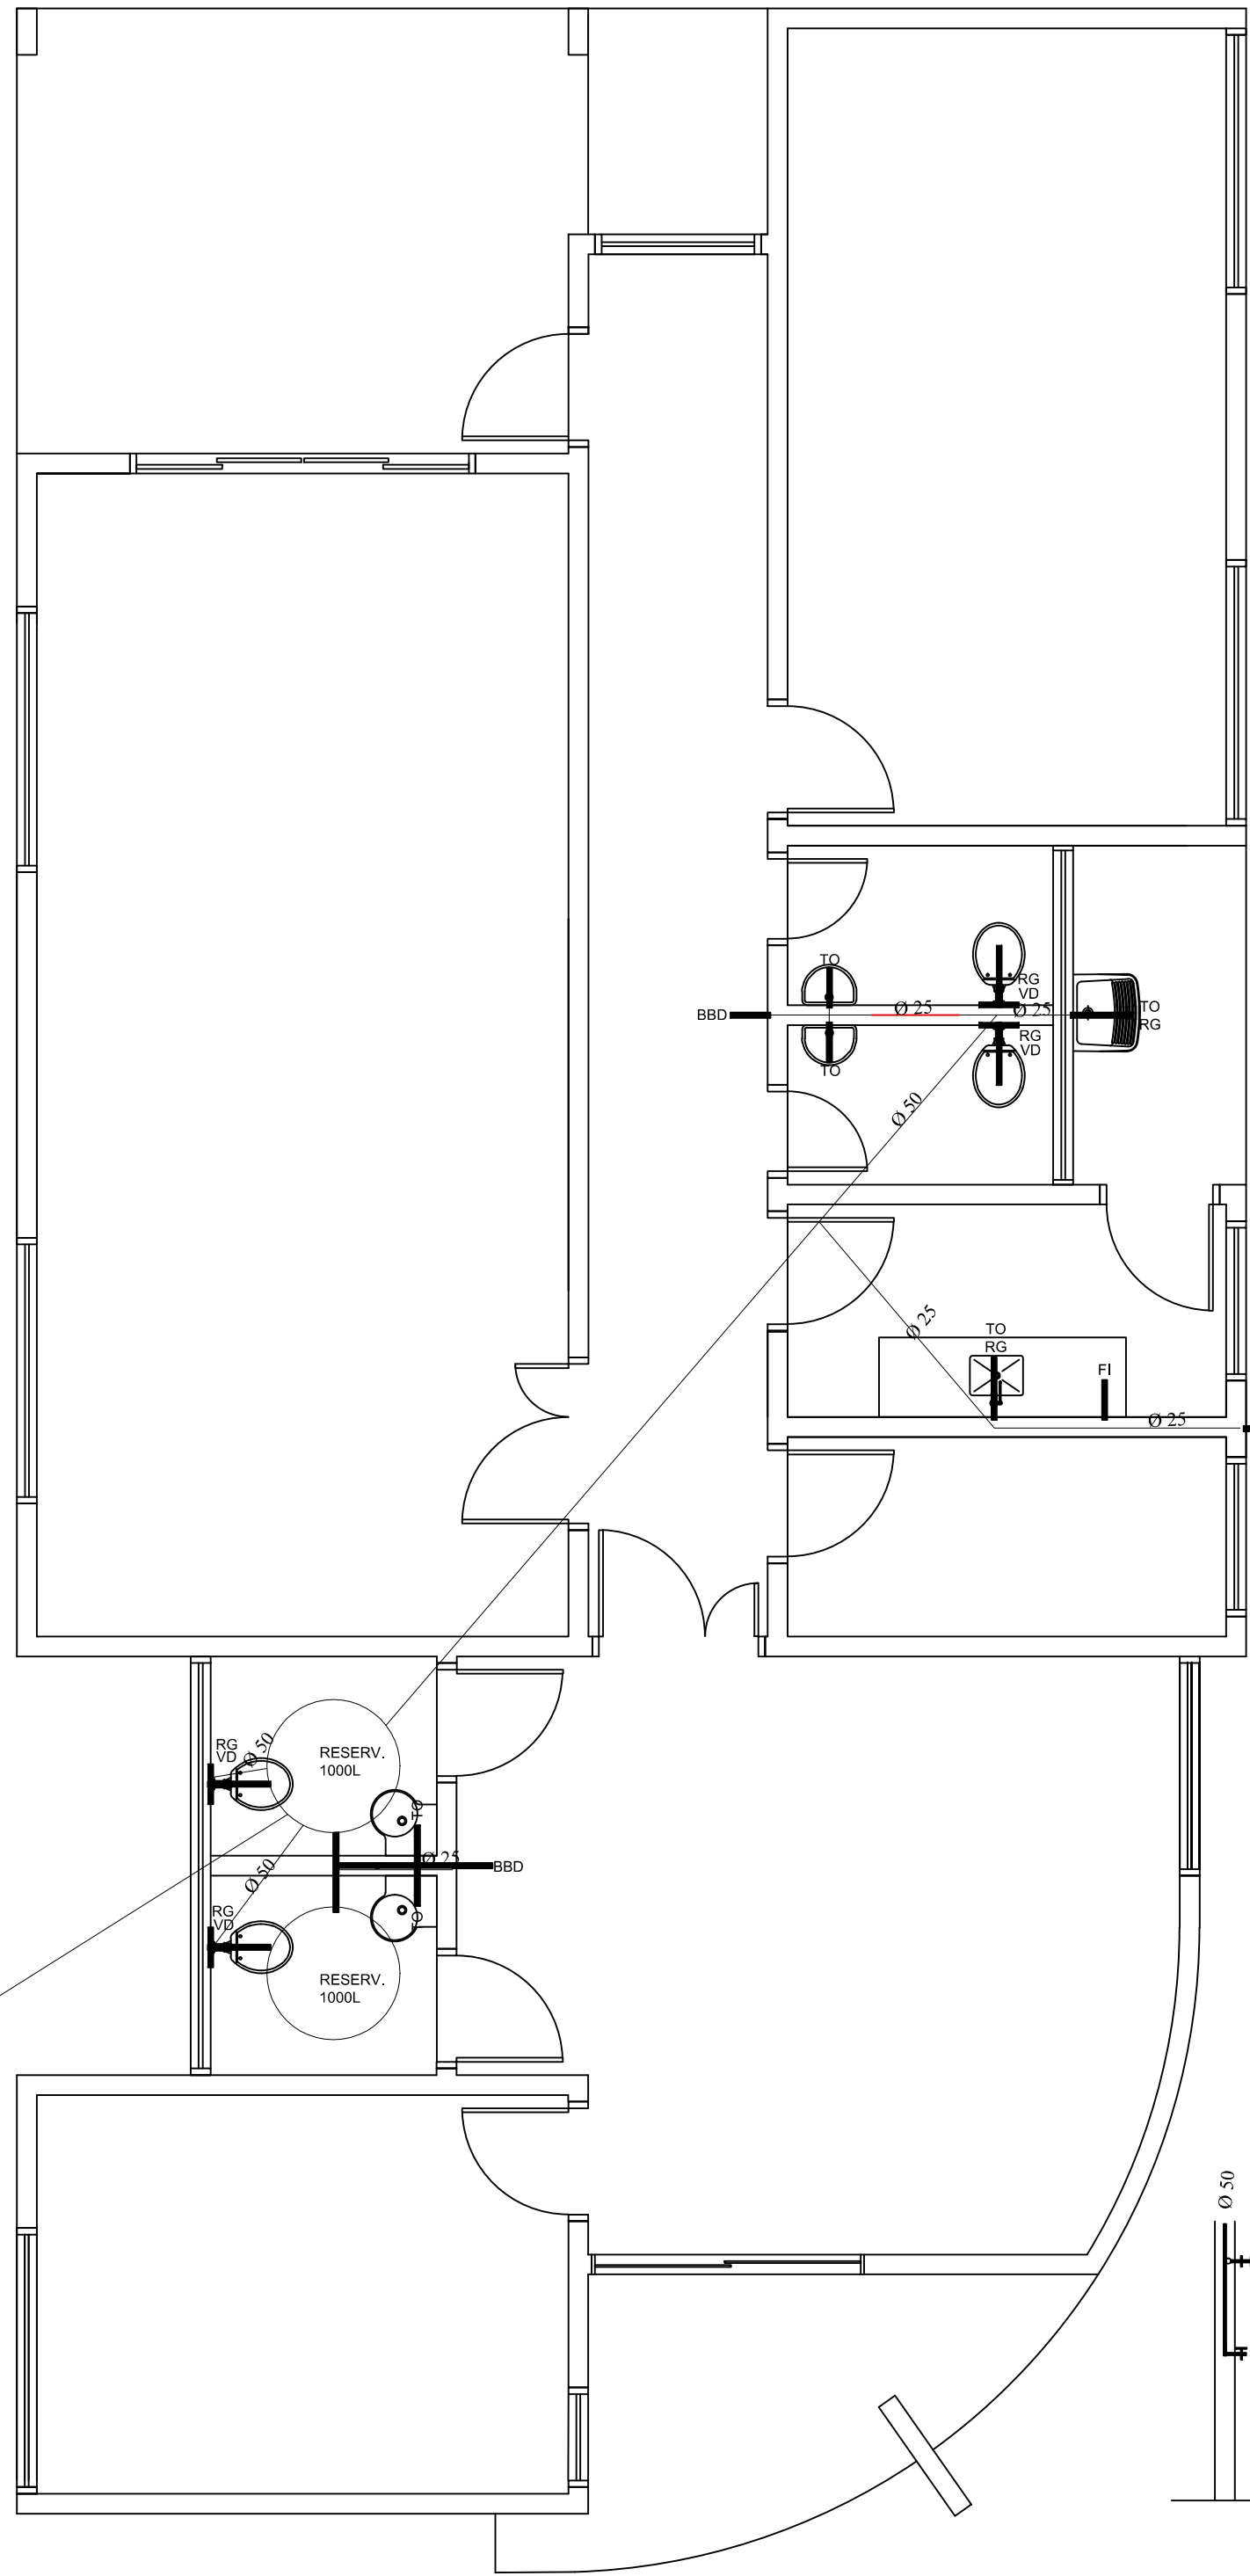

DET. ENTRADA D'ÁGUA

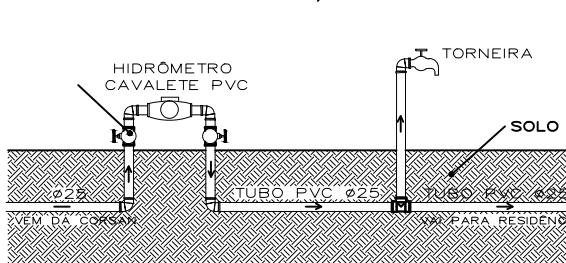


Sistema de abastecimento indireto. Medidor junto ao alinhamento do lote. Ligado à rede pública.

CRAS – PONTOS SANITÁRIOS


LEGENDA		QUANTIDADE
CAIXA DE PASSAGEM		4
RAIO SIFONADO		4
CAIXA SIFONADA		1
CAIXA DE GORDURA		1
CAIXA DE INSPEÇÃO		2
SUMIDOURO		1
FOSSA		1
CES	ca. ligação futura esgoto cloacal 60x60xvertical	1

FILTRO ANAERÓBIO

Capacidade: 1.728 litros
Escala 1:50

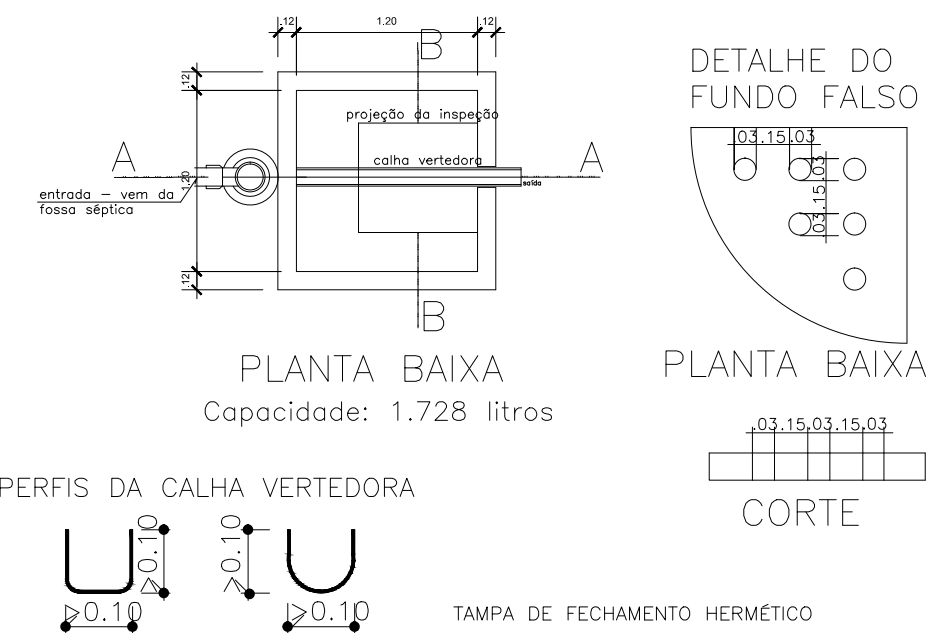

PERFIS DA CALHA VERTEDORA

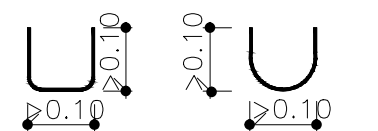

PLANTA BAIXA

Capacidade: 1.728 litros

PLANTA BAIXA

Capacidade: 1.728 litros


CORTE

CORTE AA

CORTE BB

SUMIDOURO

Volume: 5.100 lts.

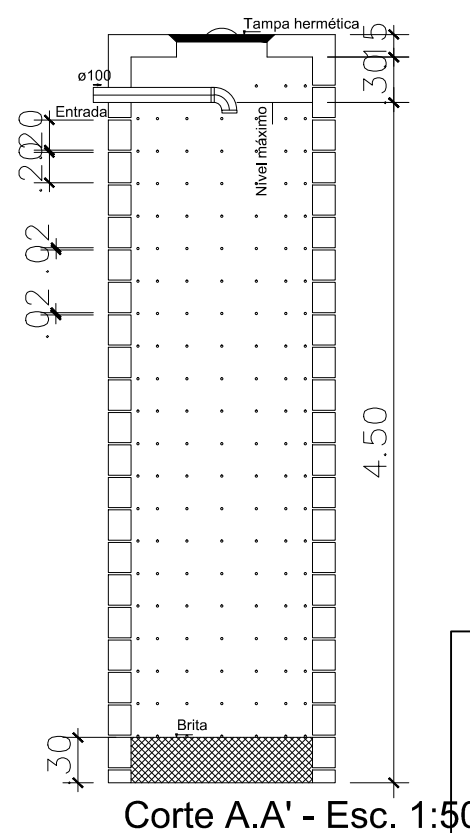


SUMIDOURO


Planta Baixa - Esc. 1:50

Corte A.A' - Esc. 1:50

DETALHES DE CONSTRUÇÃO DA FOSSA SÉPTICA

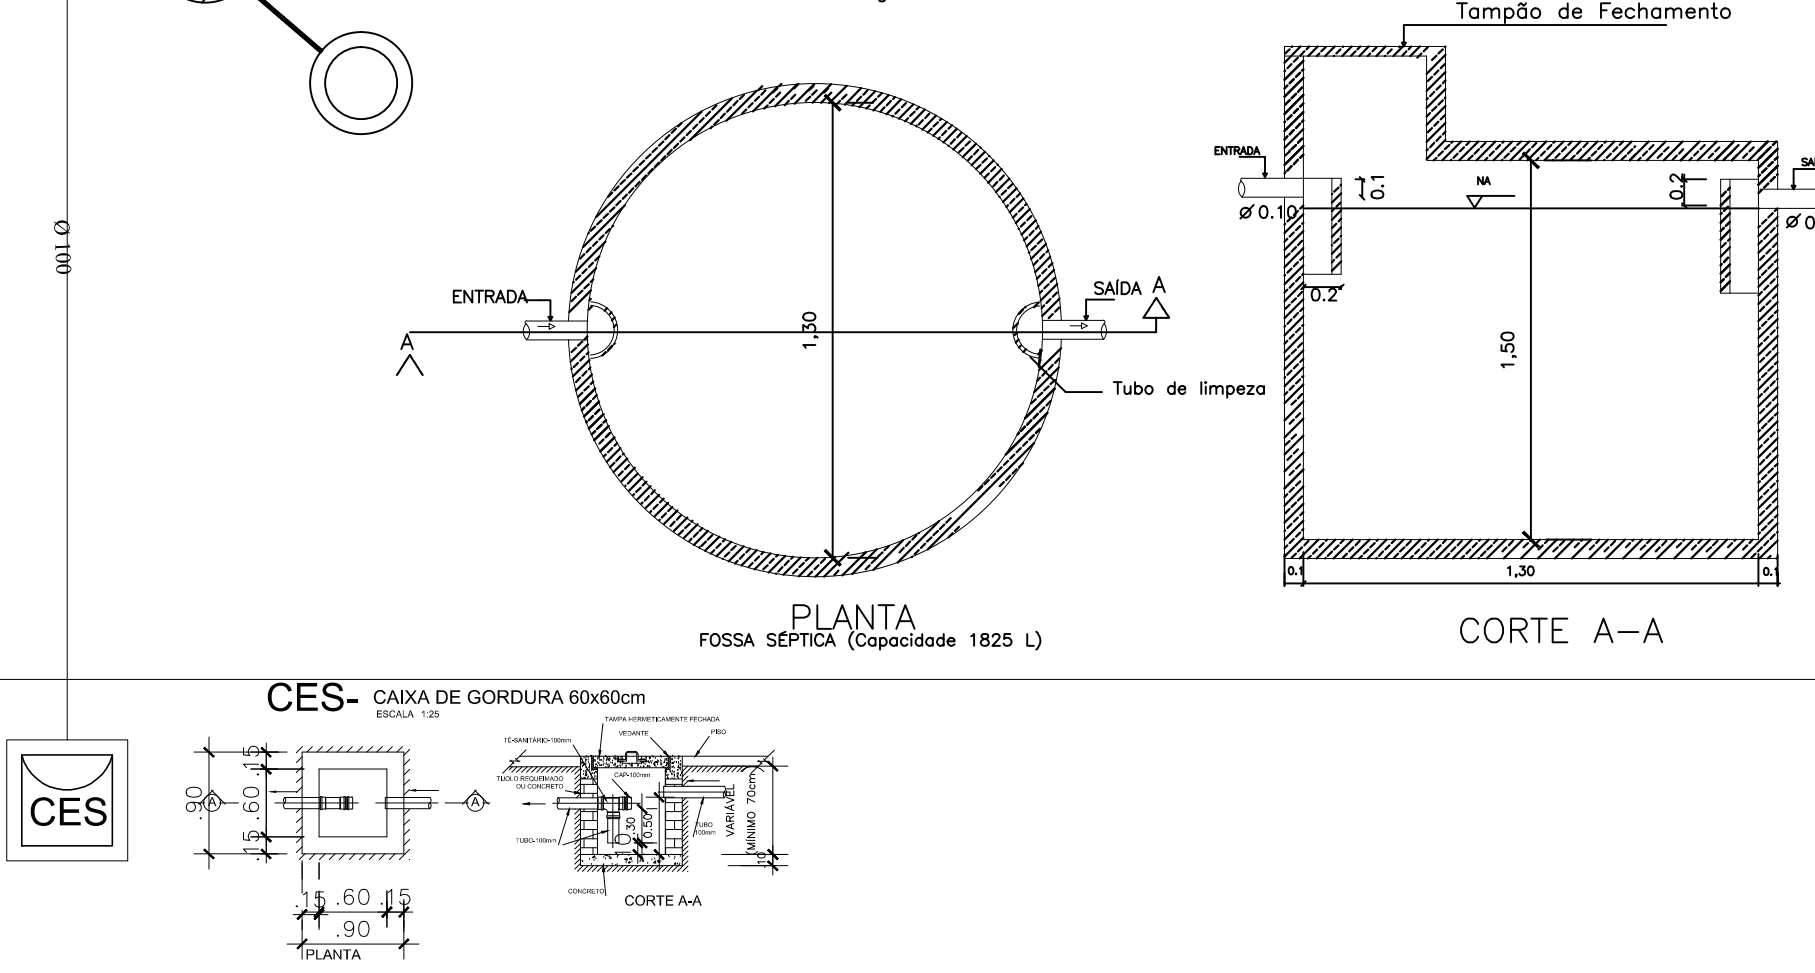

CES- CAIXA DE GORDURA 60x60cm

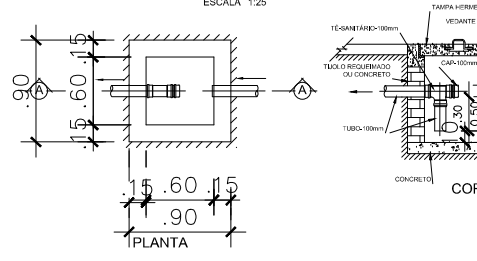

PREFEITURA MUNICIPAL DE
GIRUÁ
ESTADO DO RIO GRANDE DO SUL
SECRETARIA DE OBRAS E SERVIÇOS URBANOS

Rua Independência, 90-Fone (0xx51)3361.2000-Fax (0xx51)3361.1946-Cep. 98.870-000-Dep. de Engenharia, e-mail: www.engenharia@pmgirua.com.br

CLAUDIA EUNICE MAYER DE ALMEIDA

MUNICÍPIO DE GIRUÁ/RS

Projeto de Engenharia

CRASS

Planta Hidrosanitária

Indicada em: Data: 165,30m² 700,56m² CLÁUDIA ELVIO

07