
 
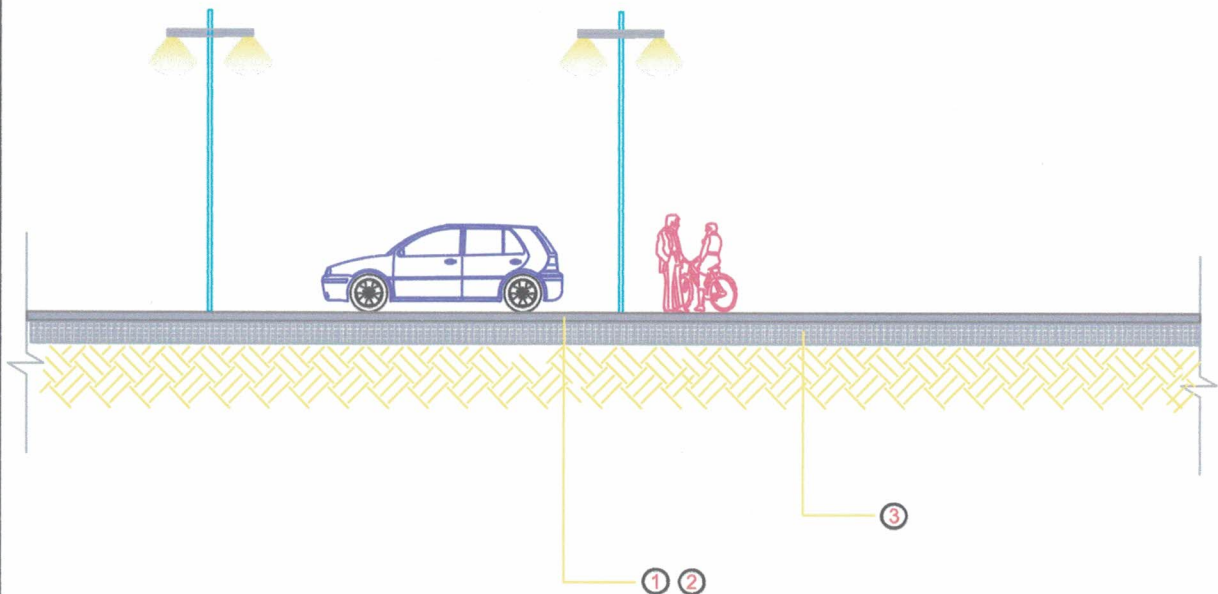



APROVADO
 03 / 07 / 2023
Jonas Carlos Rudnitski
 Eng. Civil CREA/RS 191809

LEGENDA	
①	⇒ Revestimento em CBUQ(Asfalto a Quente): 3,0 cm
②	⇒ Revestimento camada de Binder: 3,0 cm
③	⇒ Base existente - pavimentação pedras irregulares

PAVIMENTAÇÃO ASFÁLTICA EM BINDER E CBUQ

Local:	RUAS DIVERSAS DA ZONA URBANA DO MUNICÍPIO		PRANCHA: 02
Proprietário:	 PREF MUN. NOVO TIRADENTES - RS		
Resposável Técnico:	 Jonas Carlos Rudnitski - 191809		
Assunto:	SEÇÃO TRANSVERSAL		
Data: JUNHO/23	Escala: 1: 7500	Área a ser pavimentada: 3.730,00m ²	




01 CORTE LONGITUDINAL
SEM ESCALA

Jonas Rudnitski
APROVADO
 03 / 07 / 2023
Jonas Carlos Rudnitski
 Eng. Civil CREA/RS 191809


LEGENDA	
①	⇒ Revestimento em CBUQ(Asfalto a Quente): 3,0 cm
②	⇒ Revestimento camada de Binder: 3,0 cm
③	⇒ Base existente - pavimentação pedras irregulares

PAVIMENTAÇÃO ASFÁLTICA EM BINDER E CBUQ


Local:	RUAS DIVERSAS DA ZONA URBANA DO MUNICÍPIO	
Proprietário:	<i>P</i> PREF MUN. NOVO TIRADENTES - RS	PRANCHA: 03
Responsável Técnico:	<i>Jonas Rudnitski</i> Jonas Carlos Rudnitski - 191809	
Assunto:	SEÇÃO LONGITUDINAL	
Data: JUNHO/23	Escala: 1: 7500	Área a ser pavimentada: 3.730,00m ²

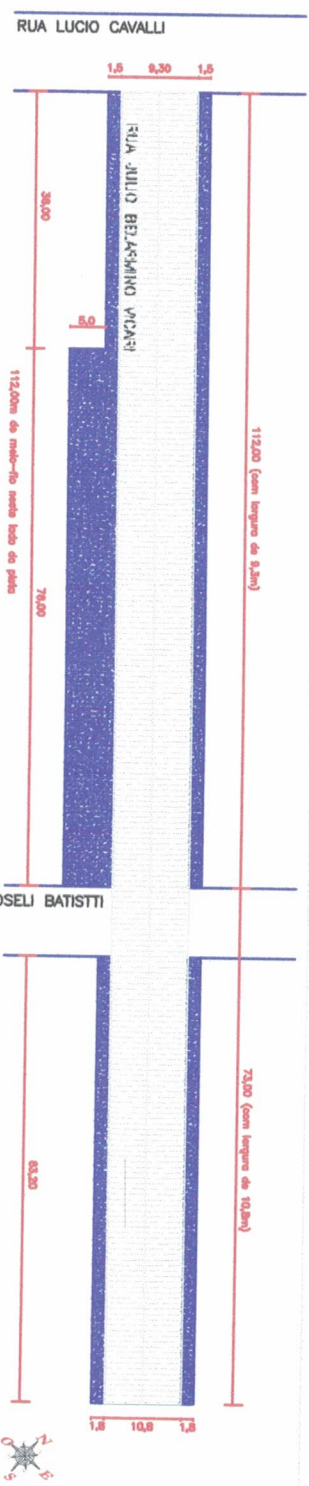


PLANTA BAIXA DA RUA
 ETC - TOTAL 185,00m
 AREA 1.820,00m²
 AREA 79, 112,00m

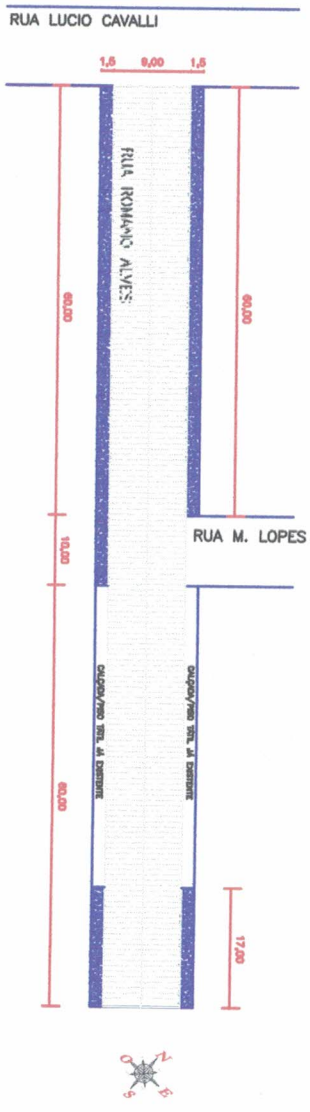

PLANTA BAIXA DA RUA
 ETC - TOTAL 180,00m
 AREA 1.170,00m²

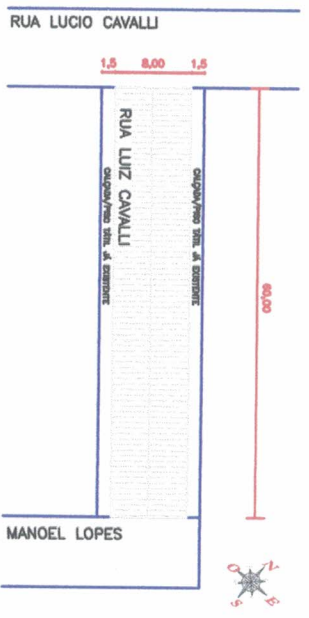

PLANTA BAIXA DA RUA
 ETC - TOTAL 80,00m
 AREA 480,00m²

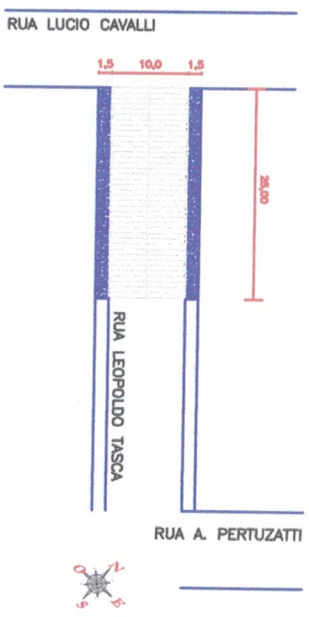


PLANTA BAIXA DA RUA
 ETC - TOTAL 25,00m
 AREA 250,00m²


03 / 07 / 2023
Jones Carlos Rudniski
 Eng. CIVIL CREATES 197409
APPROVADO

PAVIMENTAÇÃO ASFALTICA EM BINDER E CBUQ	
Local:	RUA DIVERSAS INTERSECCOES URBANO
Proprietario:	ENFERMAGEM J. BATISTAS - J.S.
Responsavel Técnico:	JONES CARLOS RUDNISKI - 197409
Assunto:	PLANTAS BAIXAS
Tipo:	JUN/23
Escala:	1:7500
Area:	3.730,00m²


04

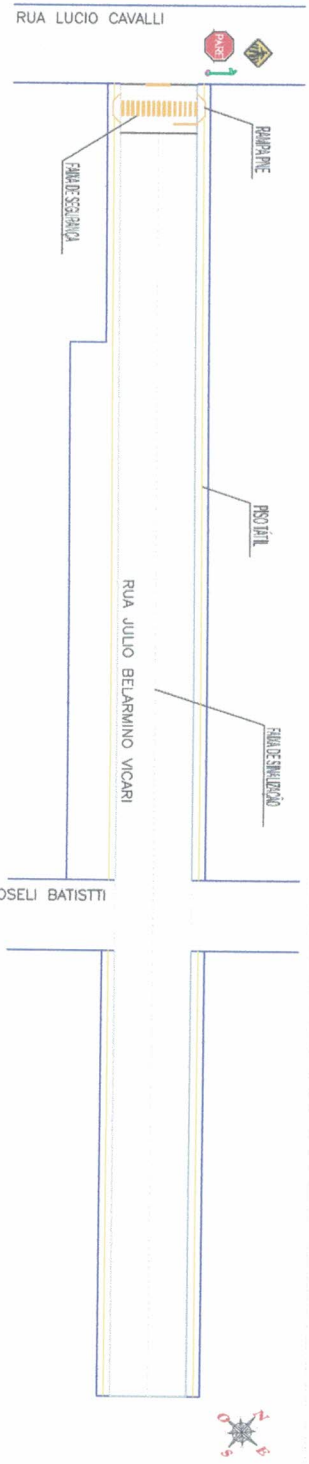


PLANTA BAIXA DA RUA
01 ESCALA 1:400

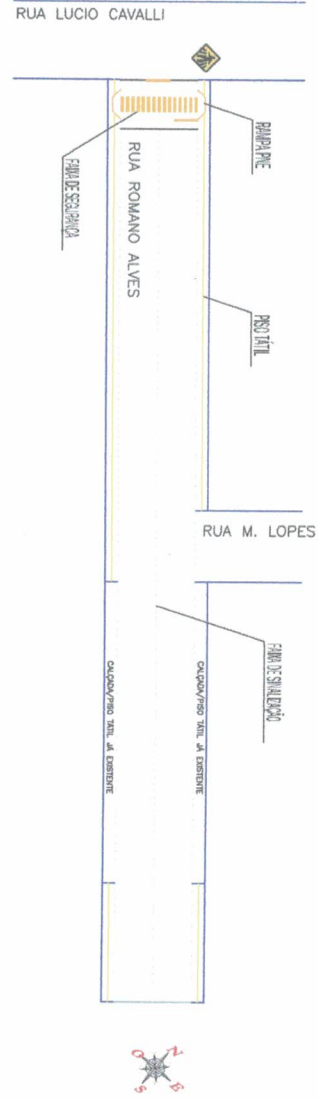

PLANTA BAIXA DA RUA
01 ESCALA 1:400

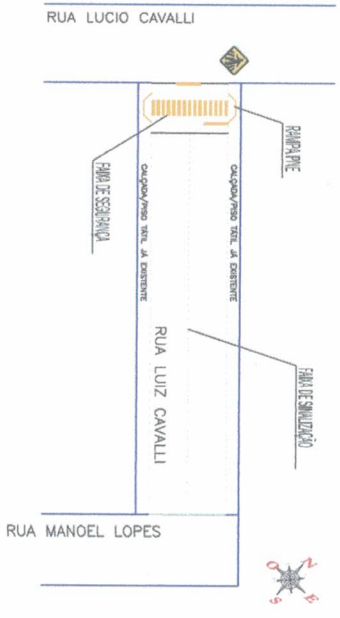


PLANTA BAIXA DA RUA
01 ESCALA 1:400

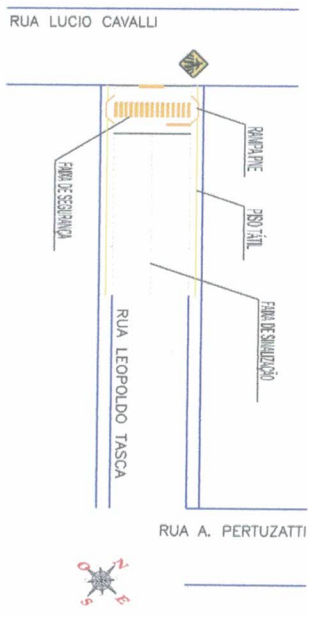

PLANTA BAIXA DA RUA
01 ESCALA 1:400

ELEMENTOS DE SINALIZAÇÃO HORIZONTAL E VERTICAL

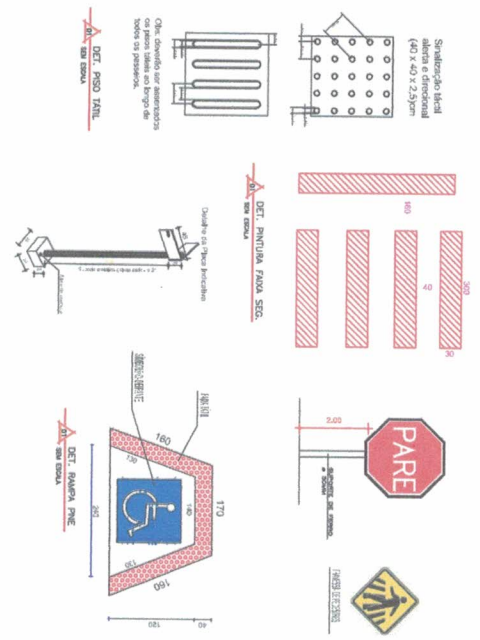

03/07/2023
Jonas Rudnikski
APROVADO
Jonas Carlos Rudnikski
 Eng. CREA/RS 191409

PAVIMENTAÇÃO ASFALTICA EM BINDER E CBUQ	
Local:	RUA DR. CASAS DO PEREGRINO URBANO
Proprietário:	EMER. MANUTENÇÃO URBANÍSTICAS - RS
Responsável Técnico:	Jonas Carlos Rudnikski - 191409
Assunto:	SINALIZAÇÃO
Data:	JUN/23
Escala:	1:7500
	3:7500/m²
05	