


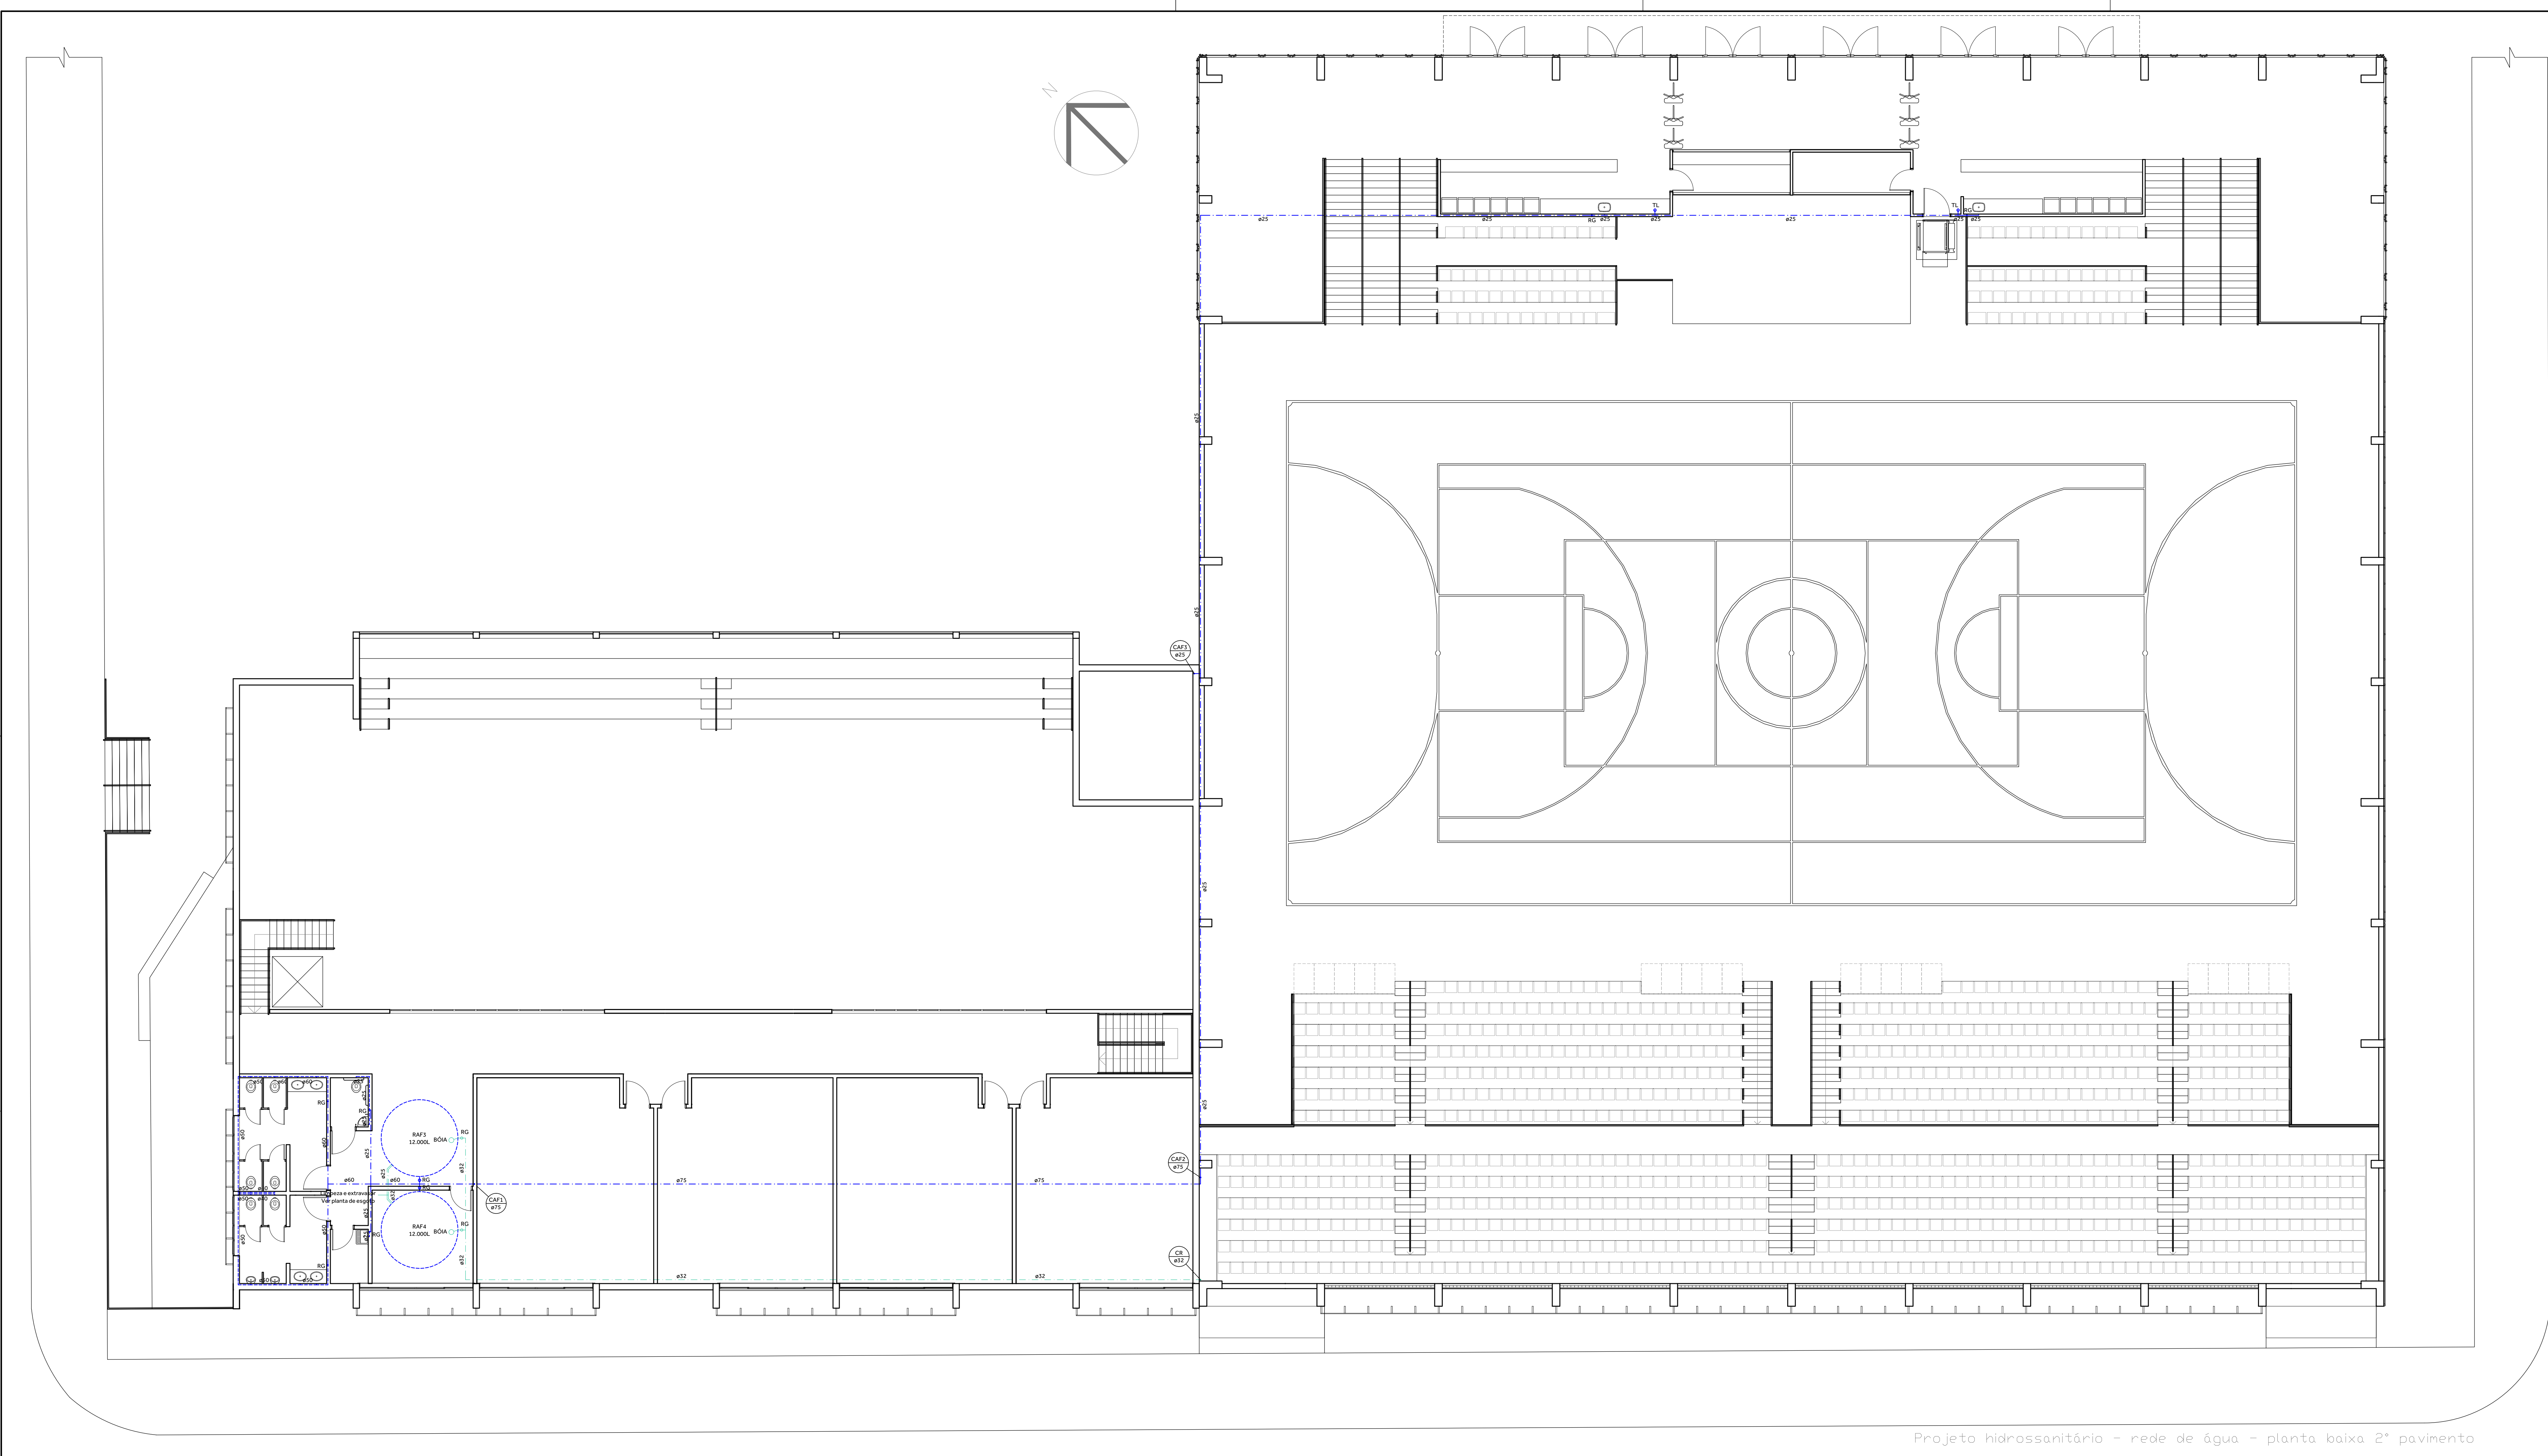



Projeto hidrossanitário - rede de água - planta baixa 2º pavimento

- LEGENDA DE ÁGUA FRIA
- DUITO DE ÁGUA POTÁVEL NA PAREDE
 - DUITO DE ÁGUA POTÁVEL NA LAJE OU PISO
 - DUITO DE ÁGUA DA REDE DE ALIMENTAÇÃO
 - RG REGISTRO DE GAVETA
 - TL TORNEIRA DE LIMPEZA
 - CAF COLUMNA DE ÁGUA FRIA
 - CR COLUMNA DE RECALQUE
 - AP ALIMENTADOR PREDIAL



Rua Alfredo Helmerdingher, 103
Bairro Centro, Santa Rosa/RS
oitoarquiteturars@gmail.com
@oito.arquitetura (55) 99618 0888

PROJETO:	Centro Esportivo e Cultural - Três de Maio	ÁREA TOTAL:	000,00m²
LOCALIZAÇÃO:	Avenida Medianeira, 318, Bairro São Francisco, Três de Maio, RS.	ESCALA:	1/100
DESCRIÇÃO/ASSUNTO:	Projeto hidrossanitário - rede de água - planta baixa 2º pavimento	DATA:	Set/2023
ASSINATURA PROPRIETÁRIO:	ASSINATURA RESP. TÉCNICO:	DESENHO:	Régis Altreiter
		PRANCHIA:	

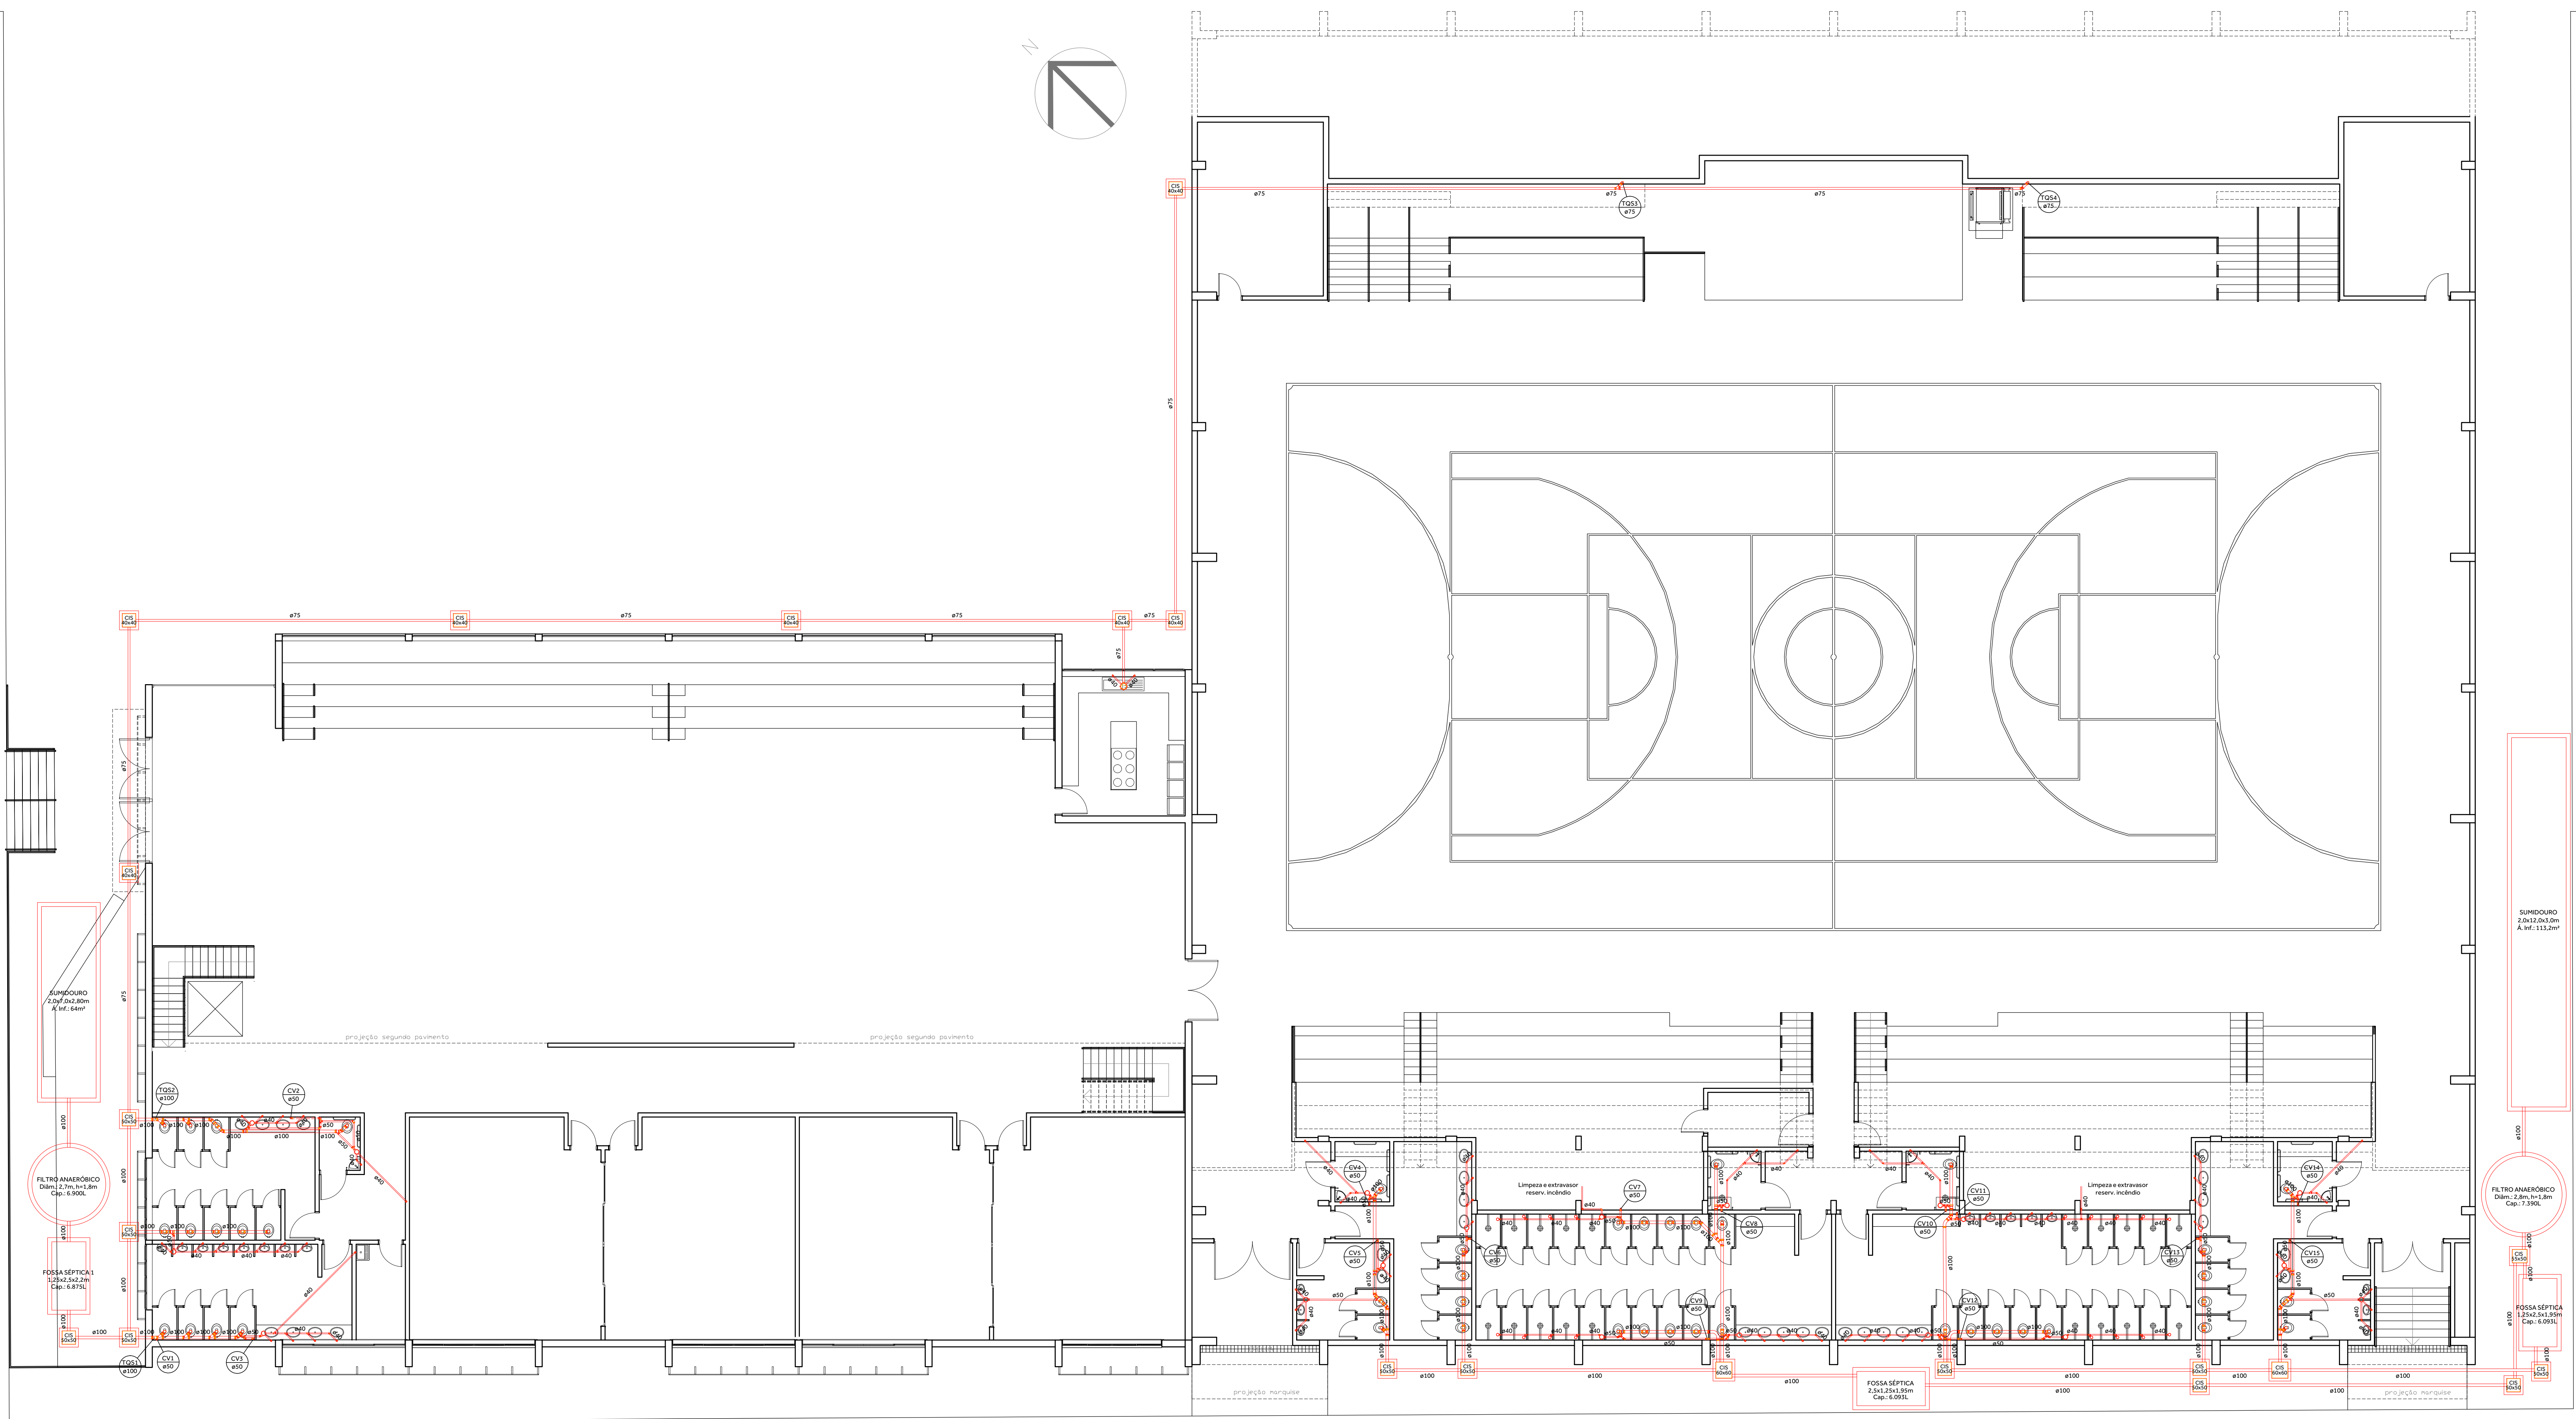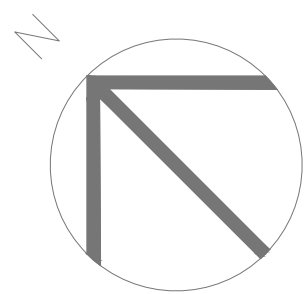


LEGENDA DE ESGOTO CLOACAL

- CAIXA DE INSPEÇÃO SANITÁRIA COM TAMPAS DE CONCRETO
- CAIXA DE GORRURA ø150mm
- CAIXA SIFONADA ø150mm
- RALO SECO ø150mm
- DUTO DE ESGOTO PRIMÁRIO
- DUTO DE ESGOTO SECUNDÁRIO
- CV COLUNA DE VENTILAÇÃO
- TOS TUBO DE QUEDA SANITÁRIO

OITO ARQUITETURA E SUSTENTABILIDADE

Rua Alfredo Heimerdinger, 103
Bairro Centro, Santa Rosa/RS
oitoarquitecturas@gmail.com
@oito.arquitetura (55) 99618 0888

PROJETO:	Centro Esportivo e Cultural - Três de Maio	ÁREA TOTAL:	000,00m²
LOCALIZAÇÃO:	Avenida Medianeira, 318, Bairro São Francisco, Três de Maio, RS.	ESCALA:	1/100
DESCRIÇÃO/ASSUNTO:	Projeto hidrossanitário - rede de esgoto - planta baixa térreo	DATA:	Abri/2024
ASSINATURA PROPRIETÁRIO:	ASSINATURA RESP. TÉCNICO:	DESENHO:	Régis Altreiter
		PRANCHIA:	

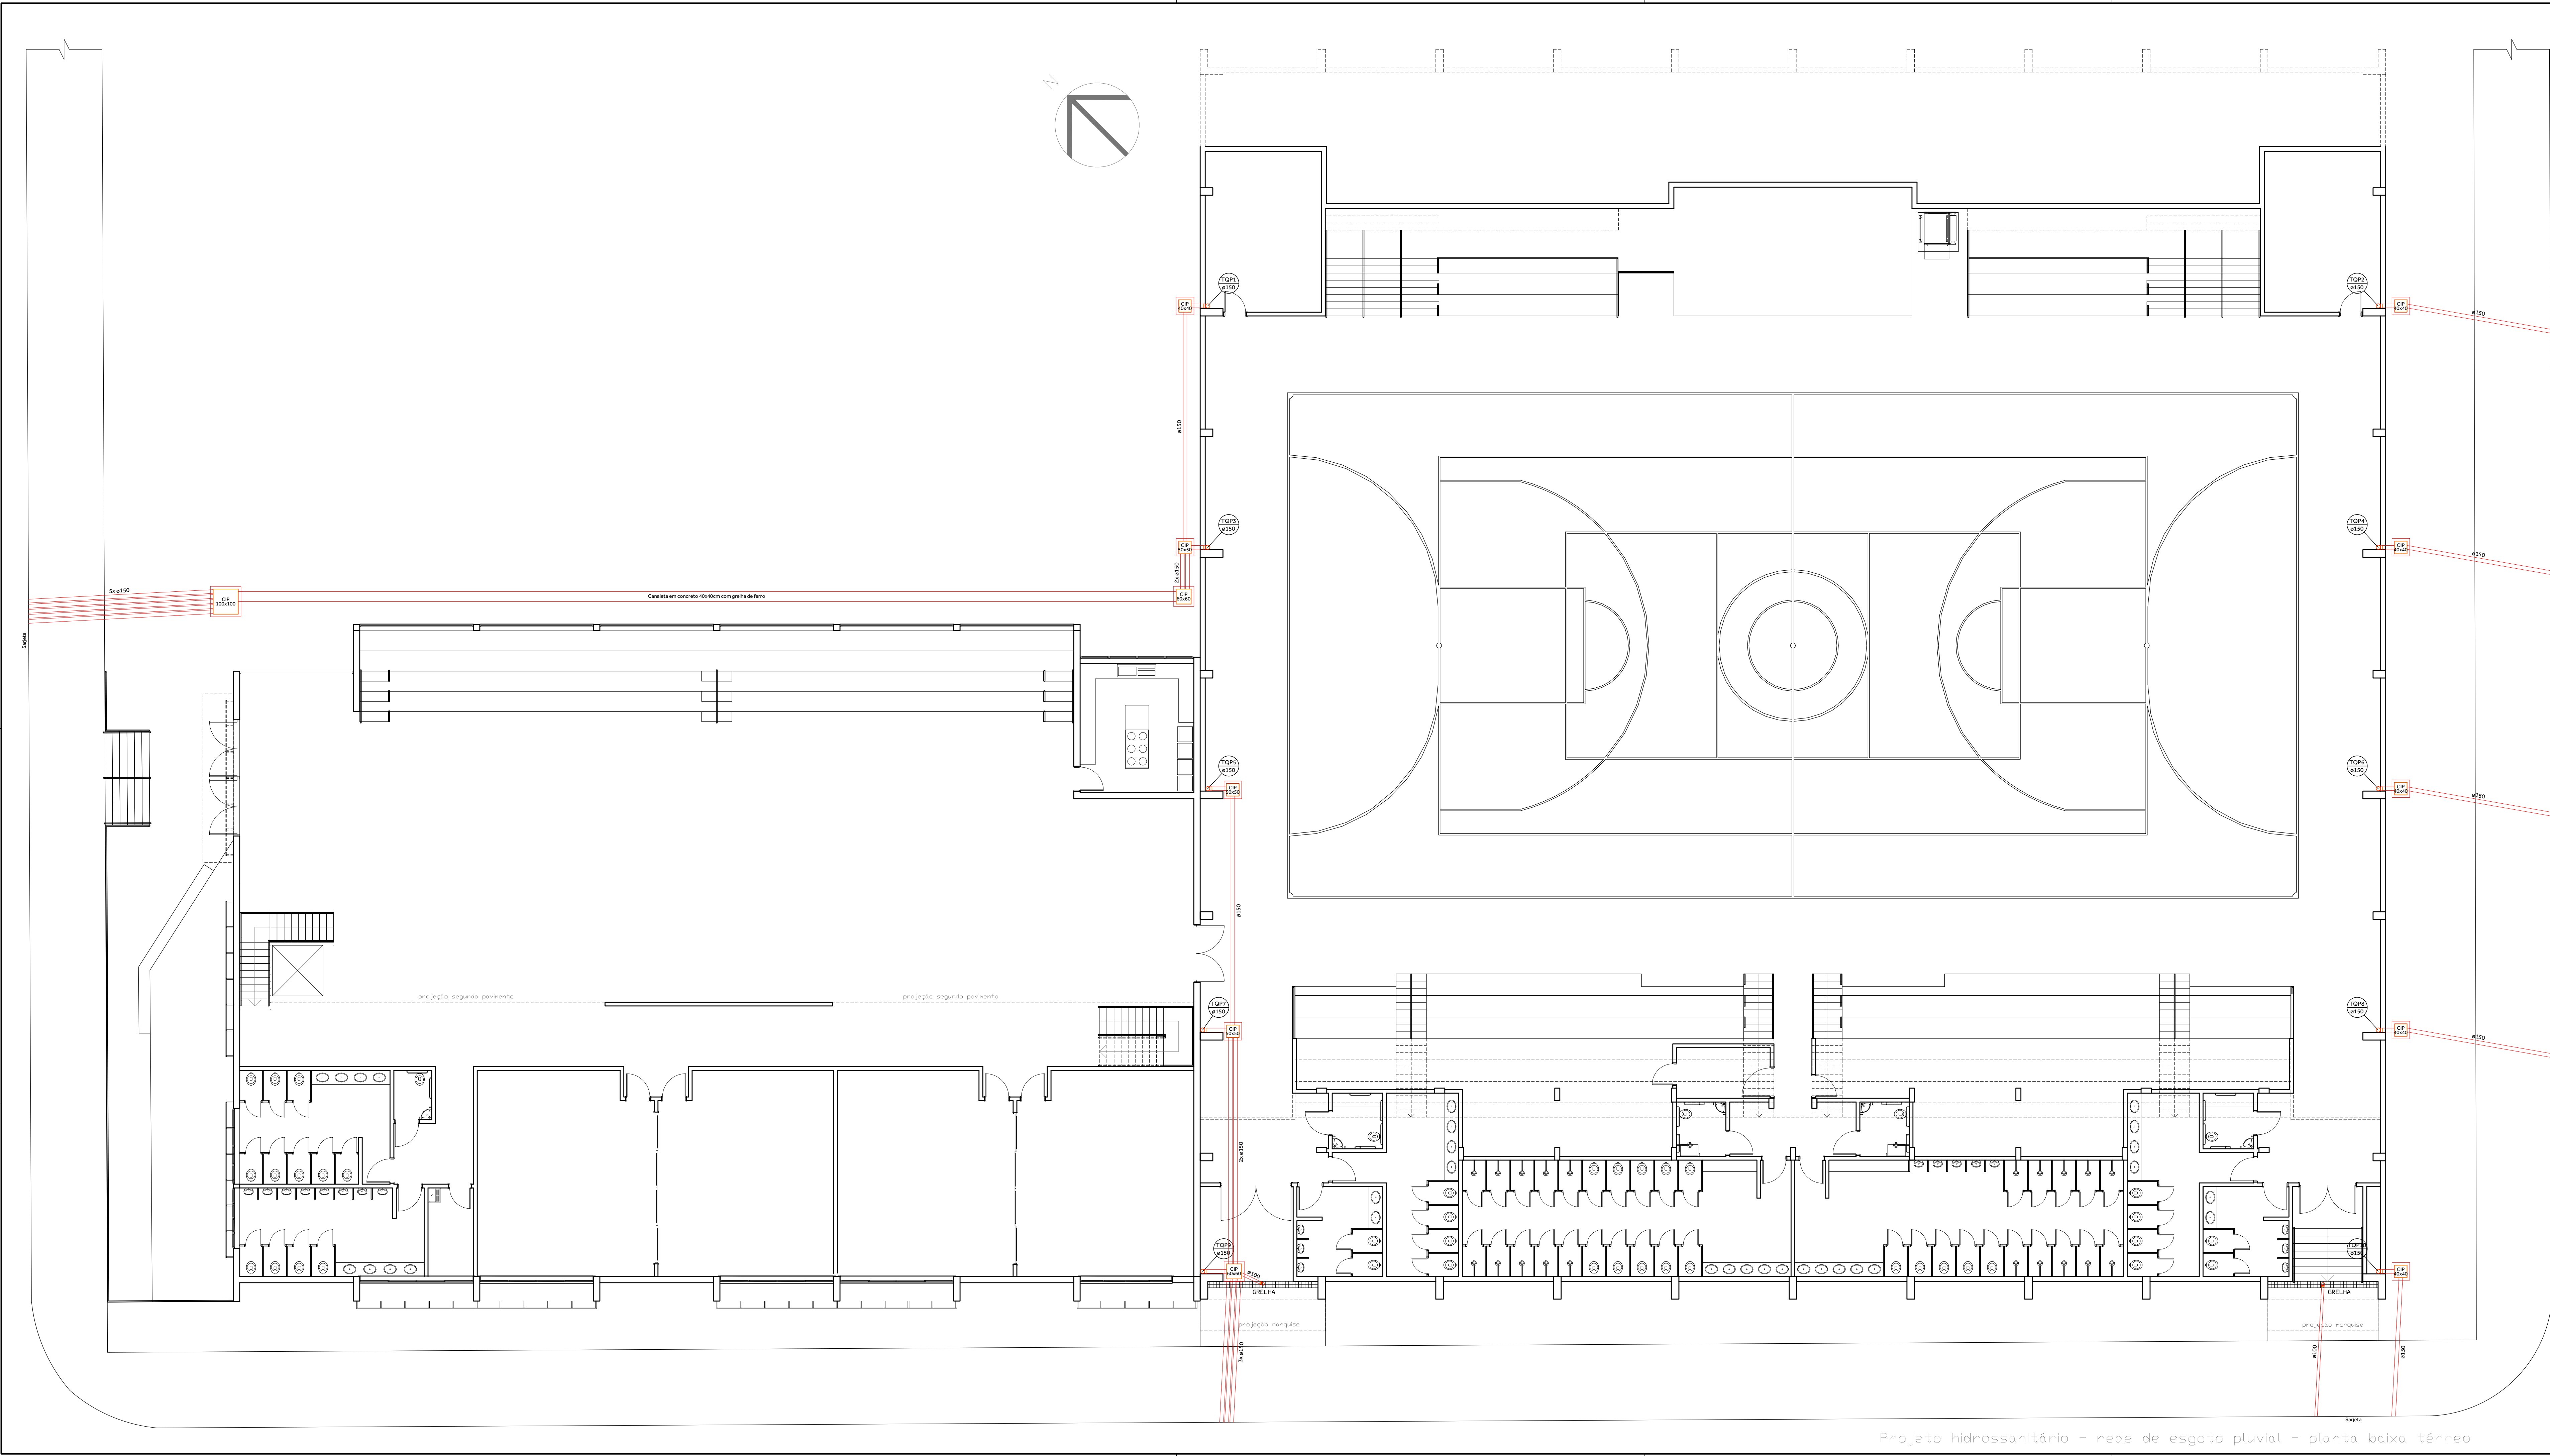

Rua Alfredo Helmerding, 103
Bairro Centro, Santa Rosa/RS
oitoarquiteturars@gmail.com
@oito.arquitetura (55) 99618 0888

PROJETO:	Centro Esportivo e Cultural - Três de Maio	ÁREA TOTAL:	000,00m²
LOCALIZAÇÃO:	Avenida Medianeira, 318, Bairro São Francisco, Três de Maio, RS.	ESCALA:	1/100
DESCRIÇÃO/ASSUNTO:	Projeto hidrossanitário - rede pluvial - planta baixa térreo	DATA:	Set/2023
ASSINATURA PROPRIETÁRIO:	ASSINATURA RESP. TÉCNICO:	DESENHO:	Régis Altreiter
		PRANCHIA:	


PREFEITURA DE TRÊS DE MAIO
CNPJ nº 07.612.800/0001-41

CRISTIANO GOULART DALLAGNOL
Arq. & Urb. CAU A34.455-9

H-05
Rev00

direitos autorais reservados - Lei nº. 9610/98

Projeto hidrossanitário - rede de esgoto pluvial - planta baixa térreo

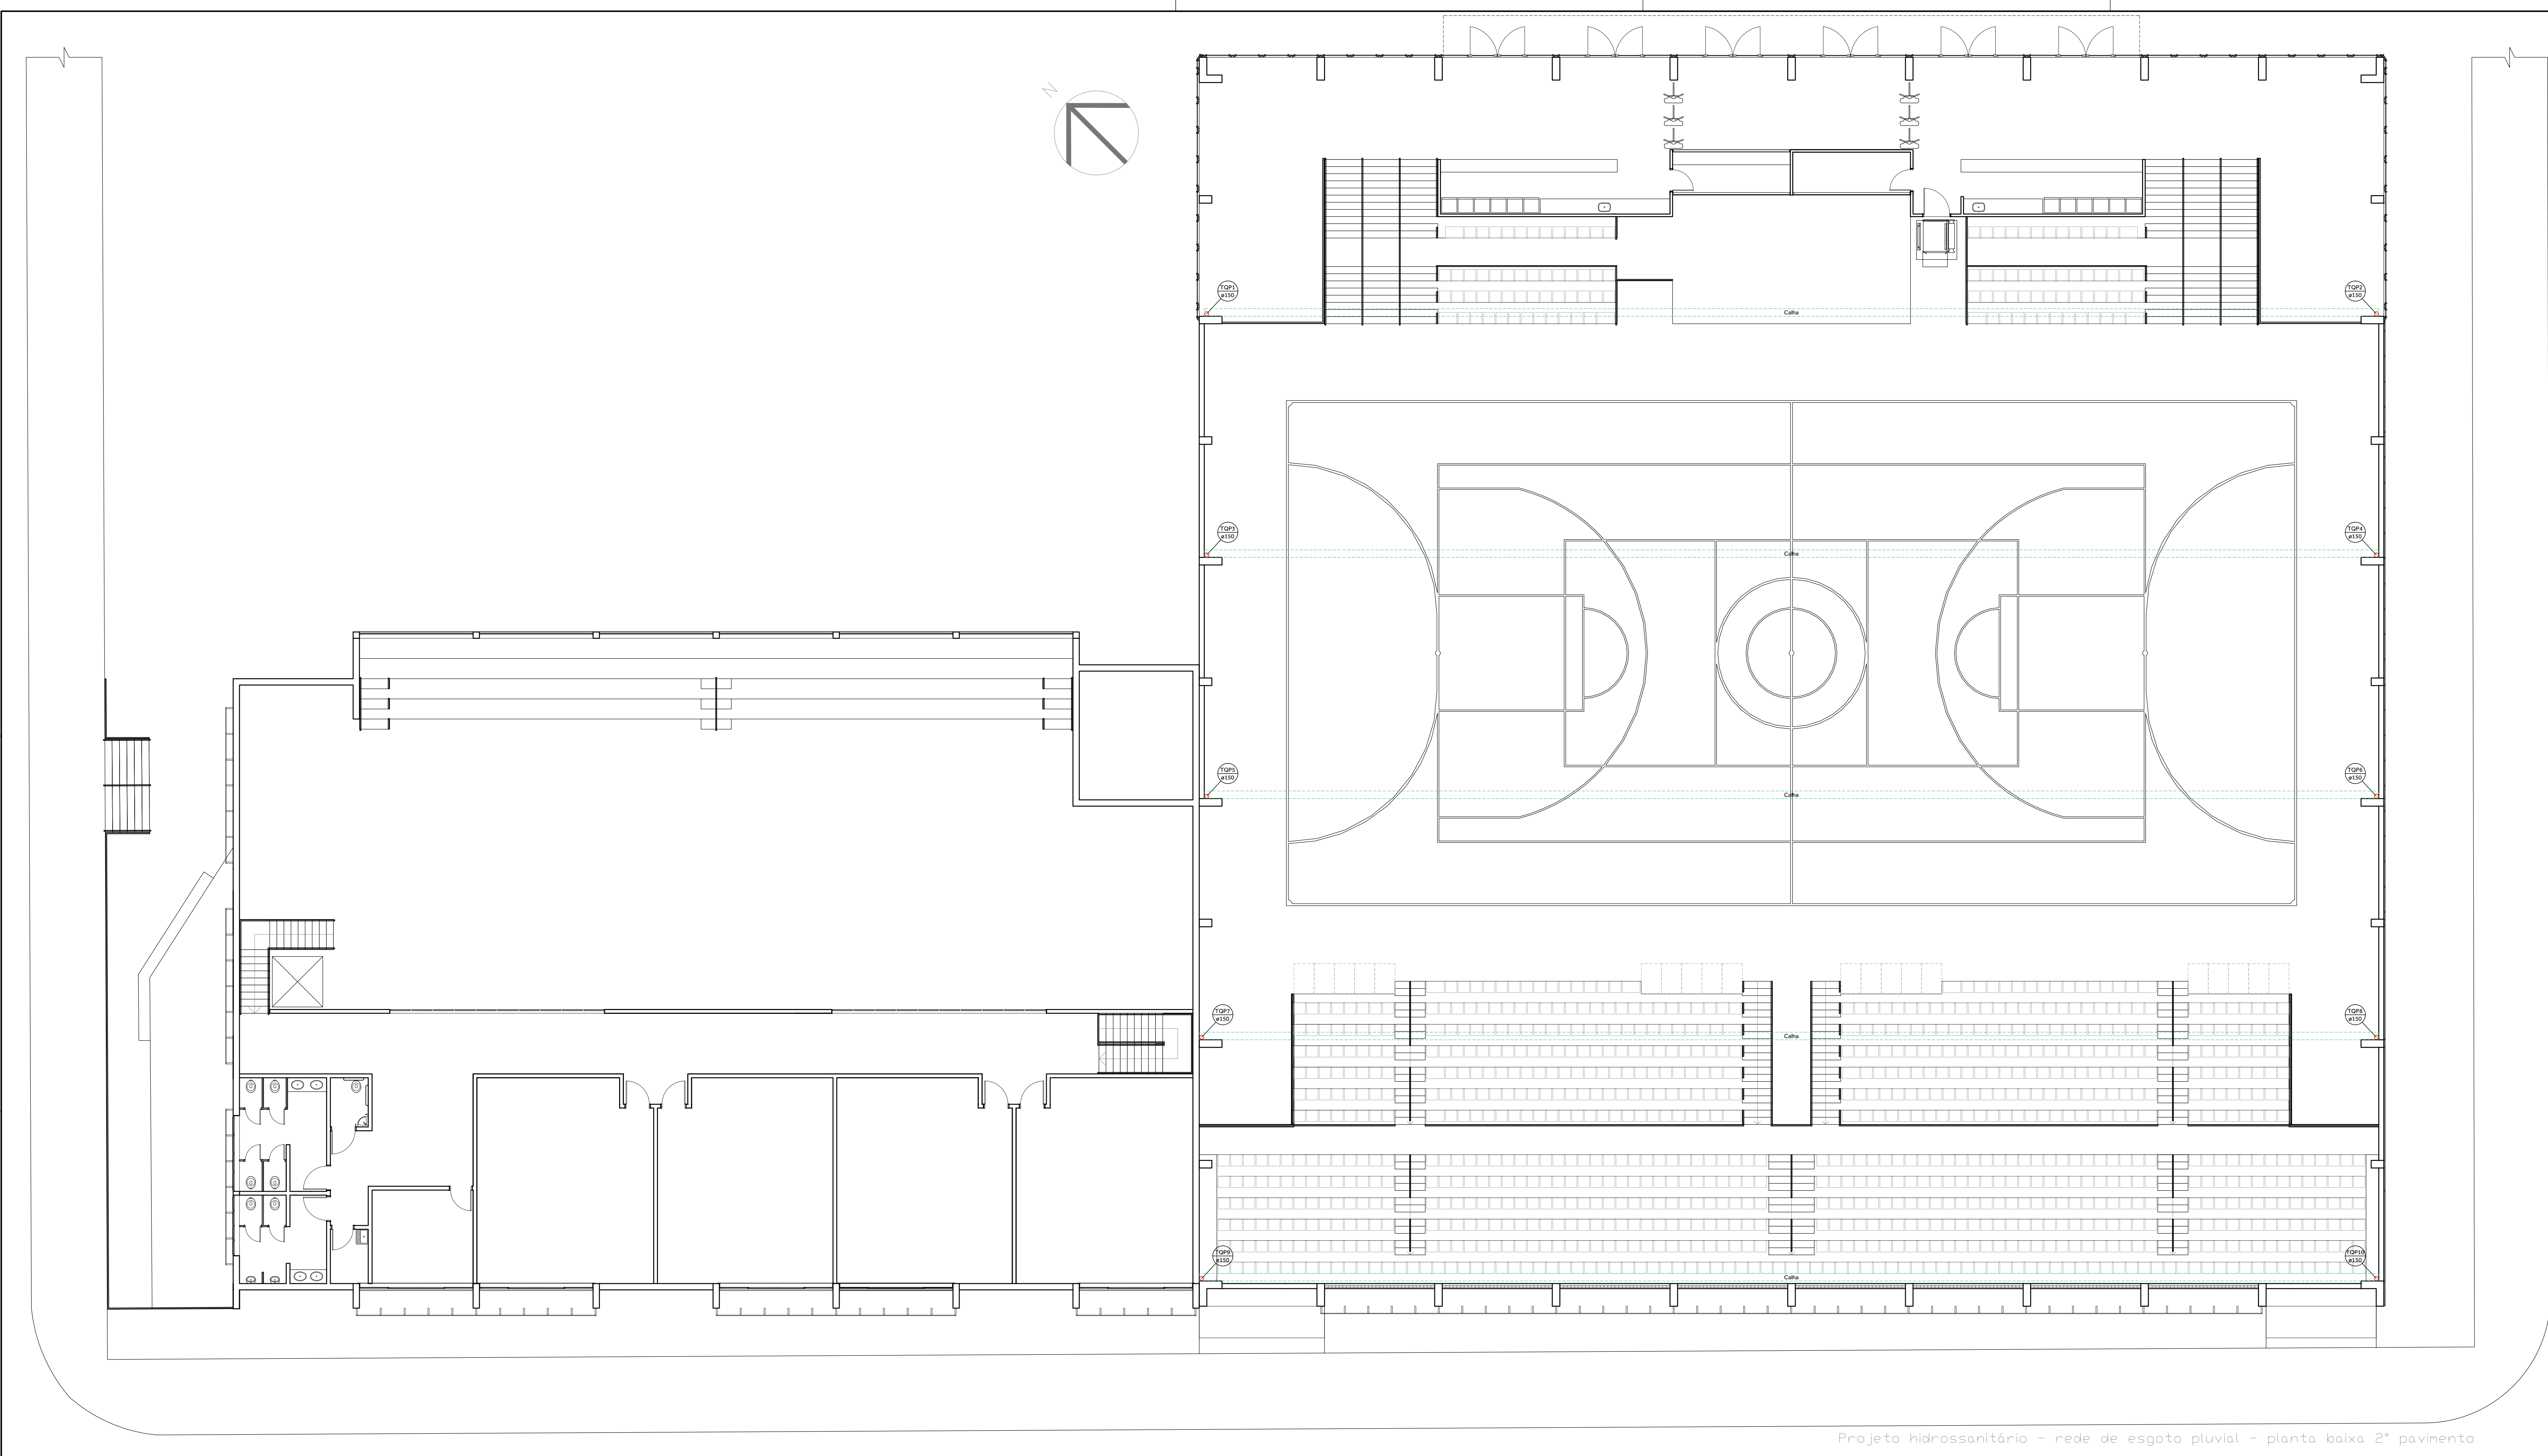

PROJETO: Centro Esportivo e Cultural - Três de Maio
LOCALIZAÇÃO: Avenida Medianeira, 318, Bairro São Francisco, Três de Maio, RS.
DESCRIÇÃO/ASSUNTO: Projeto hidrossanitário - rede pluvial - planta baixa 2º pavimento
ASSINATURA PROPRIETÁRIO: ASSINATURA RESP. TÉCNICO: CRISTIANO GOULART DALLAGNOL
DATA: 10/09/2023
VERIFIQUE EM: <https://validar.dl.gov.br>

ÁREA TOTAL: 000,00m²
ESCALA: 1/100
DATA: Set/2023
DESENHO: Régis Altreiter
PRANCHIA:

PREFEITURA DE TRÊS DE MAIO
CNPJ nº 87.612.800/0001-41

CRISTIANO GOULART DALLAGNOL
Arq. & Urb. CAU A34.455-9

H-06
Rev00

Projeto hidrossanitário - rede de esgoto pluvial - planta baixa 2º pavimento