


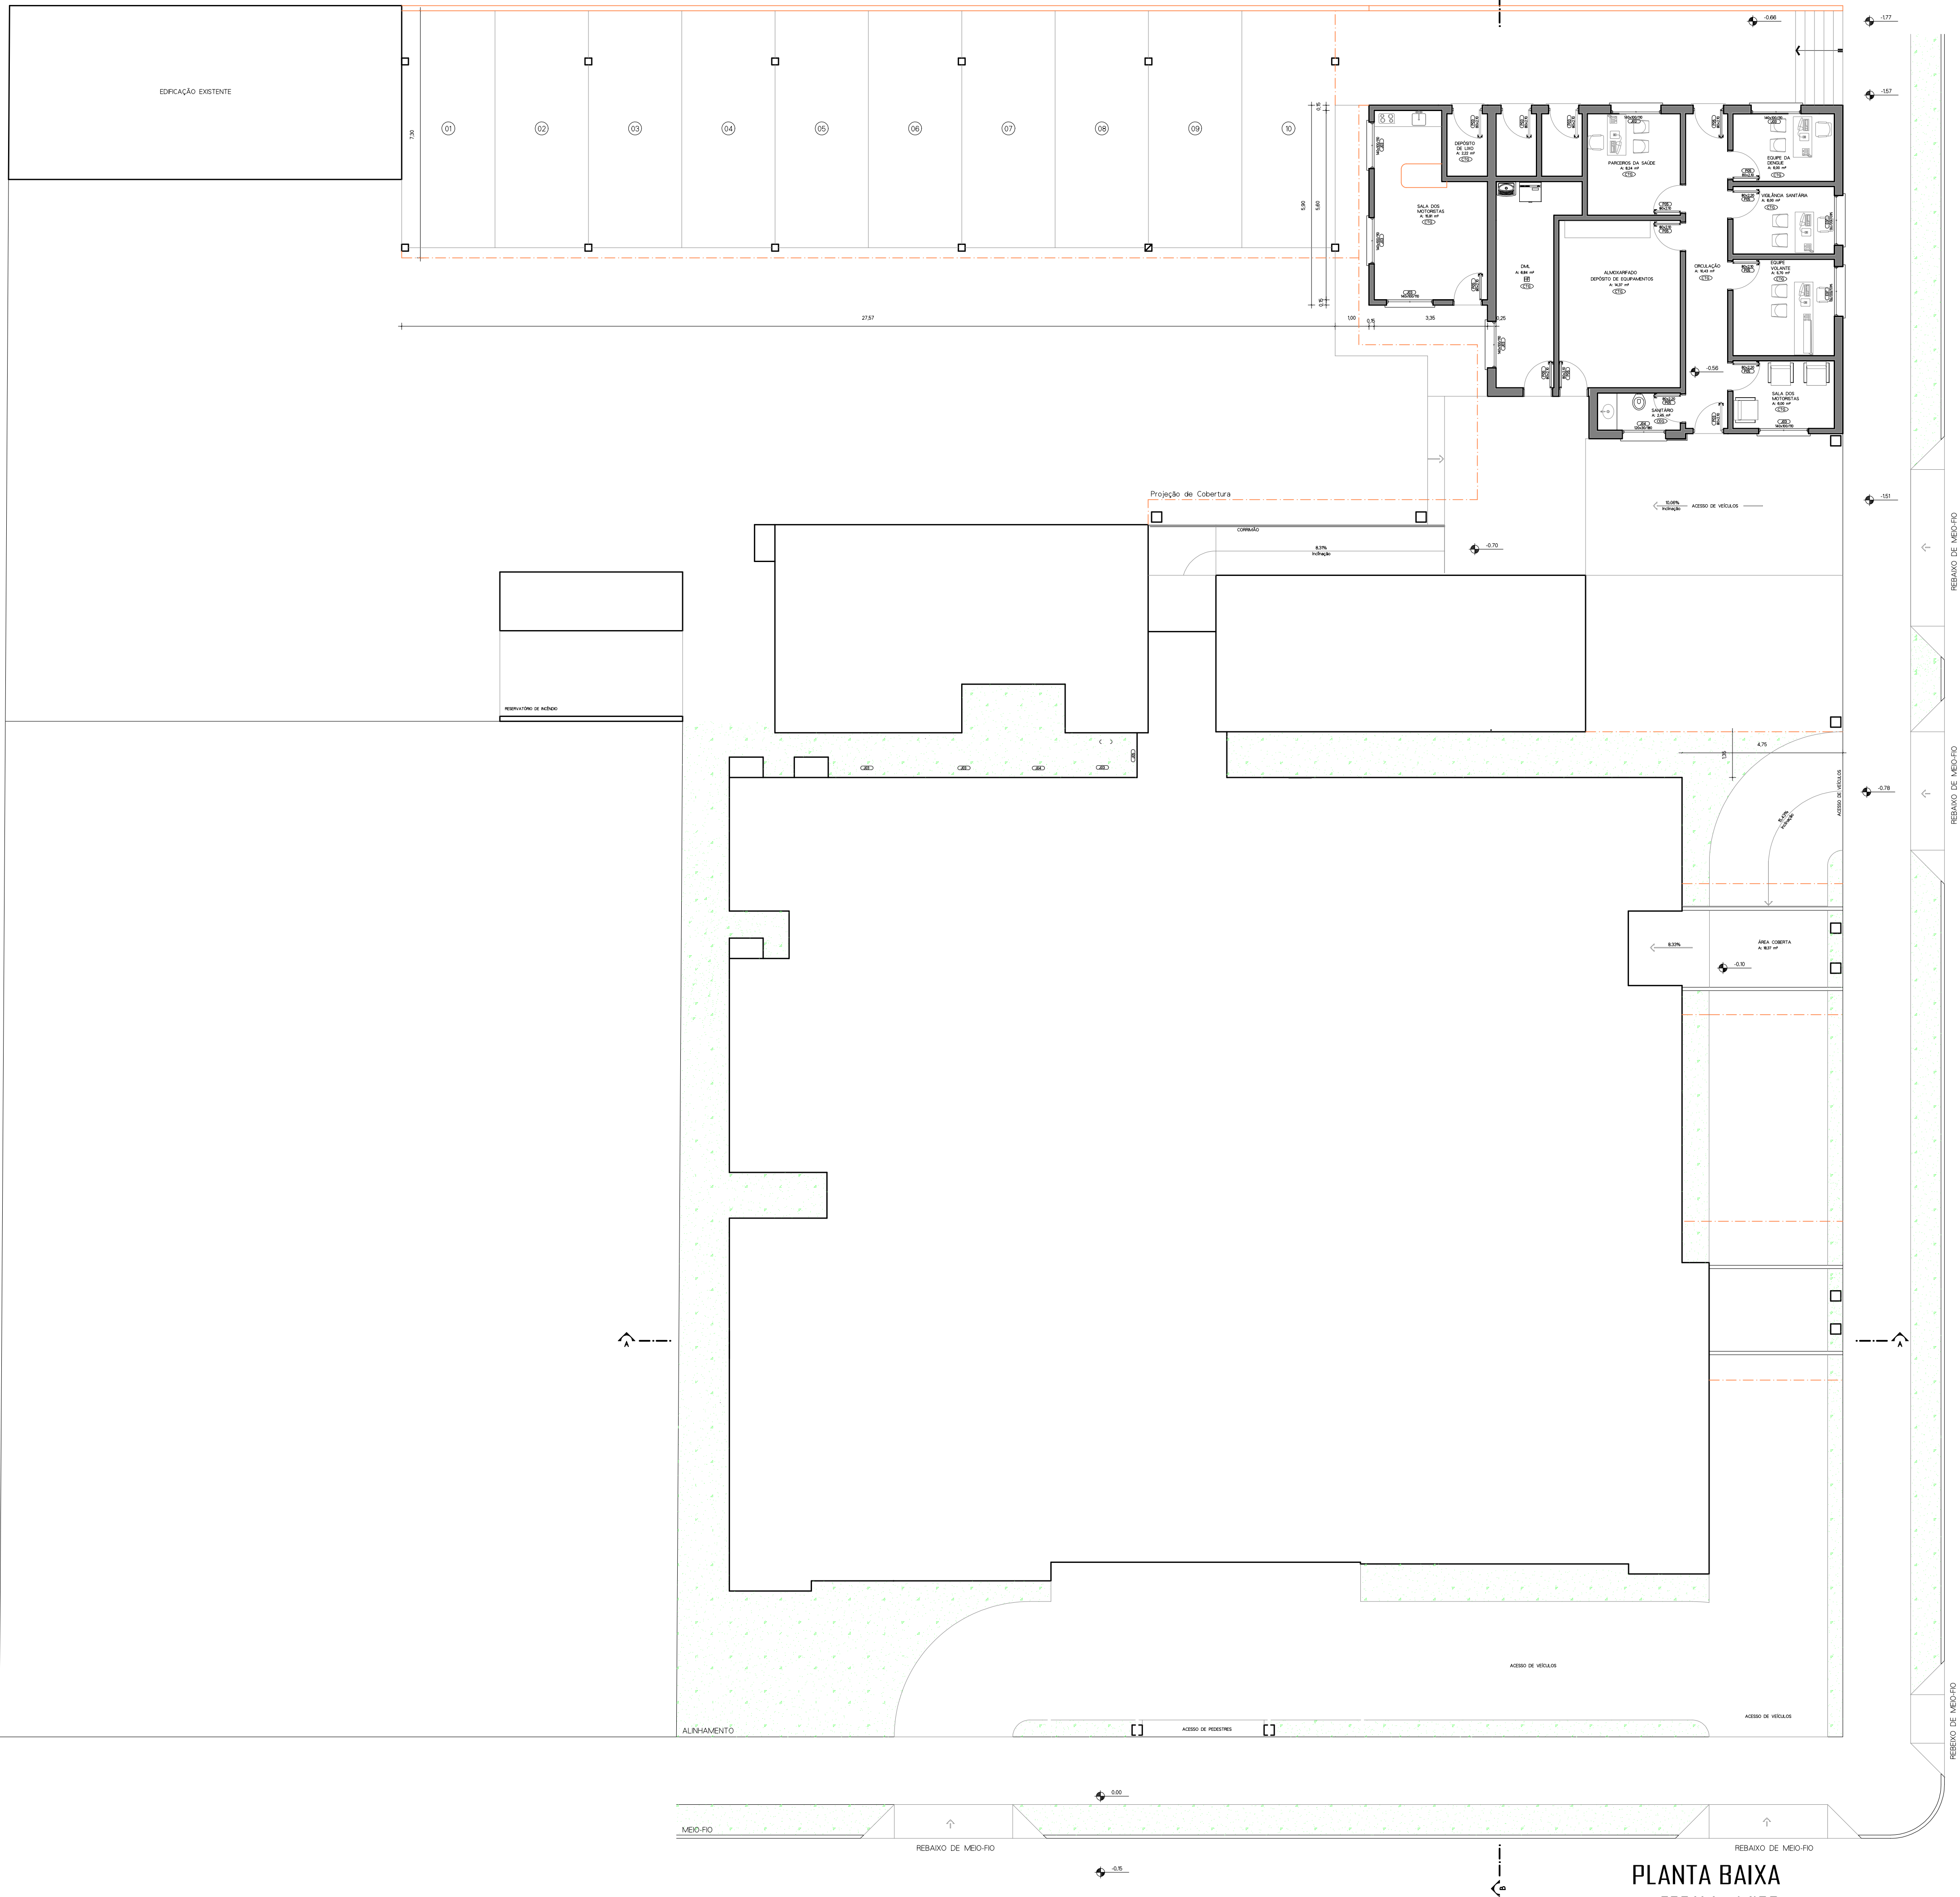

PREFEITURA DE DOUTOR MAURÍCIO CARDOSO



APROVADO PELA VISA SOB PARECER Nº 01/2.025

APROVADO

VISA
Município de
Doutor Maurício Cardoso

ANDRÉ VERNER
VIAJANTE SANITÁRIA
ENGENHEIRO DE SEGURANÇA DO TRABALHO
CAU 30.160-4

AMPLIAÇÃO DA UNIDADE DE SAÚDE

PREFEITURA DE DOUTOR MAURÍCIO CARDOSO
PROPRIETÁRIO

RUA BENTO GONÇALVES, nº 1371
BAIRRO CENTRO
DOUTOR MAURÍCIO CARDOSO / RS

PLANTA DE LOCALIZAÇÃO

ÁREA CONSTRUÍDA: 219,89m²

ABRIL 2.025

02 / 09

ANDRÉ VERNER
ARQUITETO E URBANISTA
ENGENHEIRO DE SEGURANÇA DO TRABALHO
CAU 30.160-4

RUA DANIELE DE ABREU, 505
BAIRRO CENTRO - RESENDA / RS
CEP: 91220-000
FONE: (51) 3025.5851
@vernermauricio@gmail.com

APROVADO

PLANTA BAIXA
ESCALA - 1/100