



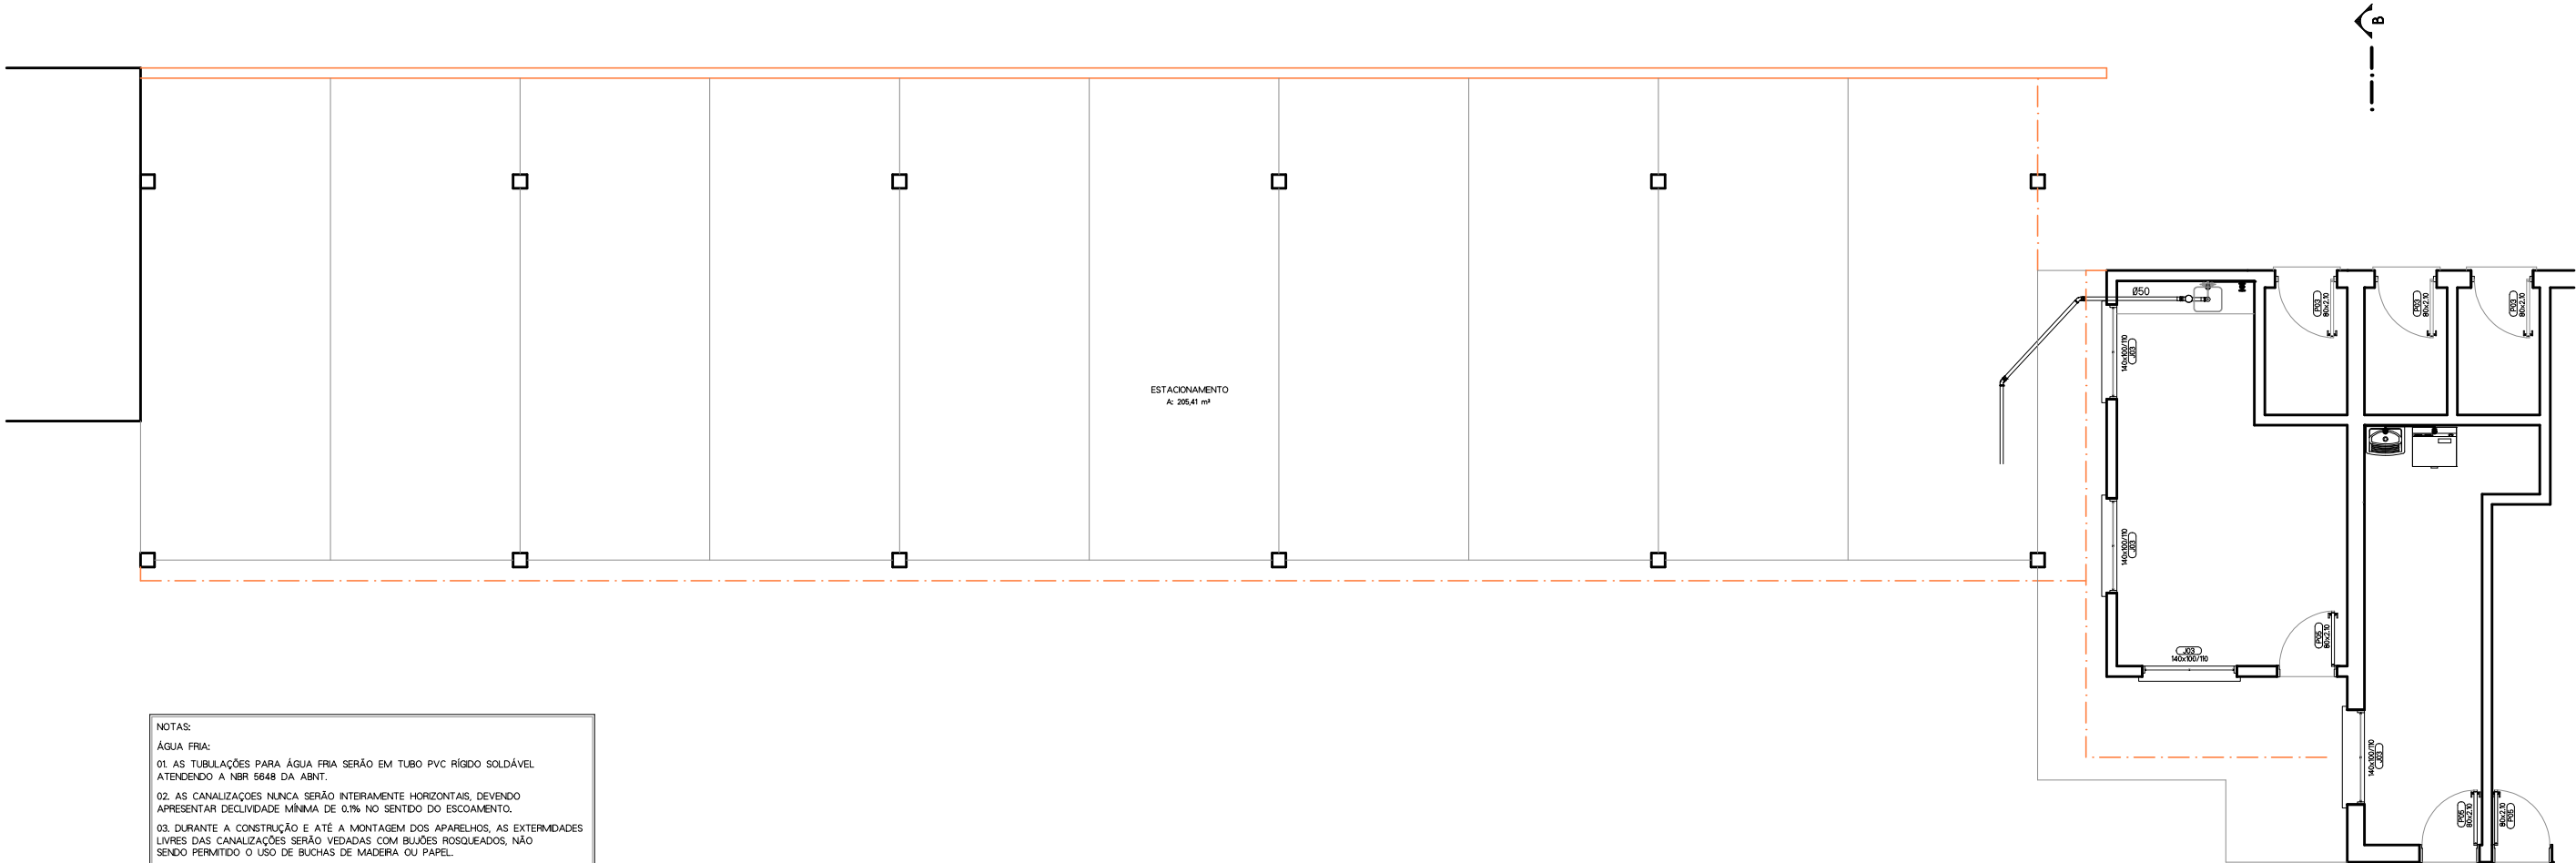

NOTAS:
ÁGUA FRIA:
01. AS TUBULAÇÕES PARA ÁGUA FRIA SERÃO EM TUBO PVC RÍGIDO SOLDÁVEL ATENDENDO A NBR 5648 DA ABNT.
02. AS CANALIZAÇÕES NUNCA SERÃO INTERAMENTE HORIZONTAIS, DEVENDO APRESENTAR DECLIVIDADE MÍNIMA DE 0,1% NO SENTIDO DO ESCOAMENTO.
03. DURANTE A CONSTRUÇÃO E ATÉ A MONTAGEM DOS APARELHOS, AS EXTERMINDADES LIVRES DAS CANALIZAÇÕES SERÃO VEDADAS COM BUIÕES ROSQUEADOS, NÃO SENDO PERMITIDO O USO DE BUCHAS DE MADEIRA OU PAPEL.
04. PARA FACILIDADE DE MONTAGEM E DESMONTAGEM DAS CANALIZAÇÕES E/OU REGISTROS, DEVERÃO SER COLOCADOS ADAPTADORES JUNTOS AOS MESMOS.
05. DIÂMETRO DAS TUBULAÇÕES E CONEXÕES EM MILÍMETROS.
GERAL:
01. TODAS AS INSTALAÇÕES DEVERÃO, ANTES DE ENTRAR EM FUNCIONAMENTO, SER INSPECIONADAS E ENSAIADAS COM OS TESTES PREVISTOS PELA ABNT.
02. TODOS OS MATERIAIS COMPONENTES DAS INSTALAÇÕES DEVERÃO ATENDER AOS PADRÕES DE FABRICAÇÃO DE ENSAIO EXIGIDOS PELA ABNT.
03. TODA A TUBULAÇÃO APARENTE DEVERÁ SER CONVENIENTEMENTE FIXADA A ESTRUTURA DE SUPORTE, ATRAVÉS DE BRAÇADERAS TIPO "D", ESPAÇADAS DE NO MÁXIMO 1,50m.

RELAÇÃO MILÍMETROS POLEGADAS P/ TUBULAÇÃO ÁGUA FRIA PVC - (NBR 5648)									
DIÂMETRO NOMINAL MILÍMETROS	20	25	32	40	50	60	75	85	110
POLEGADAS	1/2"	3/4"	1"	1 1/4"	1 1/2"	2"	2 1/2"	3"	4"

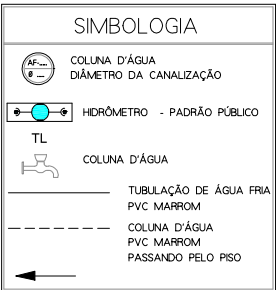

PLANTA BAIXA
ESCALA - 1/100

PREFEITURA DE DOUTOR MAURÍCIO CARDOSO



APROVADO PELA VISA SOB PARECER Nº 01/2.025

AMPLIAÇÃO DA UNIDADE DE SAÚDE

APROVADO

VISA
Município de
Doutor Mauricio Cardoso

ANDRÉ VERNIER
ARQUITETO E URBANISTA
ENGENHEIRO DE SEGURANÇA DO TRABALHO
CAU 30.160-4

PREFEITURA DE DOUTOR MAURÍCIO CARDOSO
PROPRIETÁRIO

RUA BENTO GONÇALVES, nº 1371
BAIRRO CENTRO
DOUTOR MAURÍCIO CARDOSO / RS

PROJETO HIDROSANITÁRIO

ÁREA CONSTRUÍDA: 219,89m²

ABRIL 2.025

08 / 09

ANDRÉ VERNIER
ARQUITETO E URBANISTA
ENGENHEIRO DE SEGURANÇA DO TRABALHO
CAU 30.160-4

APROVADO

RUA DAHNE DE ABREU, 565
BAIRRO CENTRO - HORIZONTINA / RS
CEP 93921-000
35923.5881
a2arquitetura565@gmail.com