


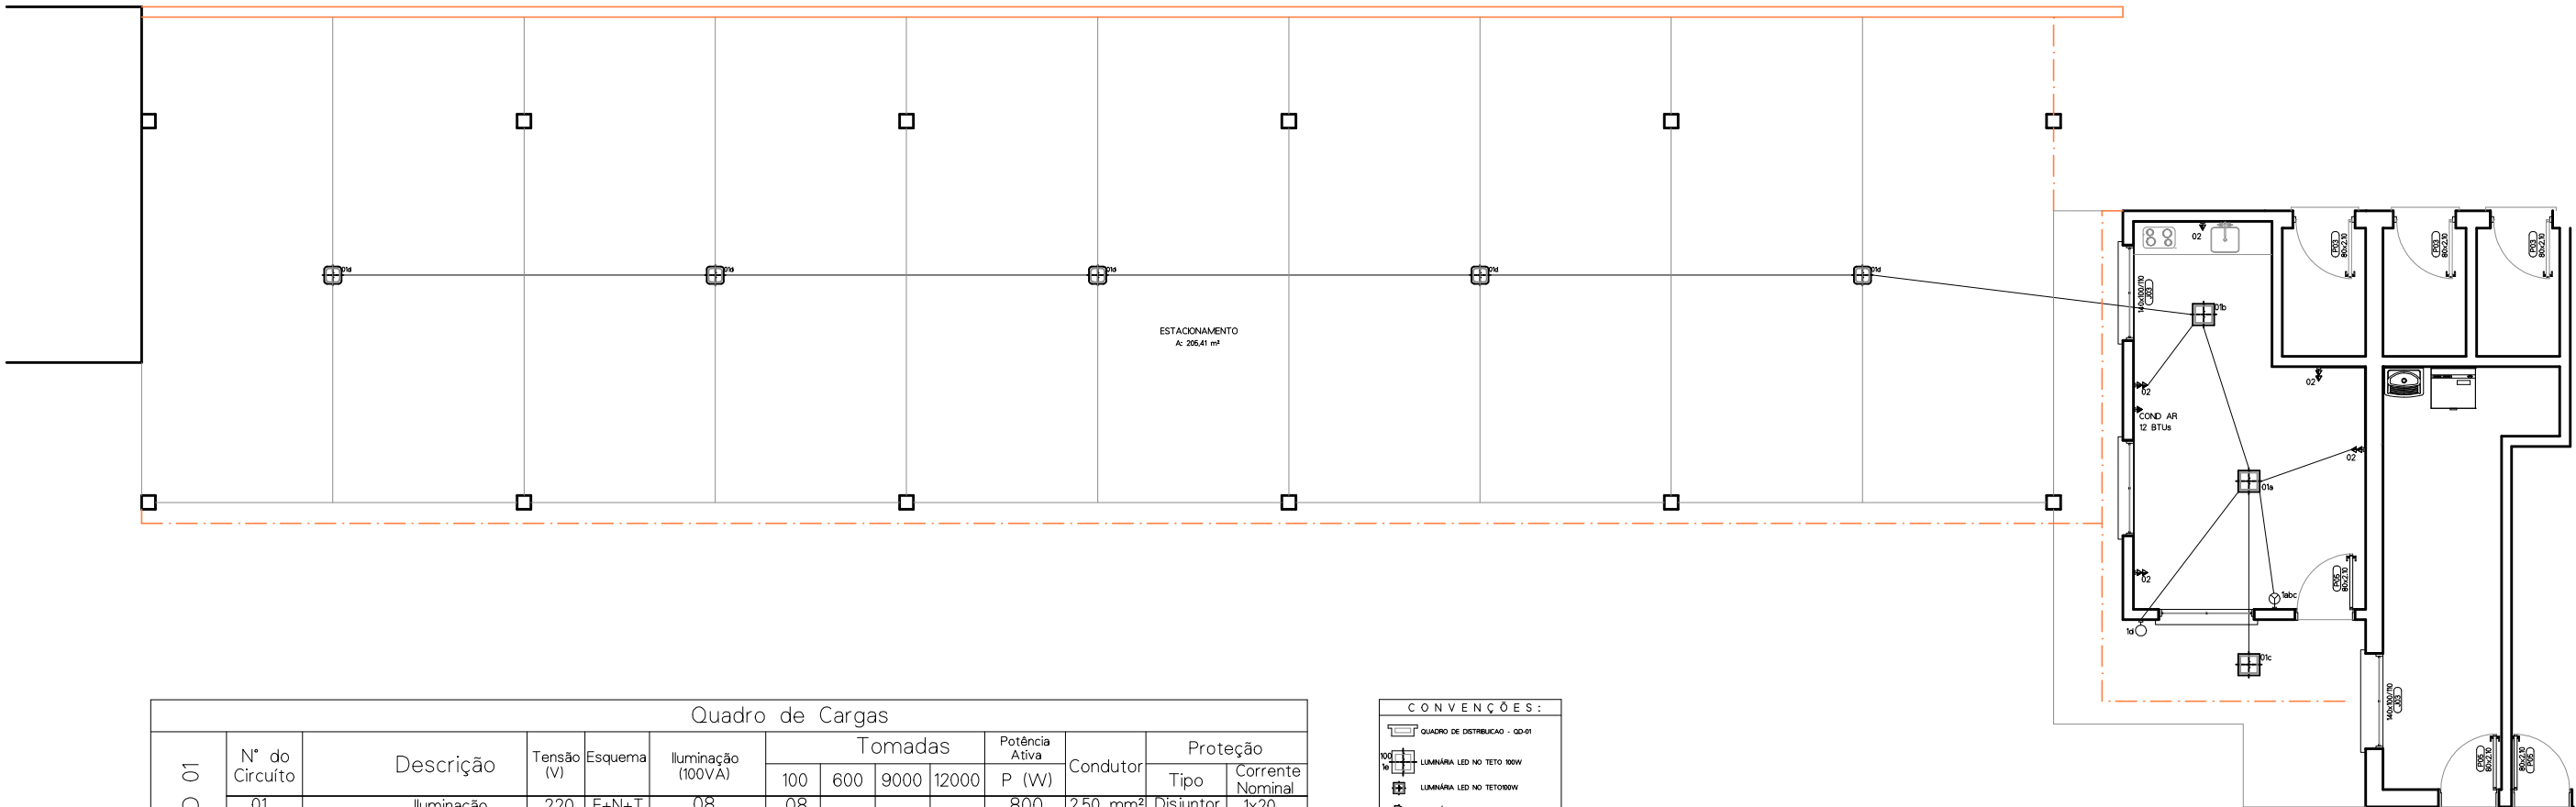

Quadro de Cargas													
CD 01	N° do Circuito	Descrição	Tensão (V)	Esquema	Iluminação (100VA)	Tomadas				Potência Ativa	Condutor	Proteção	
						100	600	9000	12000	P (W)		Tipo	Corrente Nominal
						08				800			
							09			900			
								01		1450			
TOTAL									3150				

Fornecimento		Carga Instalada C (KW)	Demanda Calculada D (KVA)	Proteção Disjuntor Termomagnético (A)	Condutor (mm²)				Eletroduto DN (mm)		
Tensão (V)	Tipo				Ramal de Ligação	Ramal de Entrada	Aterramento	Proteção	Ramal de Entrada	Aterramento	
220/380	C8	3.15	3.15	100	Cobre 16	Cobre 35	Cobre Isolado 10	16	Aço 32	PVC 40	20

CONVENÇÕES:	
	QUADRO DE DISTRIBUIÇÃO - QD-01
	LUMINÁRIA LED NO TETO 100W
	LUMINÁRIA LED NO TETO 200W
	LUMINÁRIA LED PAREDE 100W
	LUMINÁRIA DO PISO 100W
	TOMADA UNIVERSAL 2P - BAIXA 1x2500A
	TOMADA UNIVERSAL 2P - MÉDIA 1x1000A
	TOMADA UNIVERSAL 2P - ALTA 1x2500A
	TUBULAÇÃO DE 3/4"
	NEUTRO, FASE, RETORNO, TERRA

PLANTA BAIXA
ESCALA - 1/100

PREFEITURA DE DOUTOR MAURÍCIO CARDOSO



APROVADO PELA VISA SOB PARECER Nº 01/2.025

AMPLIAÇÃO DA UNIDADE DE SAÚDE

APROVADO

ANDRÉ VERNIER
VIGILÂNCIA SANITÁRIA
ENGENHEIRO DE SEGURANÇA DO TRABALHO
CAU 30.160-4

VISA
Município de
Doutor Maurício Cardoso

PREFEITURA DE DOUTOR MAURÍCIO CARDOSO
PROPRIETÁRIO

RUA BENTO GONÇALVES, nº 1371
BAIRRO CENTRO
DOUTOR MAURICIO CARDOSO / RS

PROJETO ELÉTRICO

ÁREA CONSTRUÍDA: 219,89m²

ABRIL 2.025

09 / 09

ANDRÉ VERNIER
ARQUITETO E URBANISTA
ENGENHEIRO DE SEGURANÇA DO TRABALHO
CAU 30.160-4

APROVADO

RUA DAHNE DE ABEUL 565
BAIRRO CENTRO - HORIZONTINA / RS
CEP 98320-000
98673.588
a2arquitetura565@gmail.com