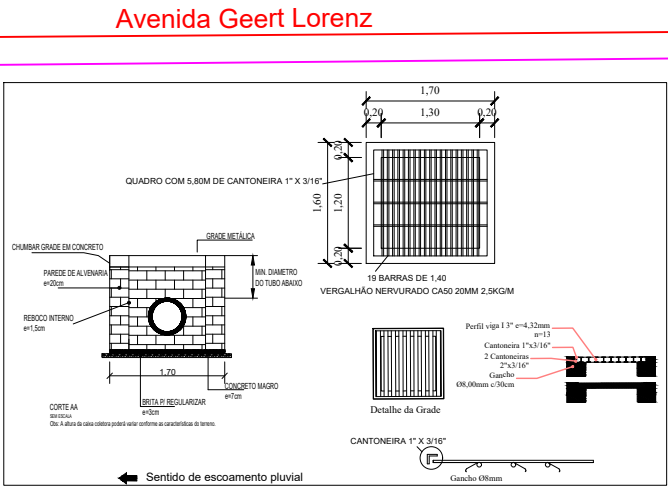


Avenida Osvaldo de Souza

Rua Alberto Pasqualini

Rua Alberto Pasqualini


Rua Fausto Amadeu Nichele

Planta Baixa
Drenagem Pluvial

Rede pluvial DN Ø50: 87,00 metros.
Caixa Coletora: 03 unid.
CAIXA COLETORA NOVA

Passagem Sinalizada
de Pedestres - (A32b)

Rua Alfredo Feiten

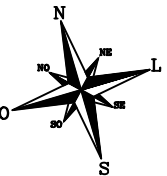

Avenida Osvaldo de Souza

Rua Alberto Pasqualini


Rua Alberto Pasqualini

Rua Fausto Amadeu Nichele

Planta Baixa
Sarjetas a Executar

Sarjeta á Executar: 558,72 metros
Área da Sarjeta: 172,91m²

Detalhe de Sarjeta de Concreto

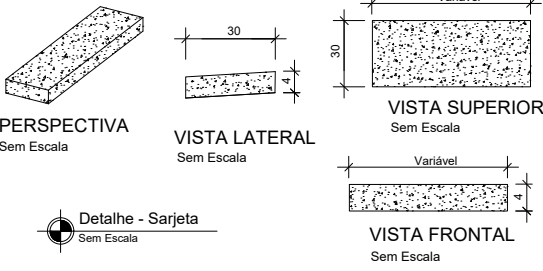

PROJETO: PAVIMENTAÇÃO ASFÁLTICA CBUQ
ENDEREÇO: RUA ALBERTO PASQUALINI
MUNICÍPIO: SÃO MARTINHO/RS
CONTEÚDO: DRENAGEM PLUVIAL E SARJETAS
DESCRIÇÃO: PAVIMENTAÇÃO CBUQ RUA ALBERTO PASQUALINI

PROPRIETÁRIO:

RESPONSÁVEL TÉCNICO:

JEANCARLO HUNHOFF
PREFEITO MUNICIPAL

MARCOS LUIS BAMBERG
ENGENHEIRO CIVIL - CREA/RS 249.176

REVISÃO: -
DESENHO: MARCOS
ESCALA: 1:1000
DATA: JULHO/2024
PRANCHA: 03/03