




Quadro de Cargas					
Circuito	T. de Luz	Carga W	Proteção A	Condutor mm2	Obs.
1	9	860	10	1,50	Luz
2	6	600	10	2,50	Tomada
Carga Total a ser instalada: 1.460 Watts					

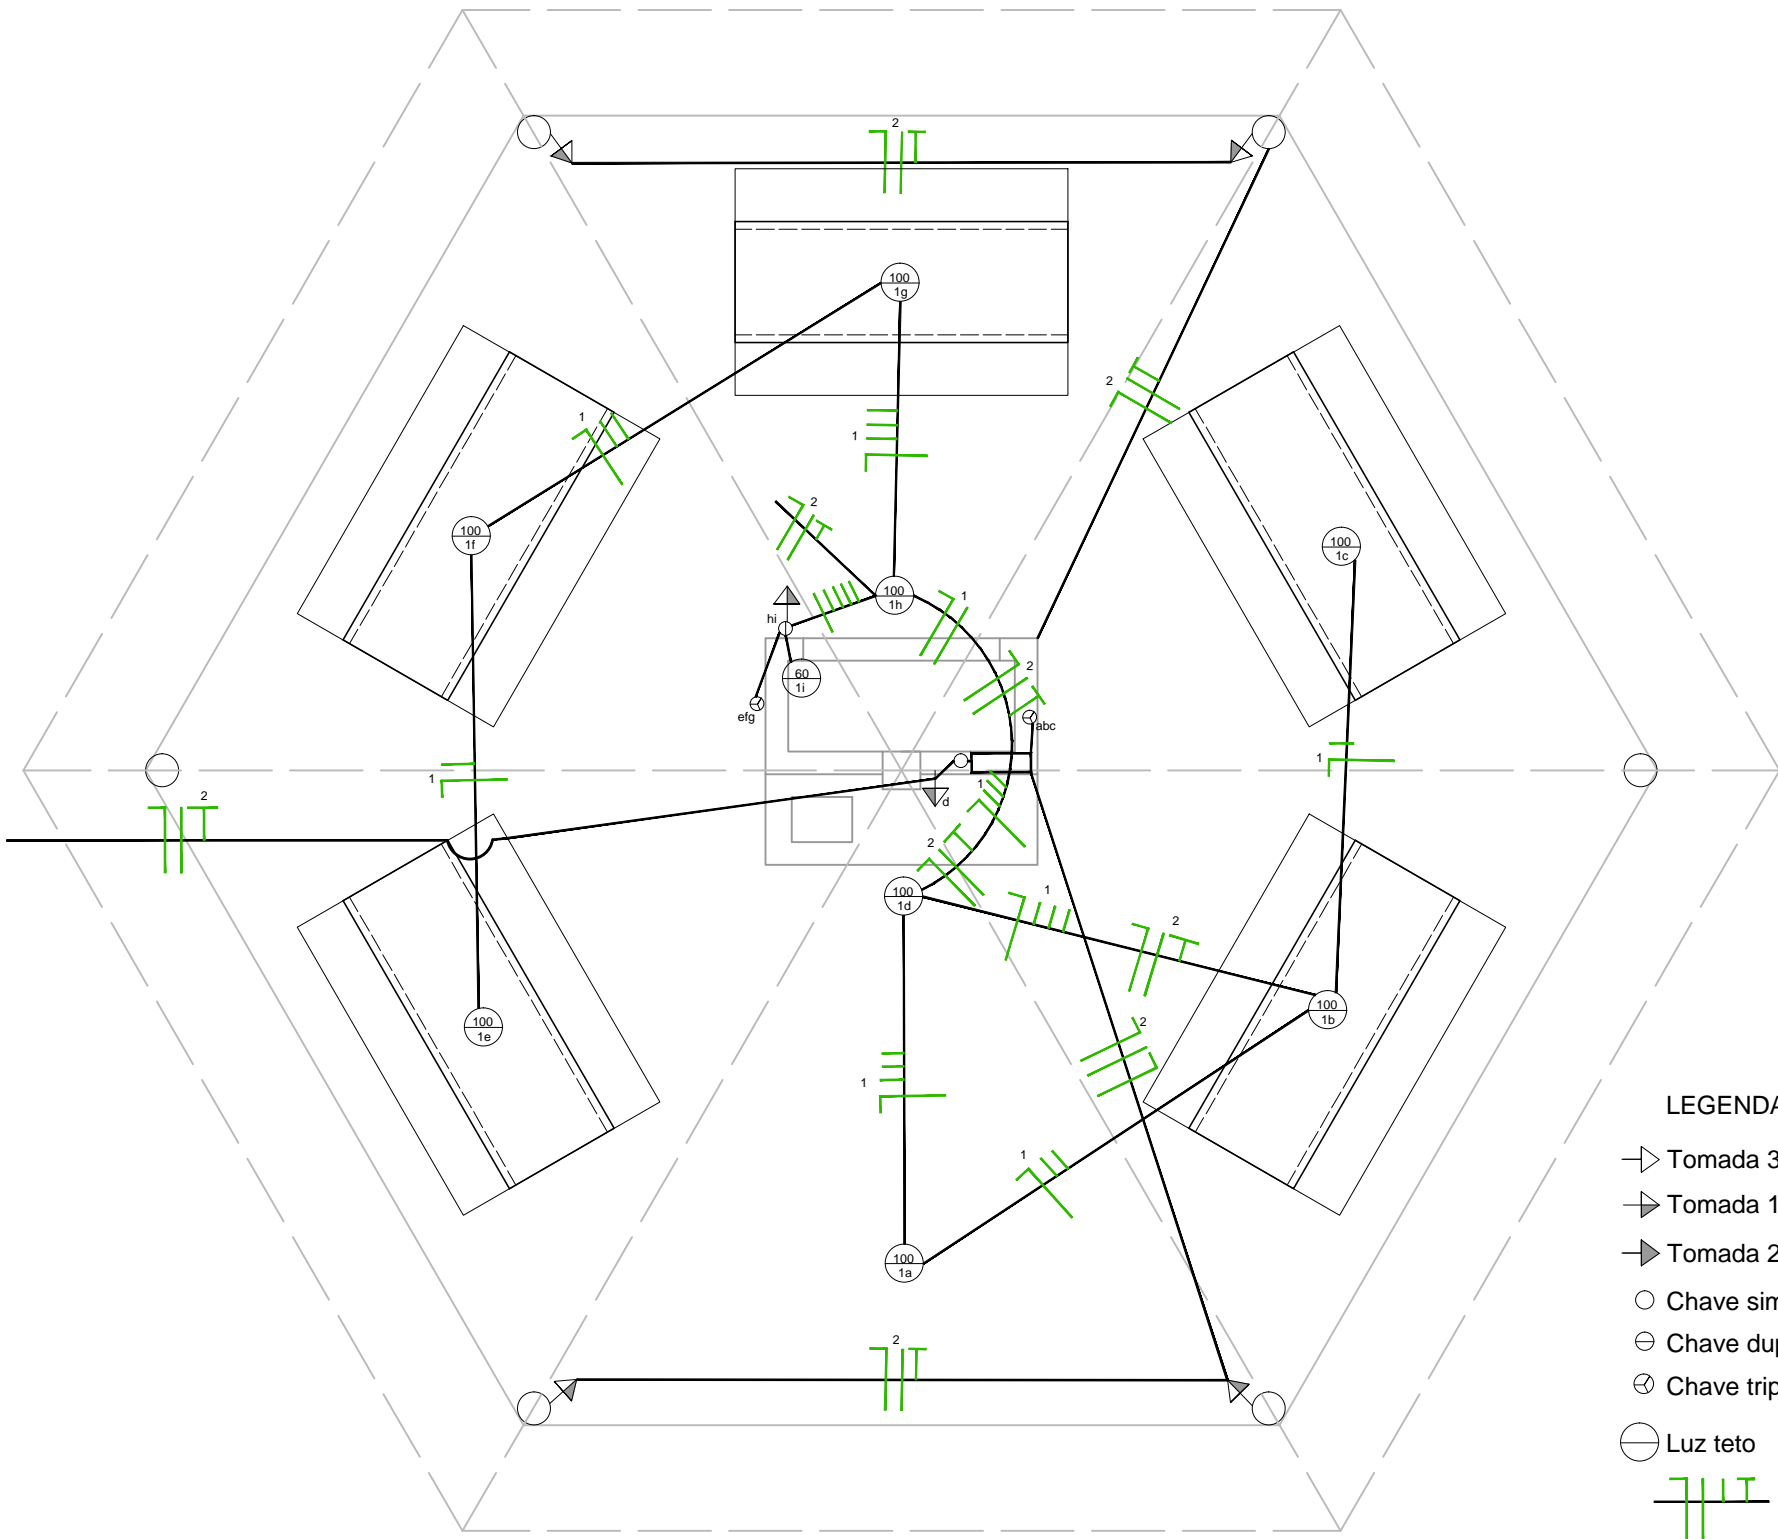


Projeto Elétrico

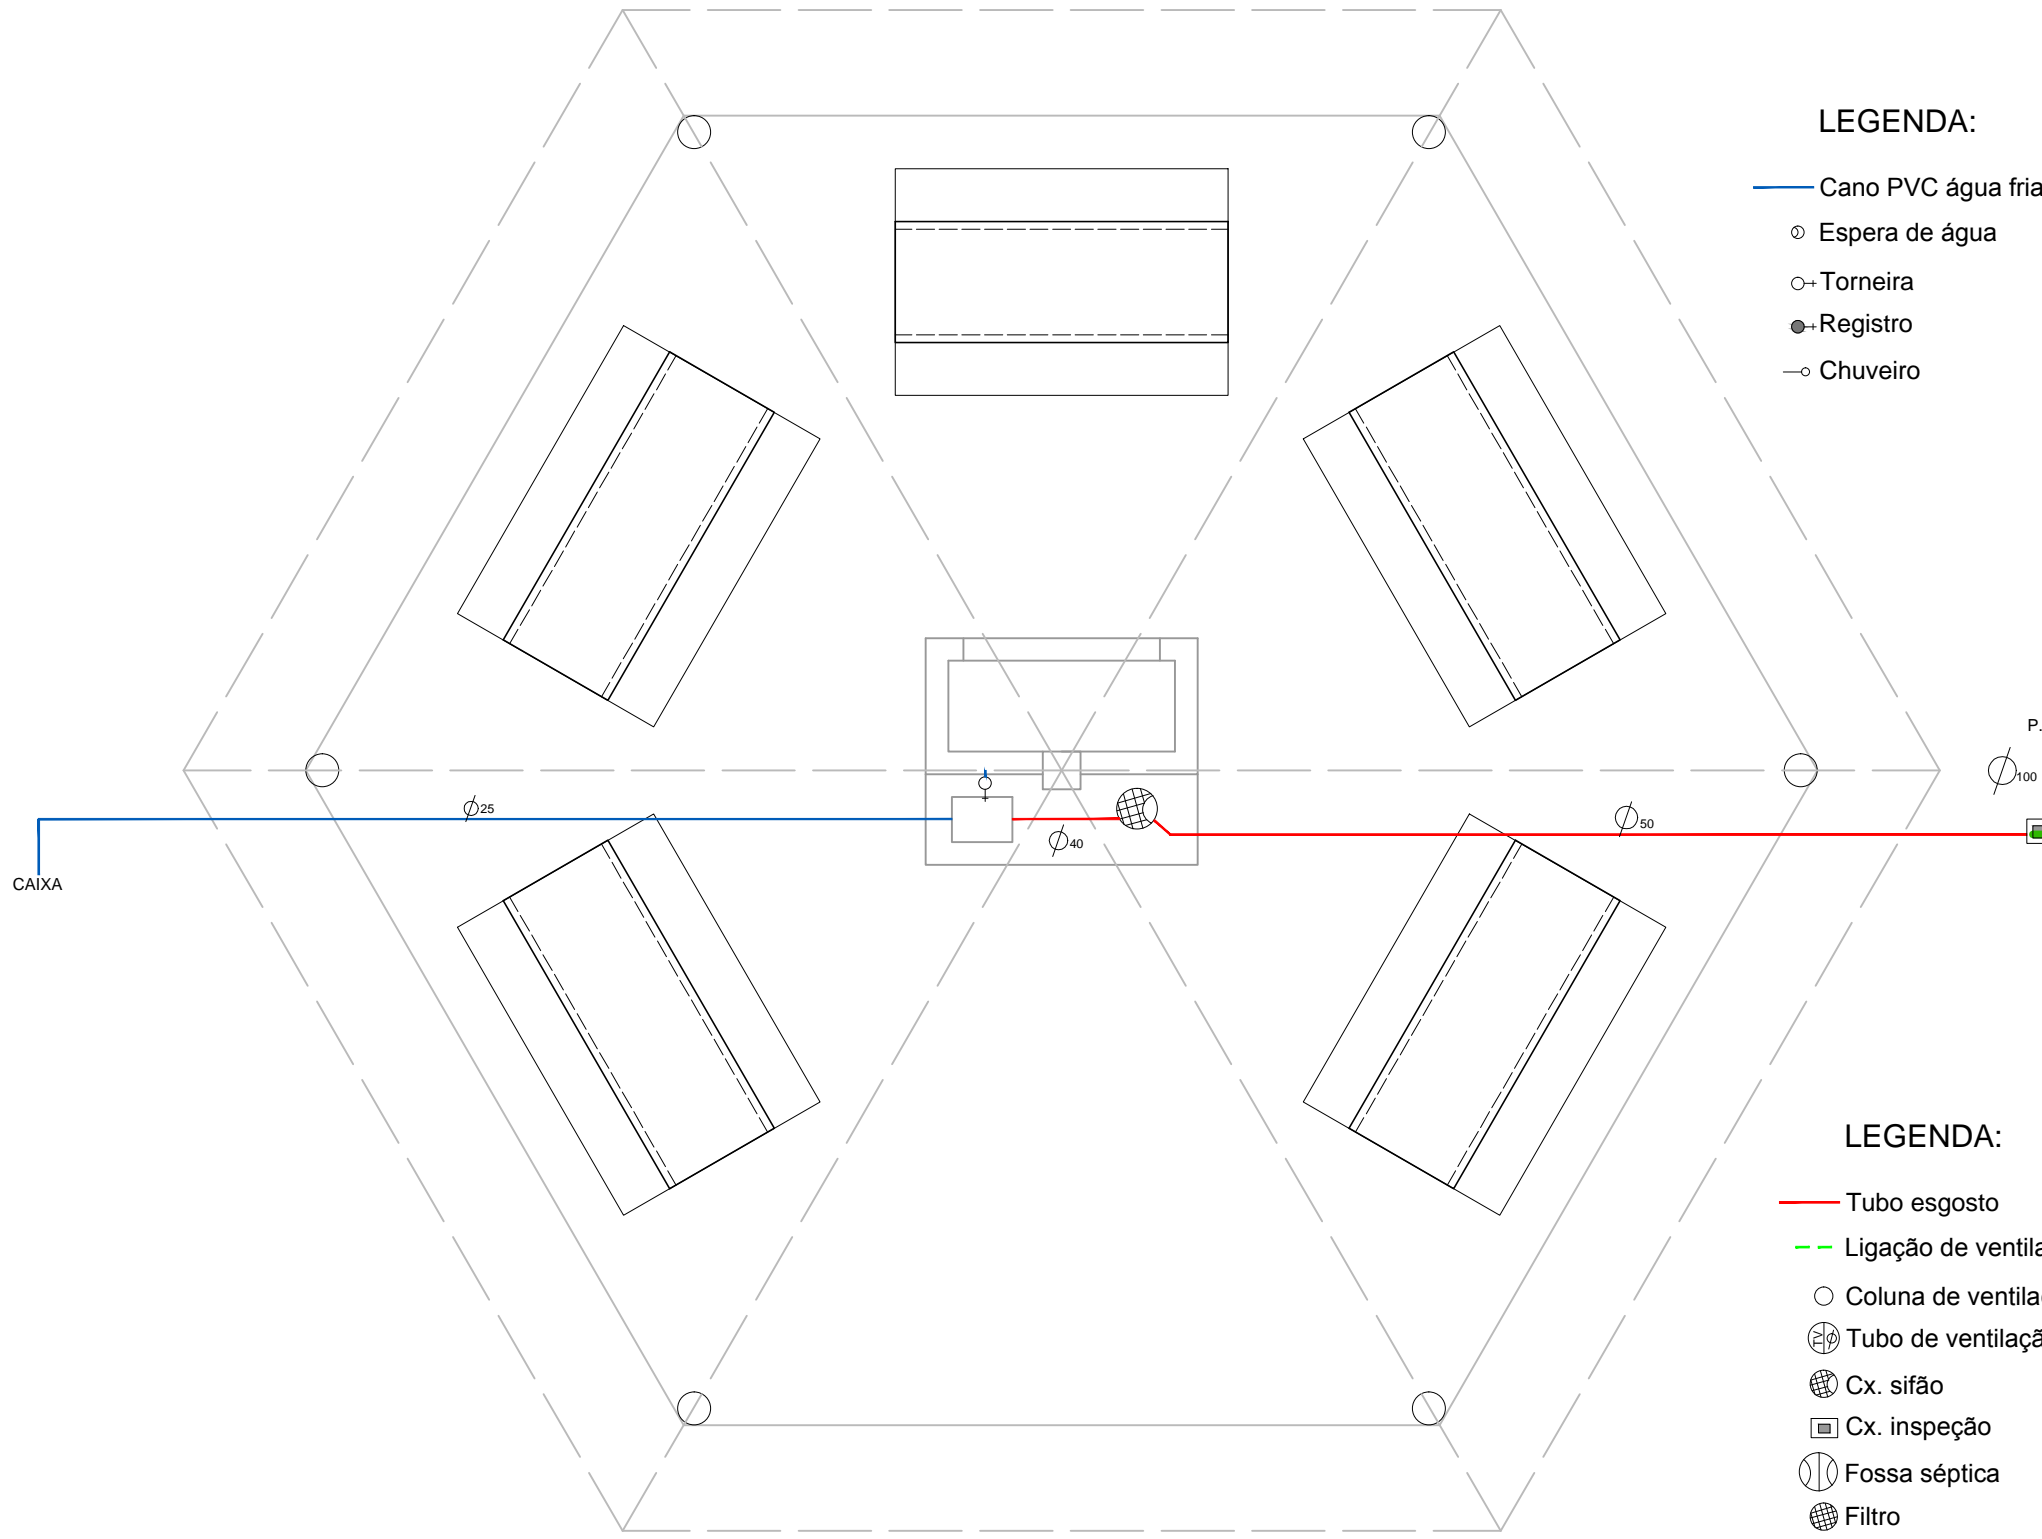


Projeto Hidrossanitário

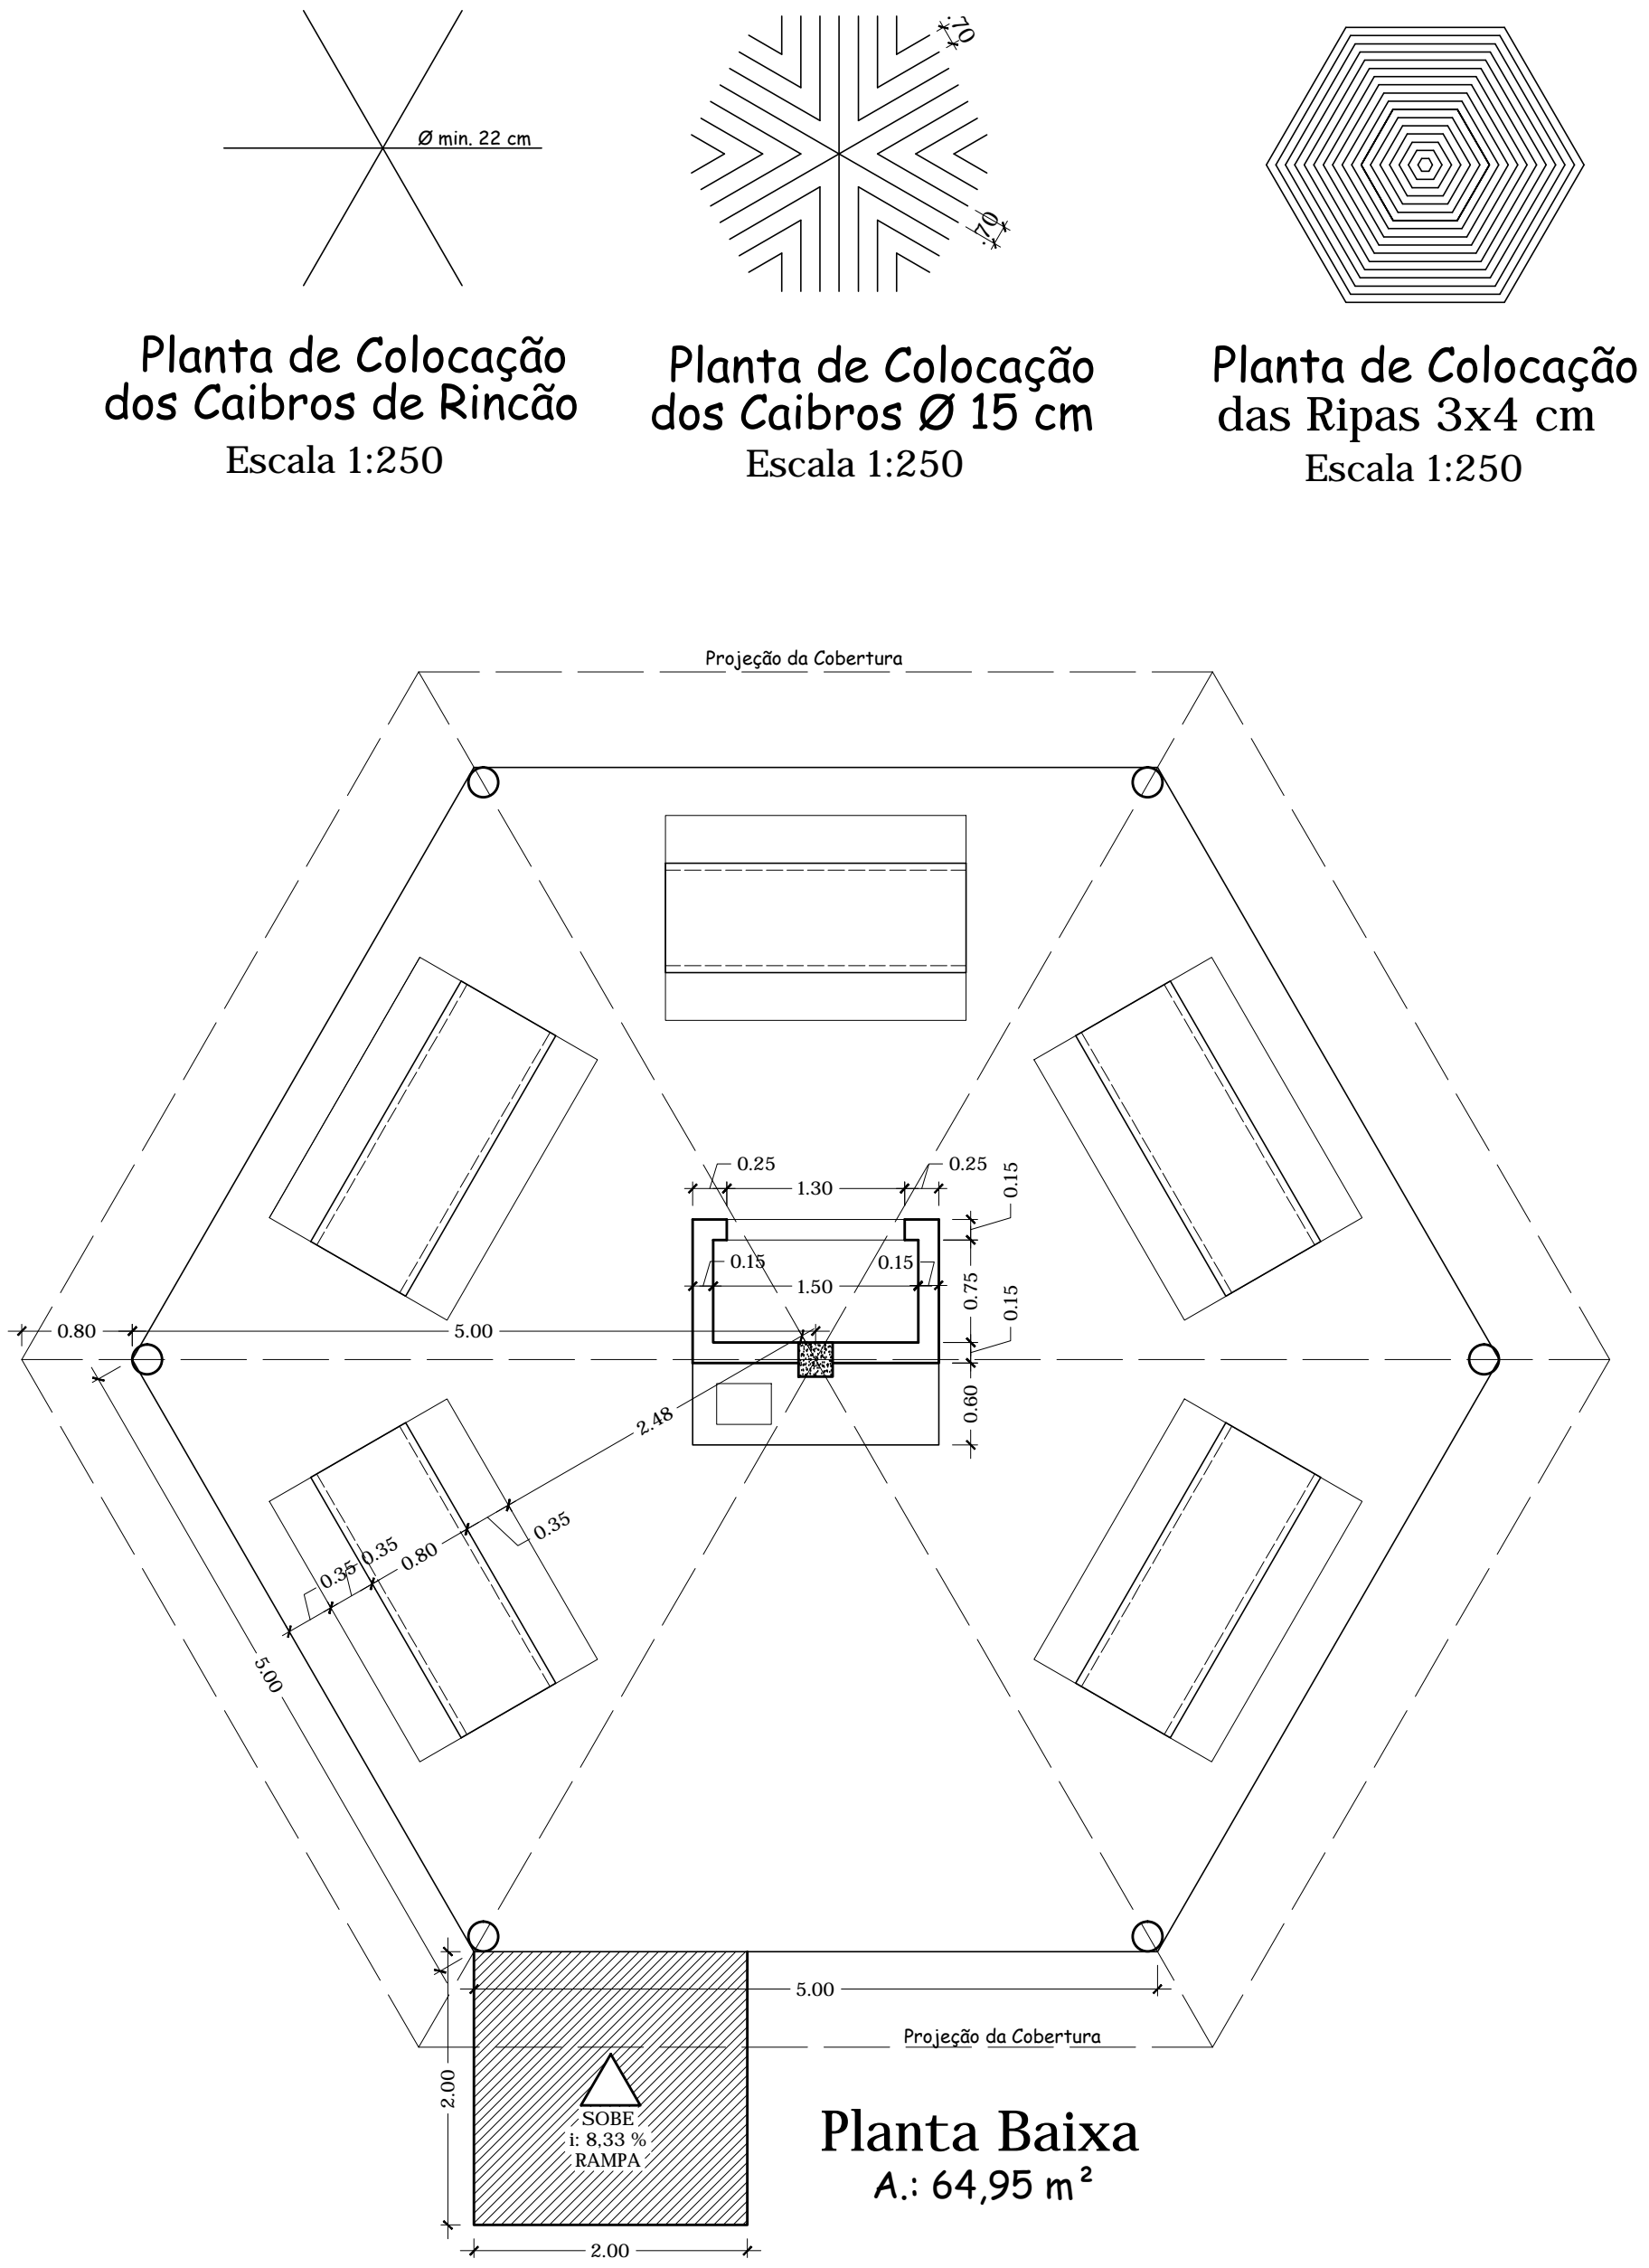


Planta Baixa
A.: 64,95 m²

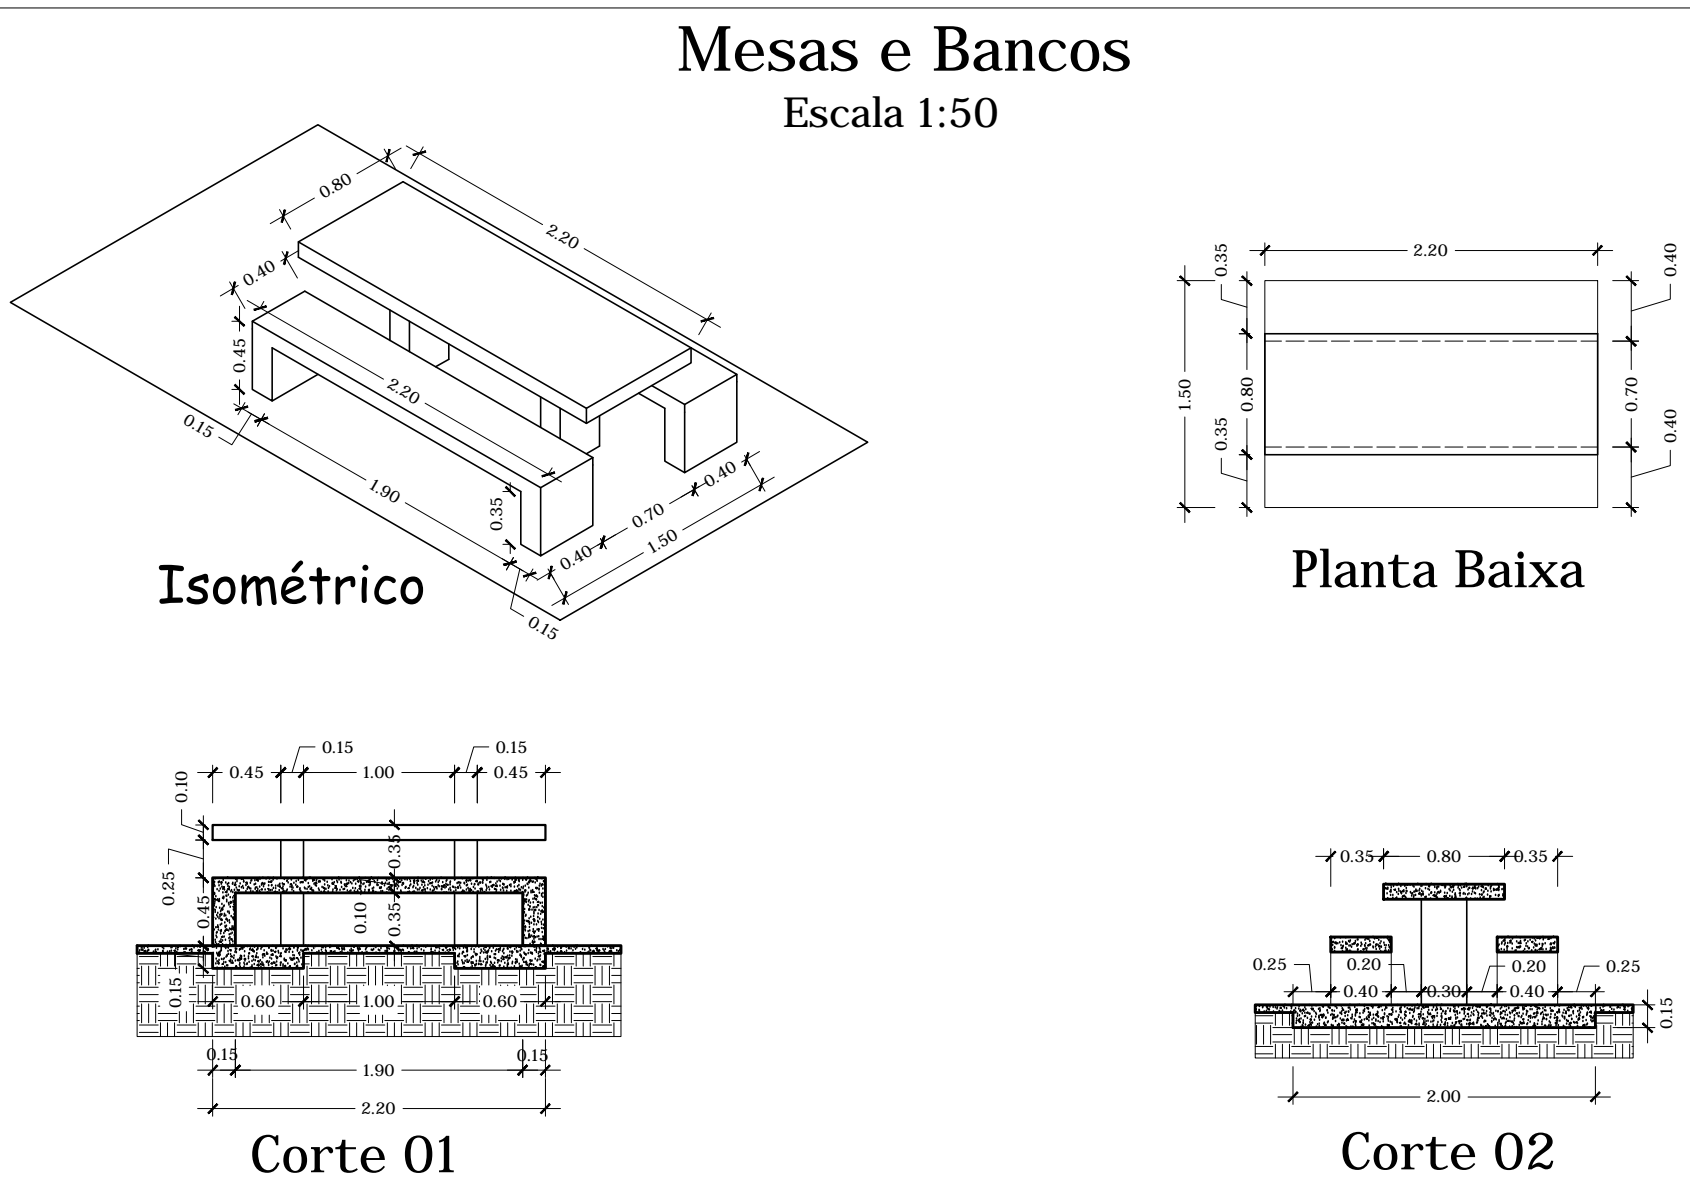

Mesas e Bancos
Escala 1:50

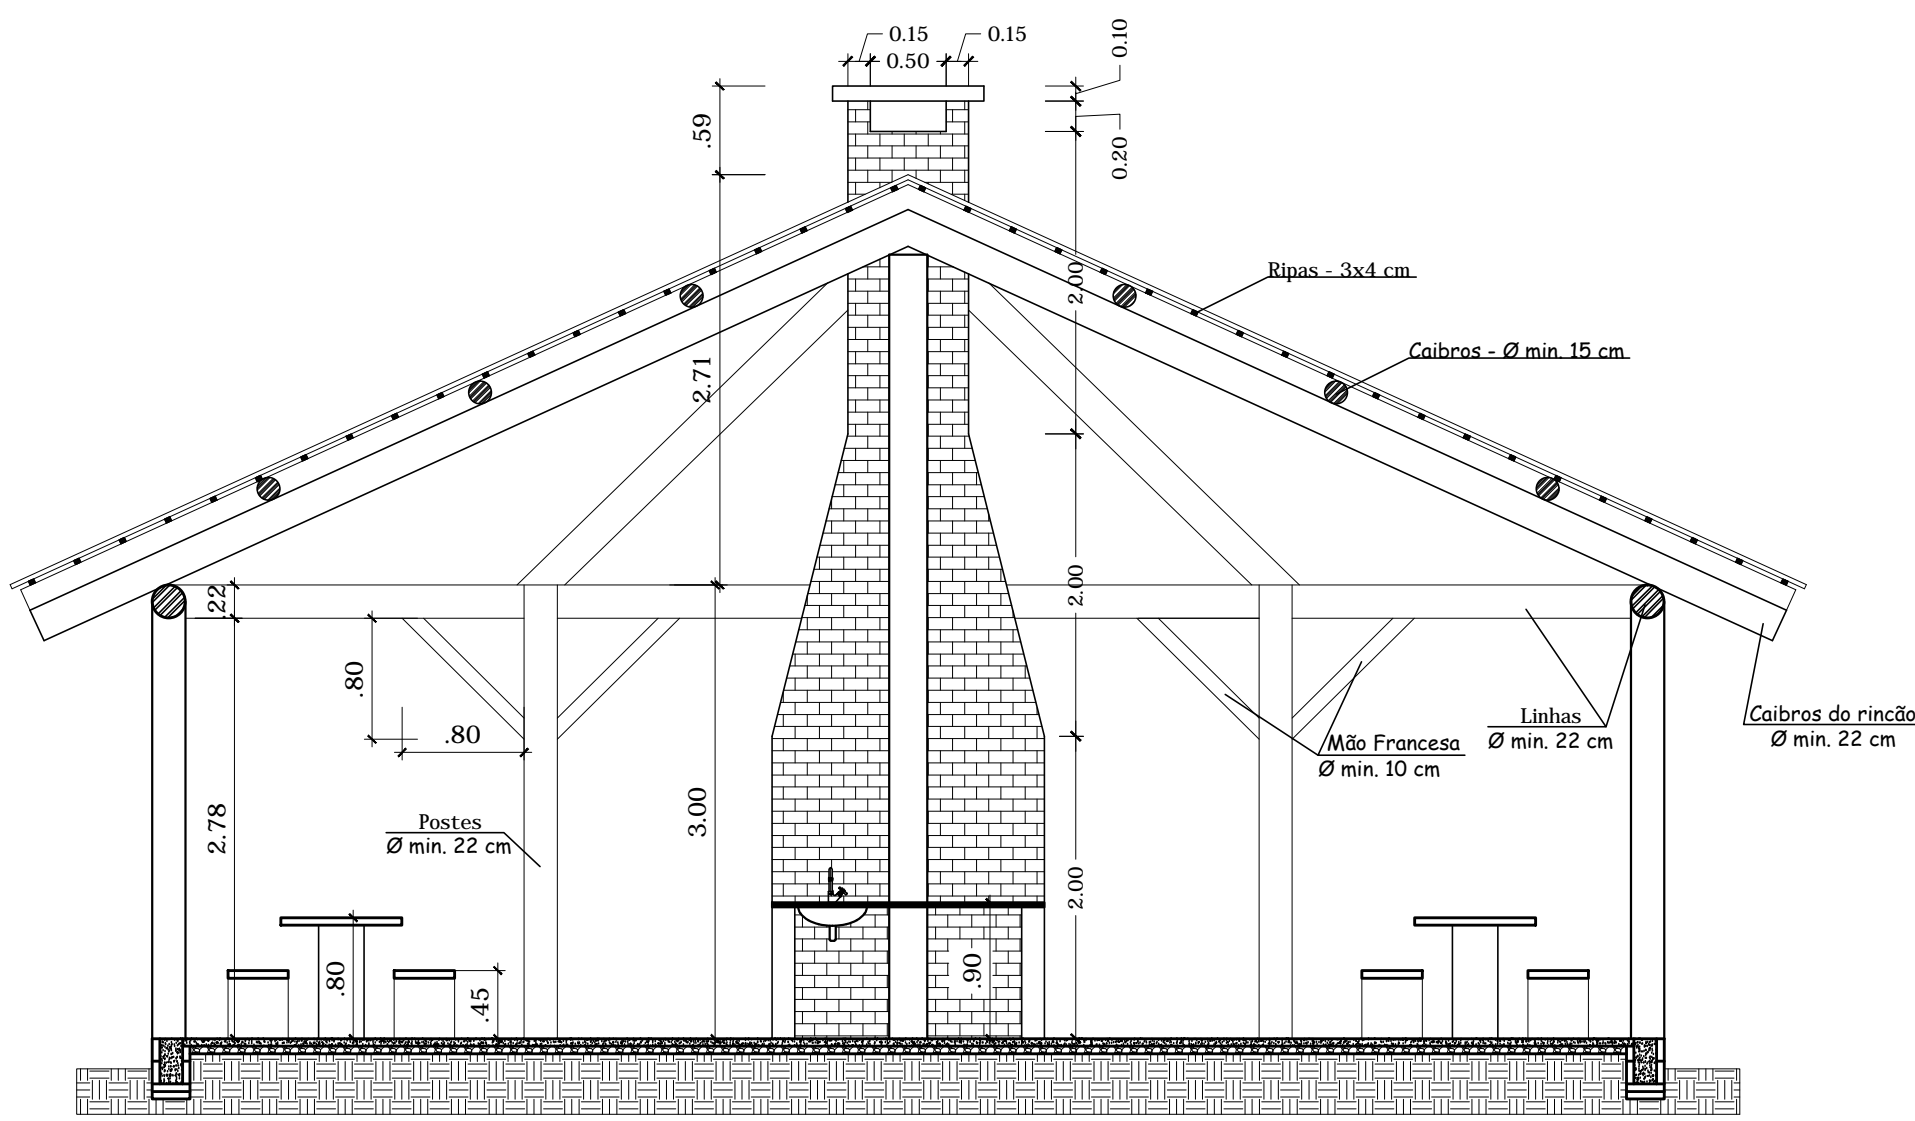

Corte A-A

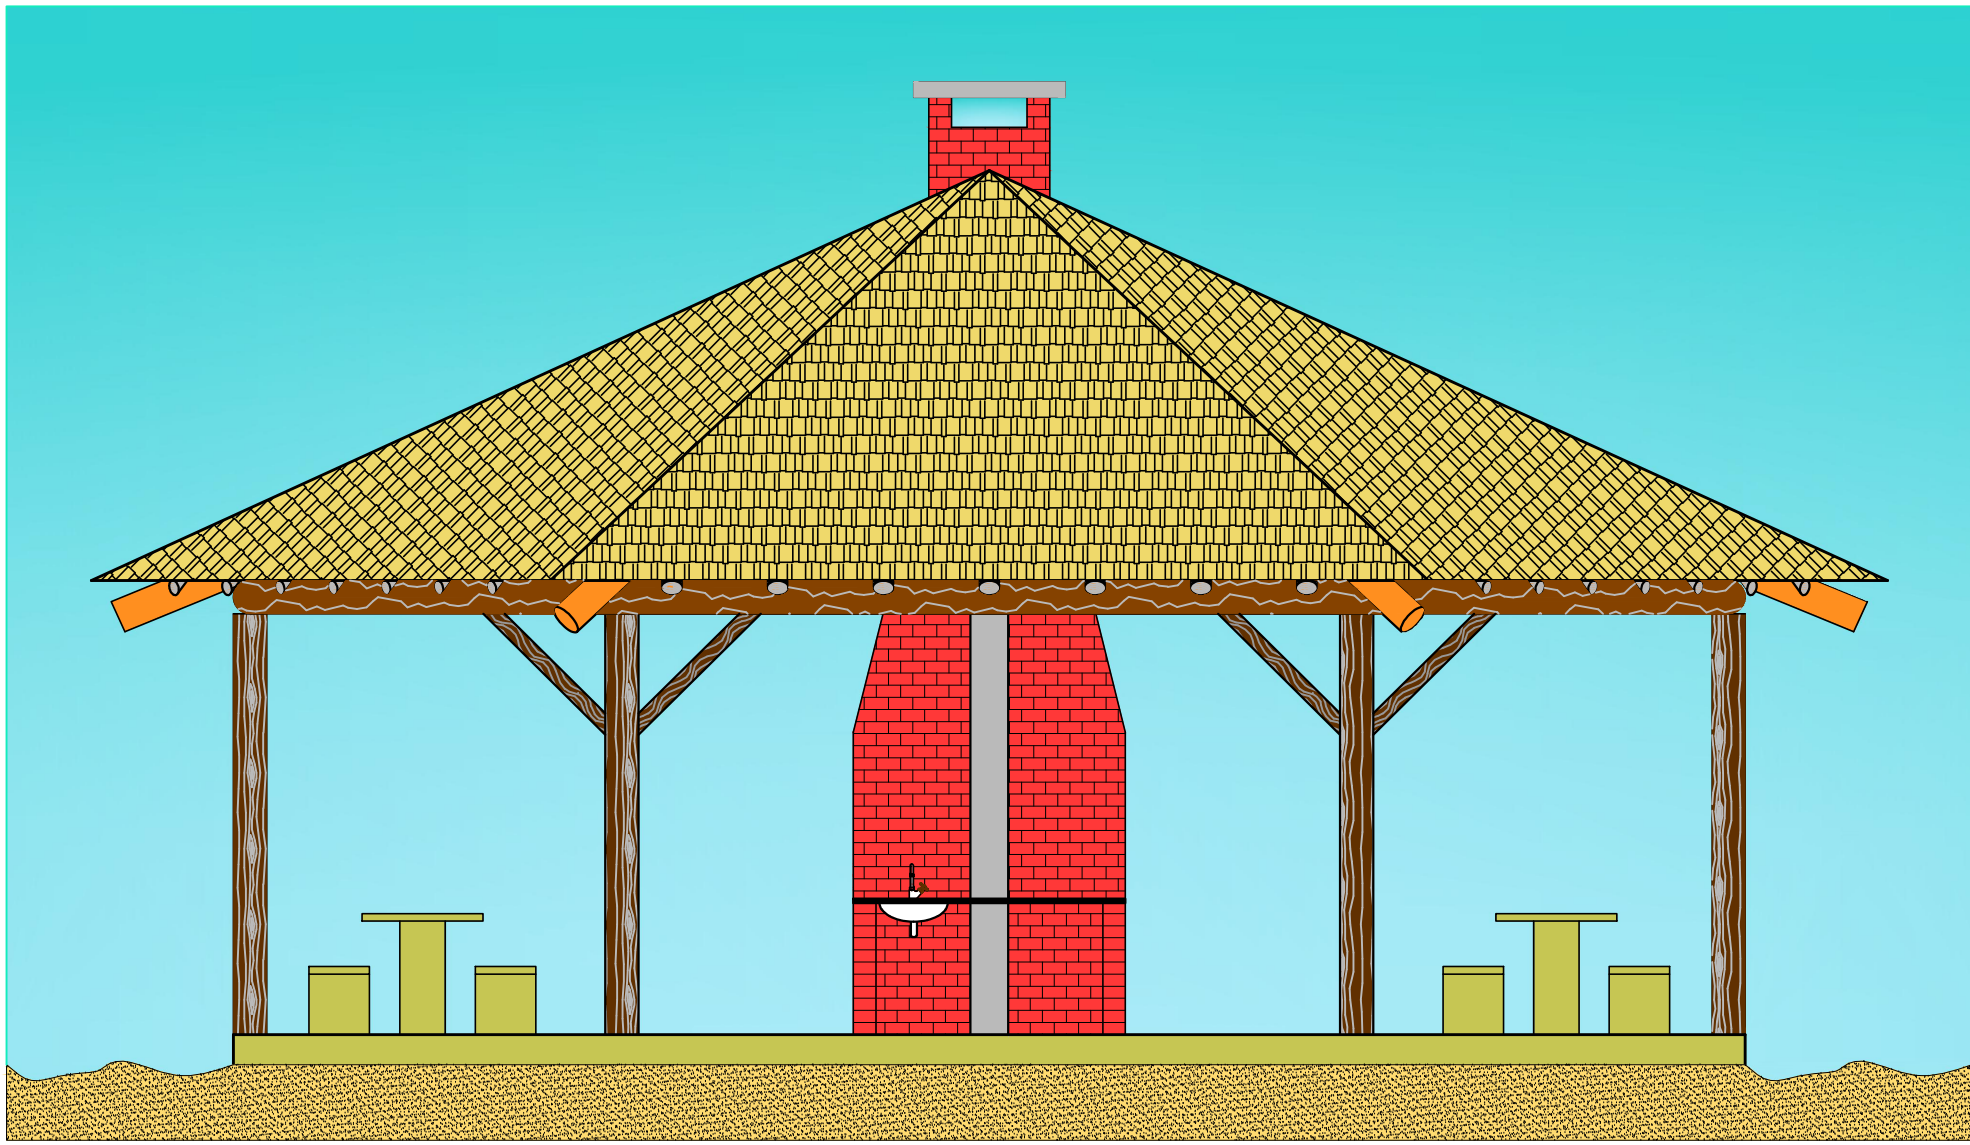

Fachada

OBS: Antes do início da execução, deverá ser solicitado junto ao setor de Engenharia da Prefeitura Municipal os detalhes referentes as fixações dos postes, caibros e demais estruturas de madeira.

Prefeitura Municipal de Roque Gonzales											
ADMINISTRAÇÃO											
SADI WUST RIBAS e LINO BERWALDT WOHLFARDT											
Rua Padre Anchieta 221, FONE: 55 3365 3300 - email: pmrg@roquegonzales.rs.com.br											
OBRA	PROJETO	PROJETO ARQUITETÔNICO			NUMERO	01					
	RESPONSÁVEL TÉCNICO:				ESCALA	1: 50 & IND.					
	Silvano Petter Hoss Engenheiro Civil - CREA RS 42.960 - CPF: 184.786.039-72				ASSINADO	DOUGLAS					
	OBRA				BALNEÁRIO MUNICIPAL - PRAINHA			DATA	JULHO 2014		
ENDEREÇO	Zona Urbana - Margem do lago da UHPJ				PROJETO						
PROJETO DO QUIOSQUE COLETIVO											
A0/A1 - 118,9x59,4 cm - 1:0,05											