


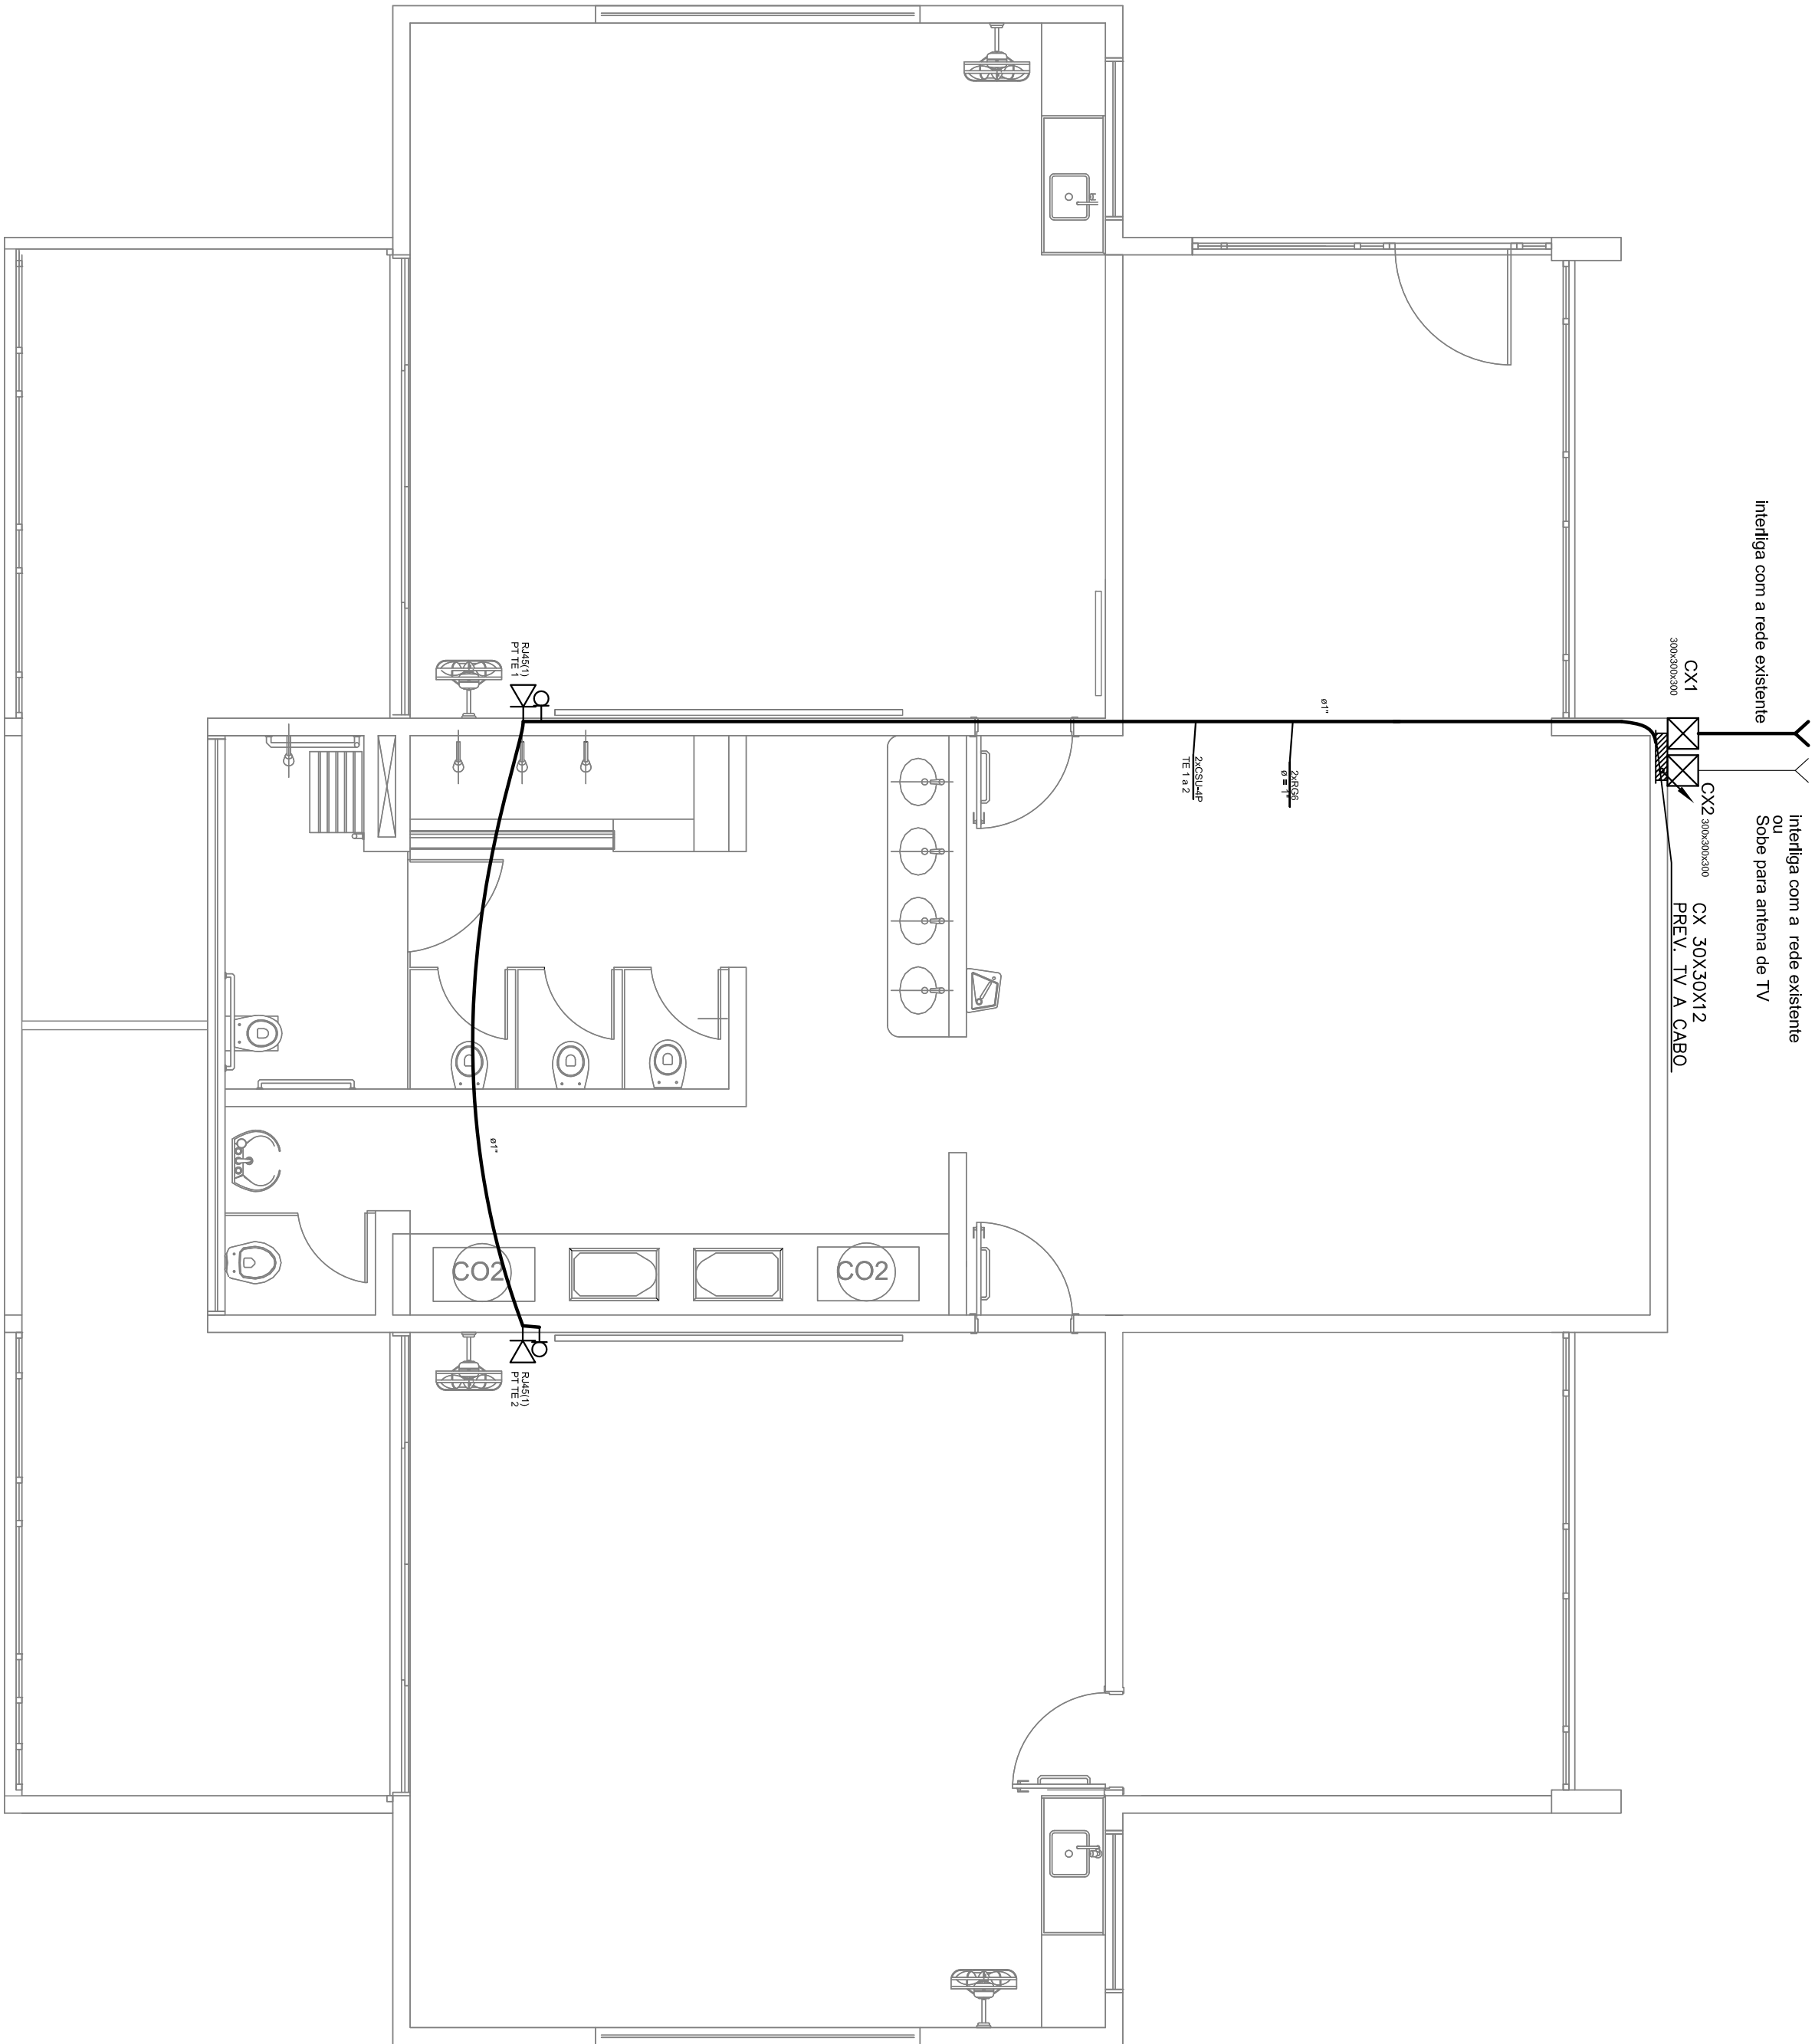

300x300x300

Caixa de passagem de embulir no piso

▢

▢

Ponto de TV a 1,10m do piso

▢

▢

Tomada RJ45 a 0,30m do piso

▢

▢

Subida para antena

1 PLANTA BAIXA

ESCALA 1/50