


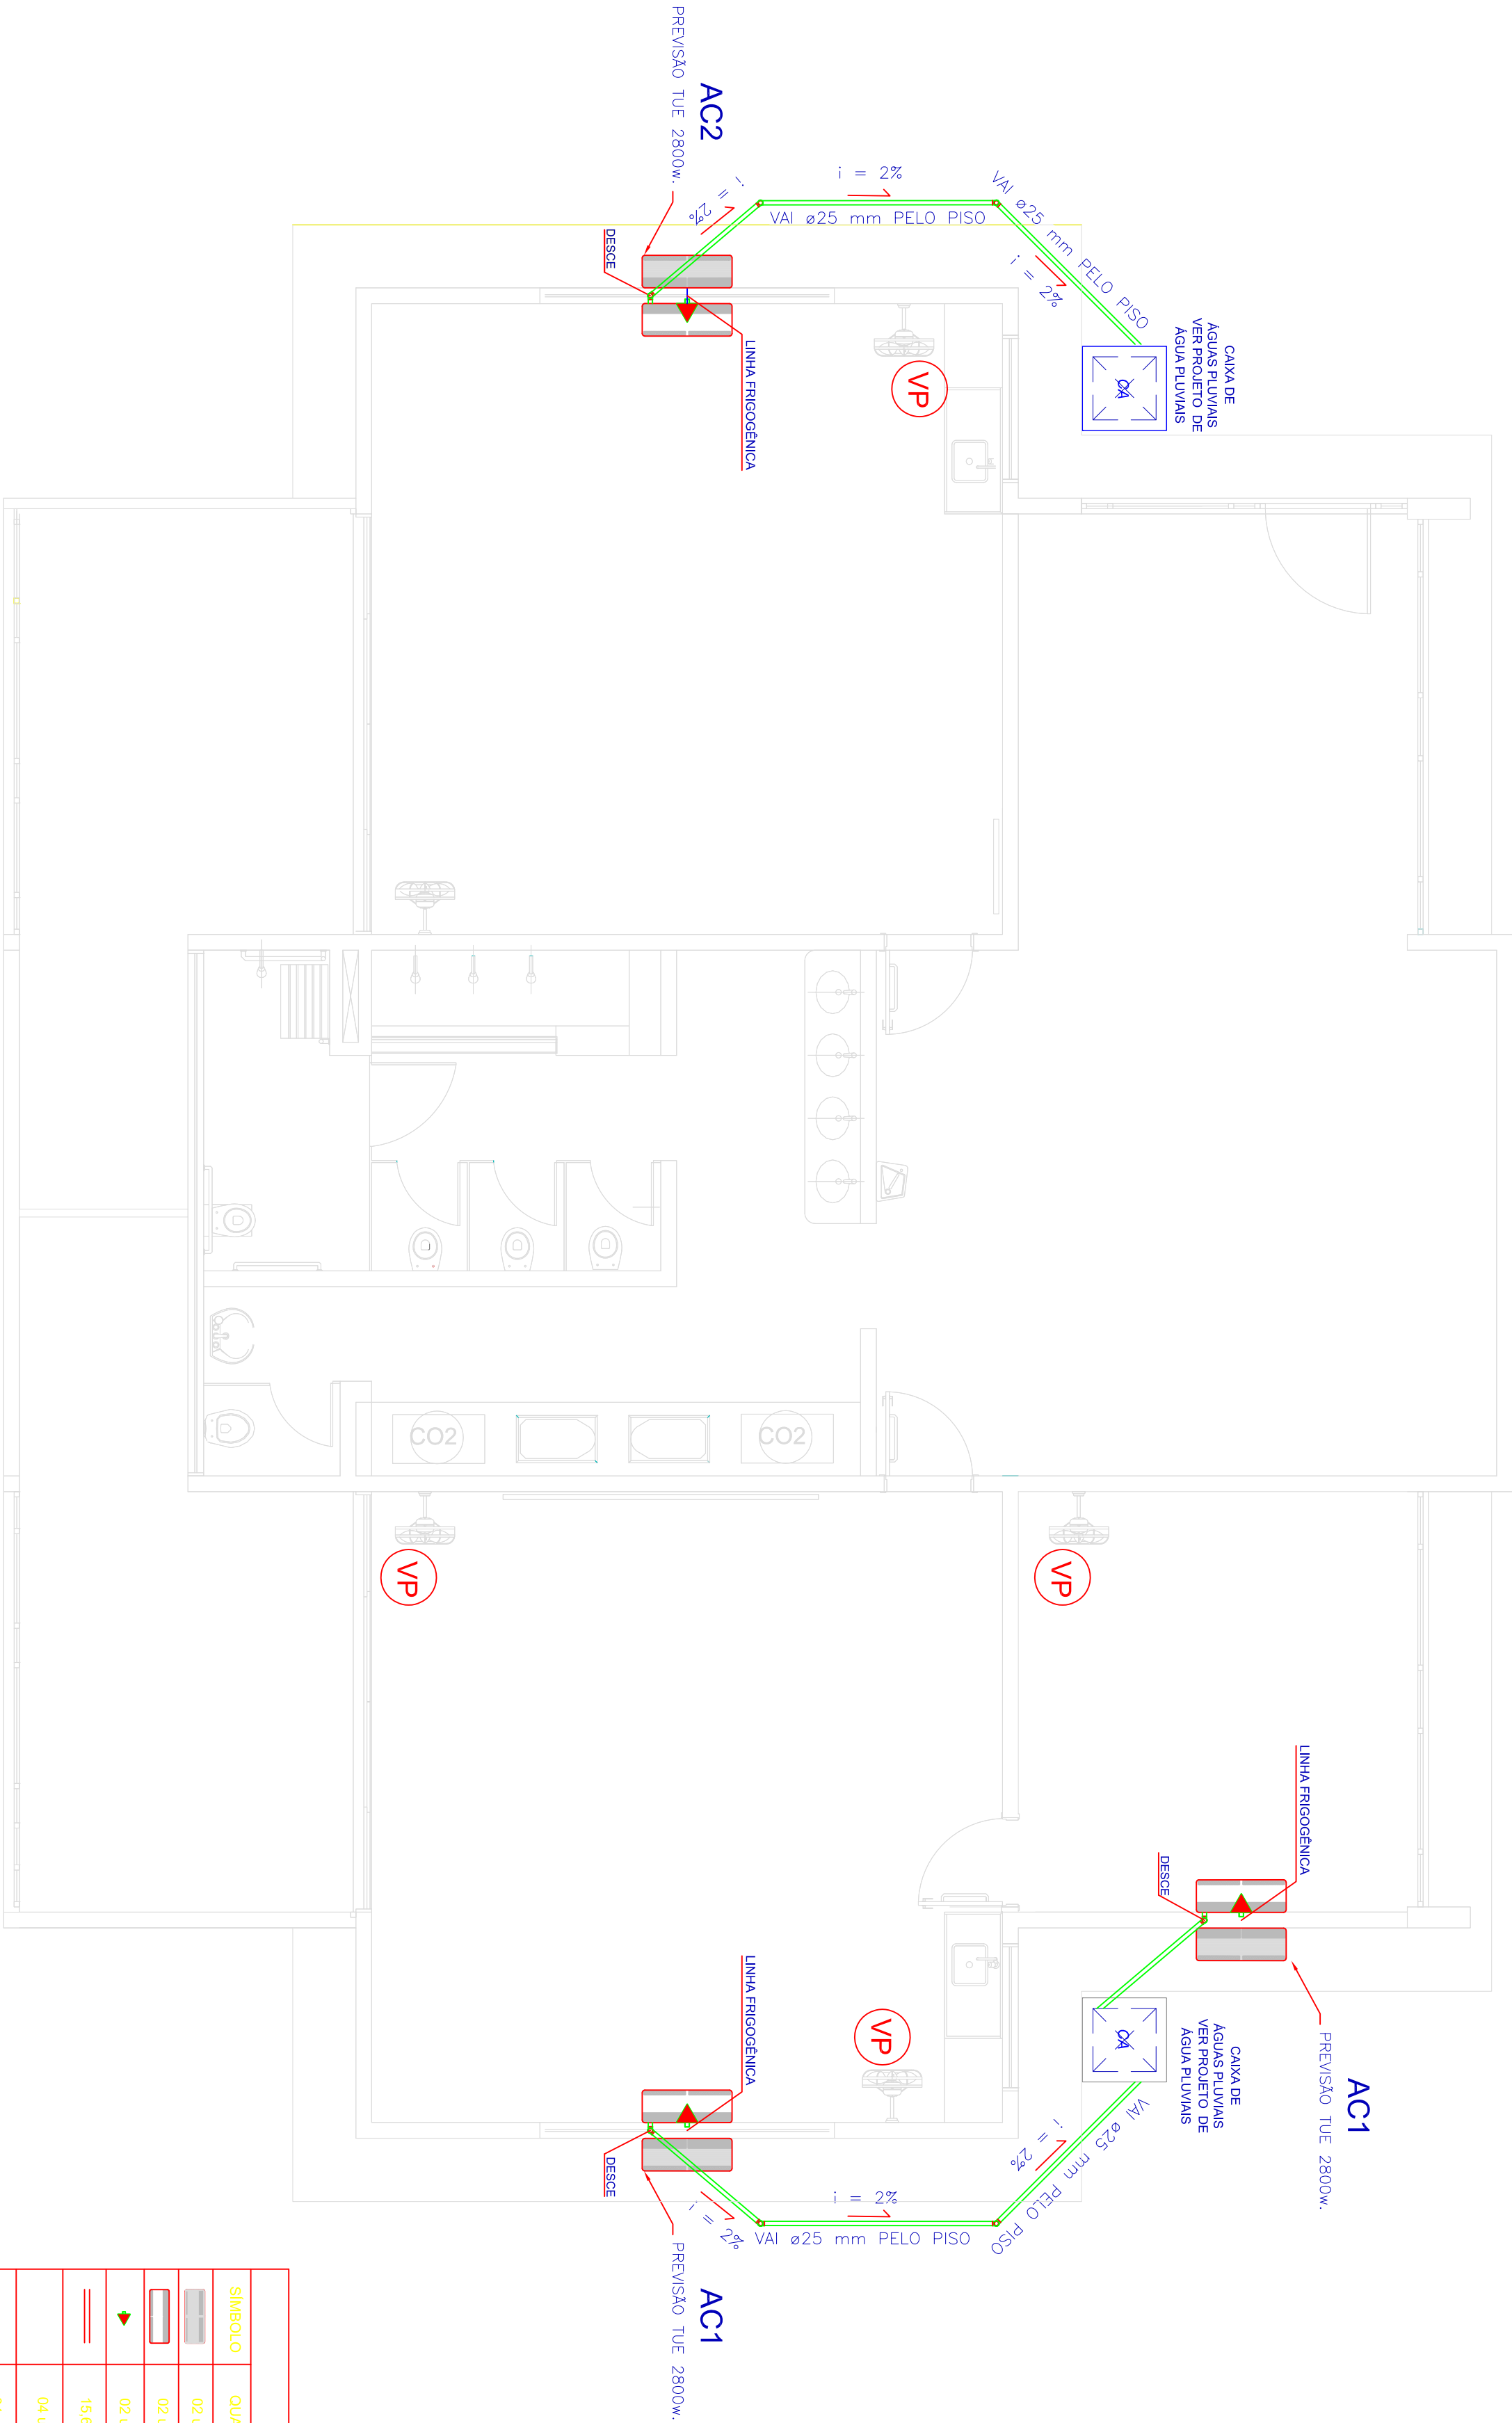

1 PLANTA BAIXA
ESCALA 1/30

LEGENDA FONTES	
SÍMBOLO	QUANT. DESCRIÇÃO
	02 und. SUGESTÃO DE UNIDADE EVAPORADORA H=2,80m - CX. 4'x4'
	02 und. SUGESTÃO DE UNIDADE CONDENSADORA H=2,60m - CX. 2'x4'
	02 und. TOMBIA ALTA A 2,80 DO PISO
	15,60m TUBO PVC SOLDAVEL Ø 25 mm
	04 und. CURVA 45
	04 und. JOELHO 90
	CA - CAIXA DE AREIA COM GRELHA 18x15 cm - CAIXA DA REDE DE ÁGUAS PLUVIAIS

- NOTAS:
- 1 - MATERIAL: TUBULAÇÕES PARA INTERLIGAÇÃO DOS EQUIPAMENTOS: COBRE PARA GÁS ELÉTRÓDUTO DE PVC PARA CONDUTE
 - 2 - TUBULAÇÃO PARA DRENO - PVC SOLDAVEL DE 25 mm
 - 3 - TRABALHAR ESTE PROJETO JUNTAMENTE COM O ELÉTRICO.
 - 3 - SEGUR ORIENTAÇÕES ESPECÍFICAS DO FABRICANTE.

PROJETO PADRÃO - FNDE

PROPRIETÁRIO :	MUNICÍPIO DE RIOQUE GONZALES
ENFEREÇO:	
MUNICÍPIO -- UF:	
PROPRIETÁRIO	
RESP. TÉCNICO	CREA
AUTOR DO PROJETO	CAU
DUTO	CREA

OBSERVAÇÕES:	
	RA

MÓDULO DE EDUCAÇÃO INFANTIL			
PROJETO DE INSTALAÇÕES			
COORDENAÇÃO	CLIMATIZAÇÃO		ECL
CGEST - Coordenação Geral de Infraestrutura Educacional	PLANTA BAIXA		
REVISÃO	ESCALA	PRONCHIA	
R.00	1/30	01/01	
FORMATO	DATA DE EMISSÃO		
período (01/14/2021)	14/03/2021		