
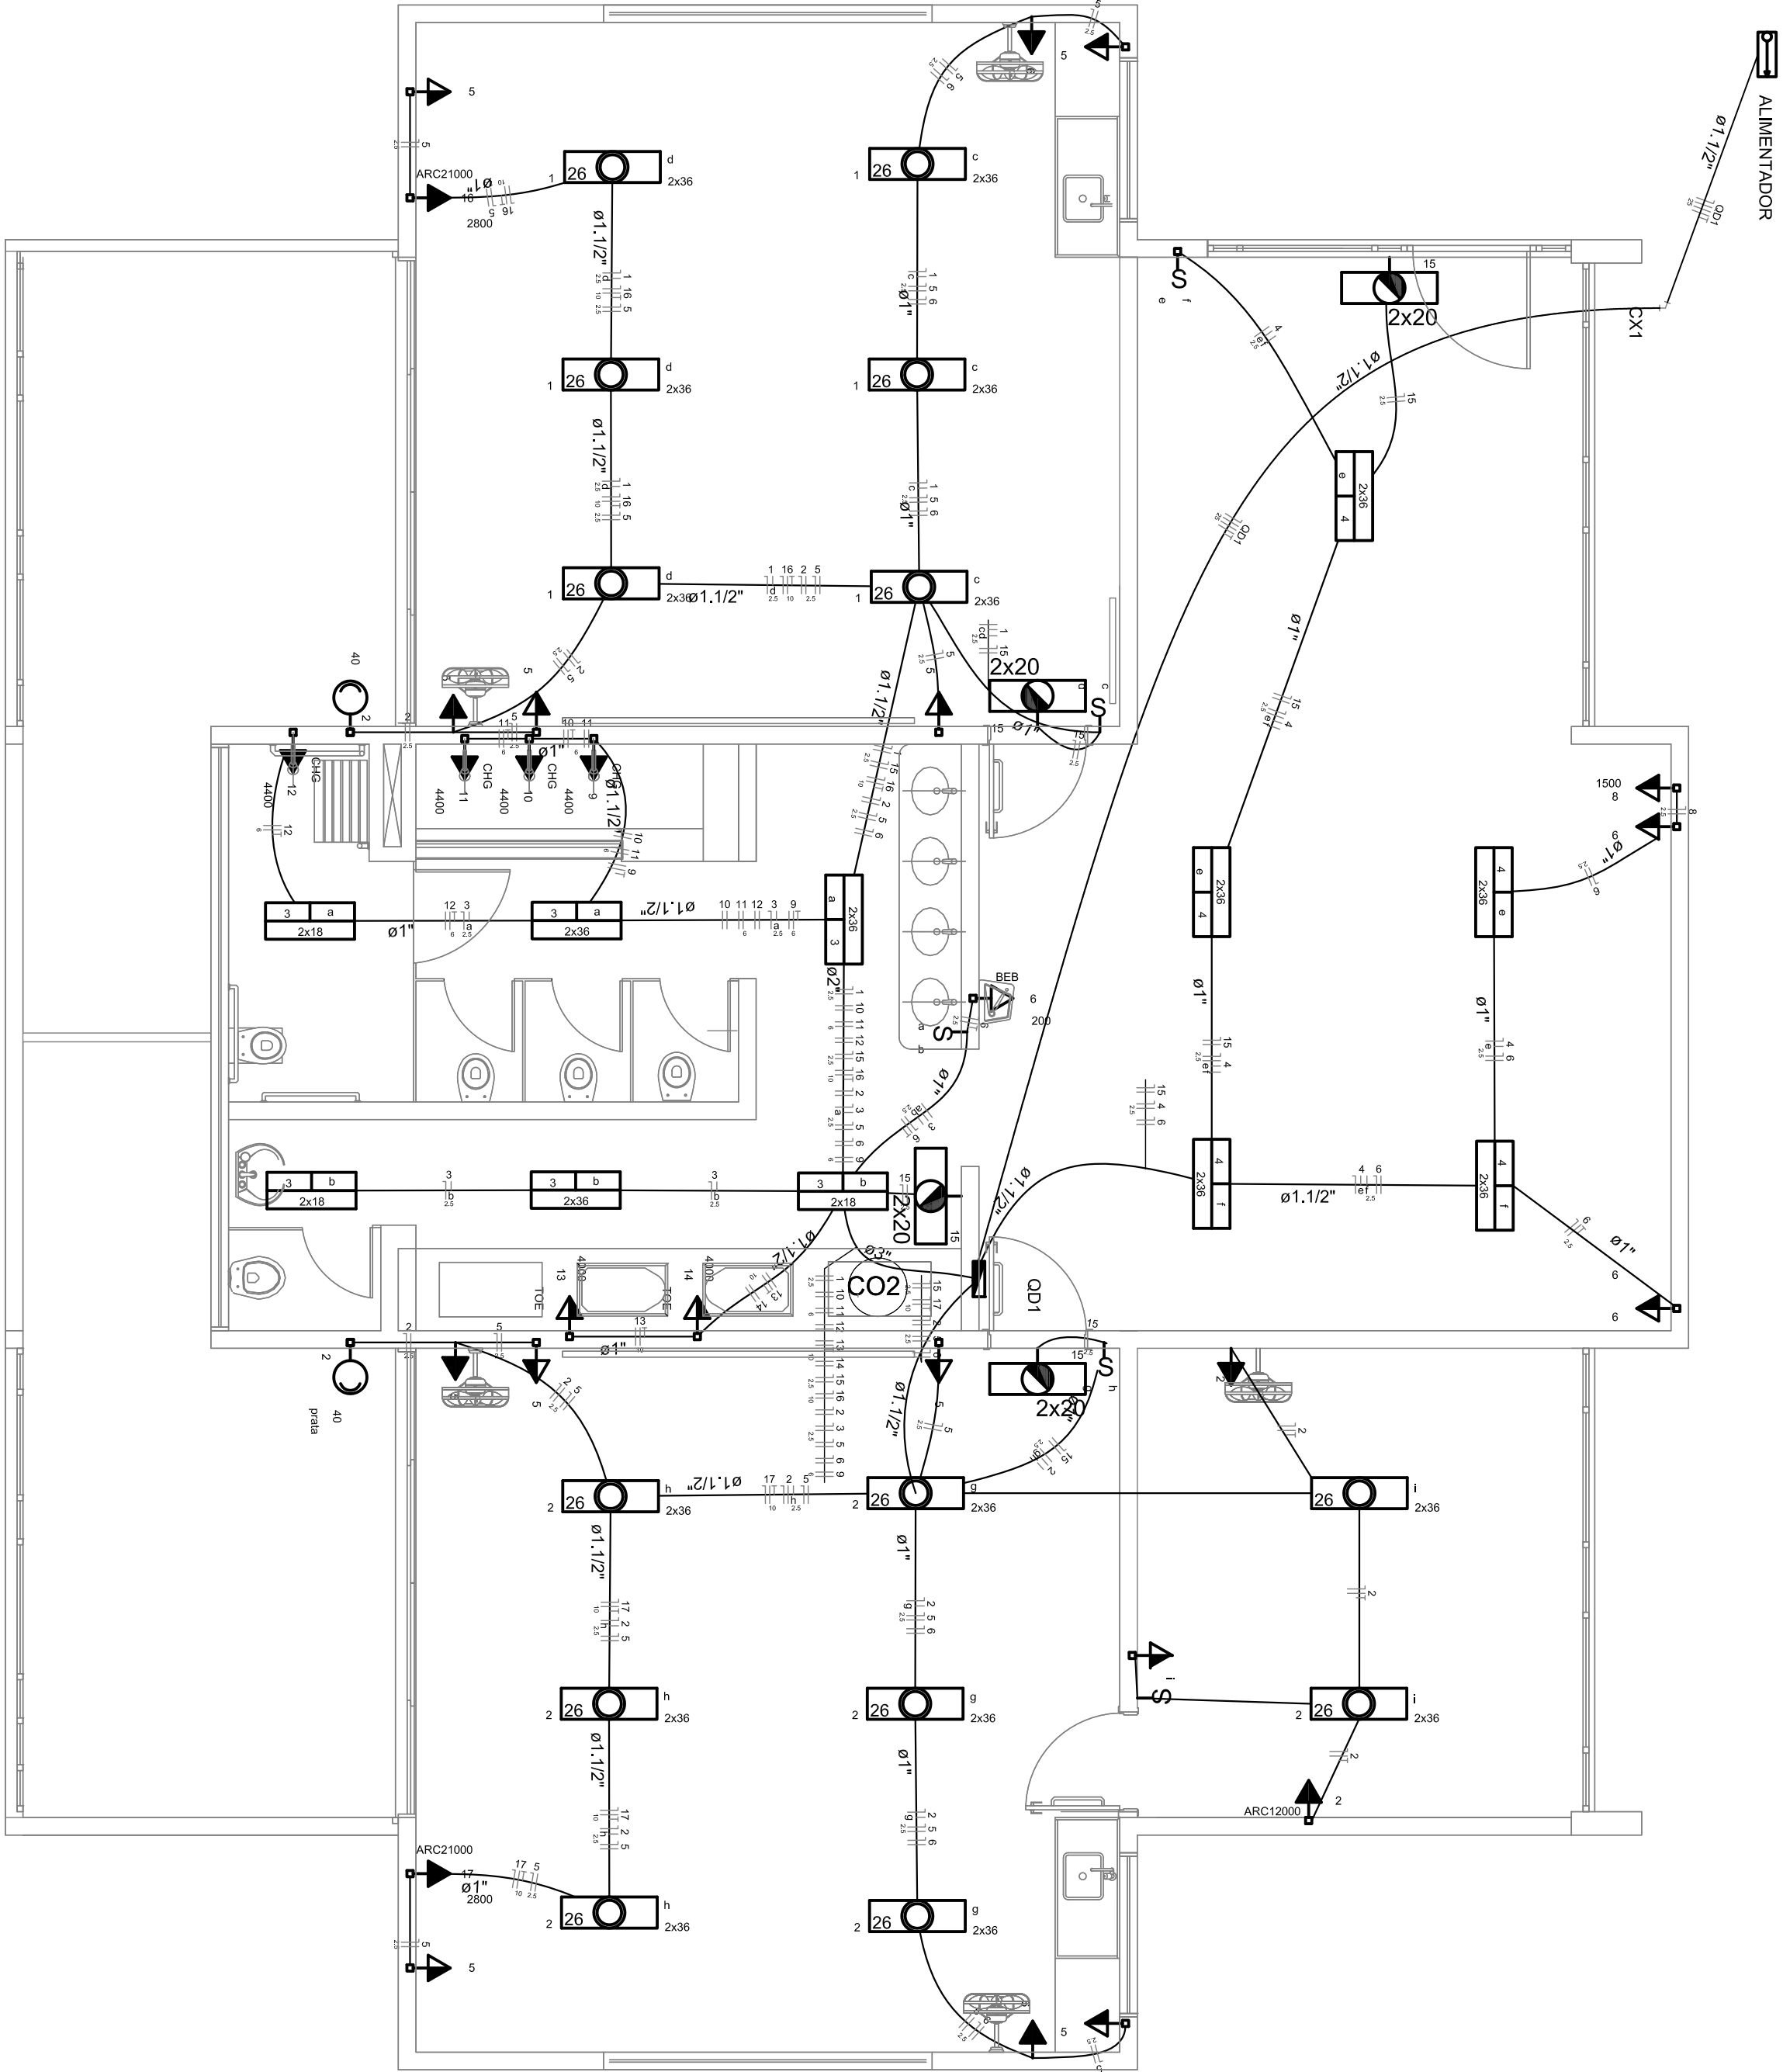


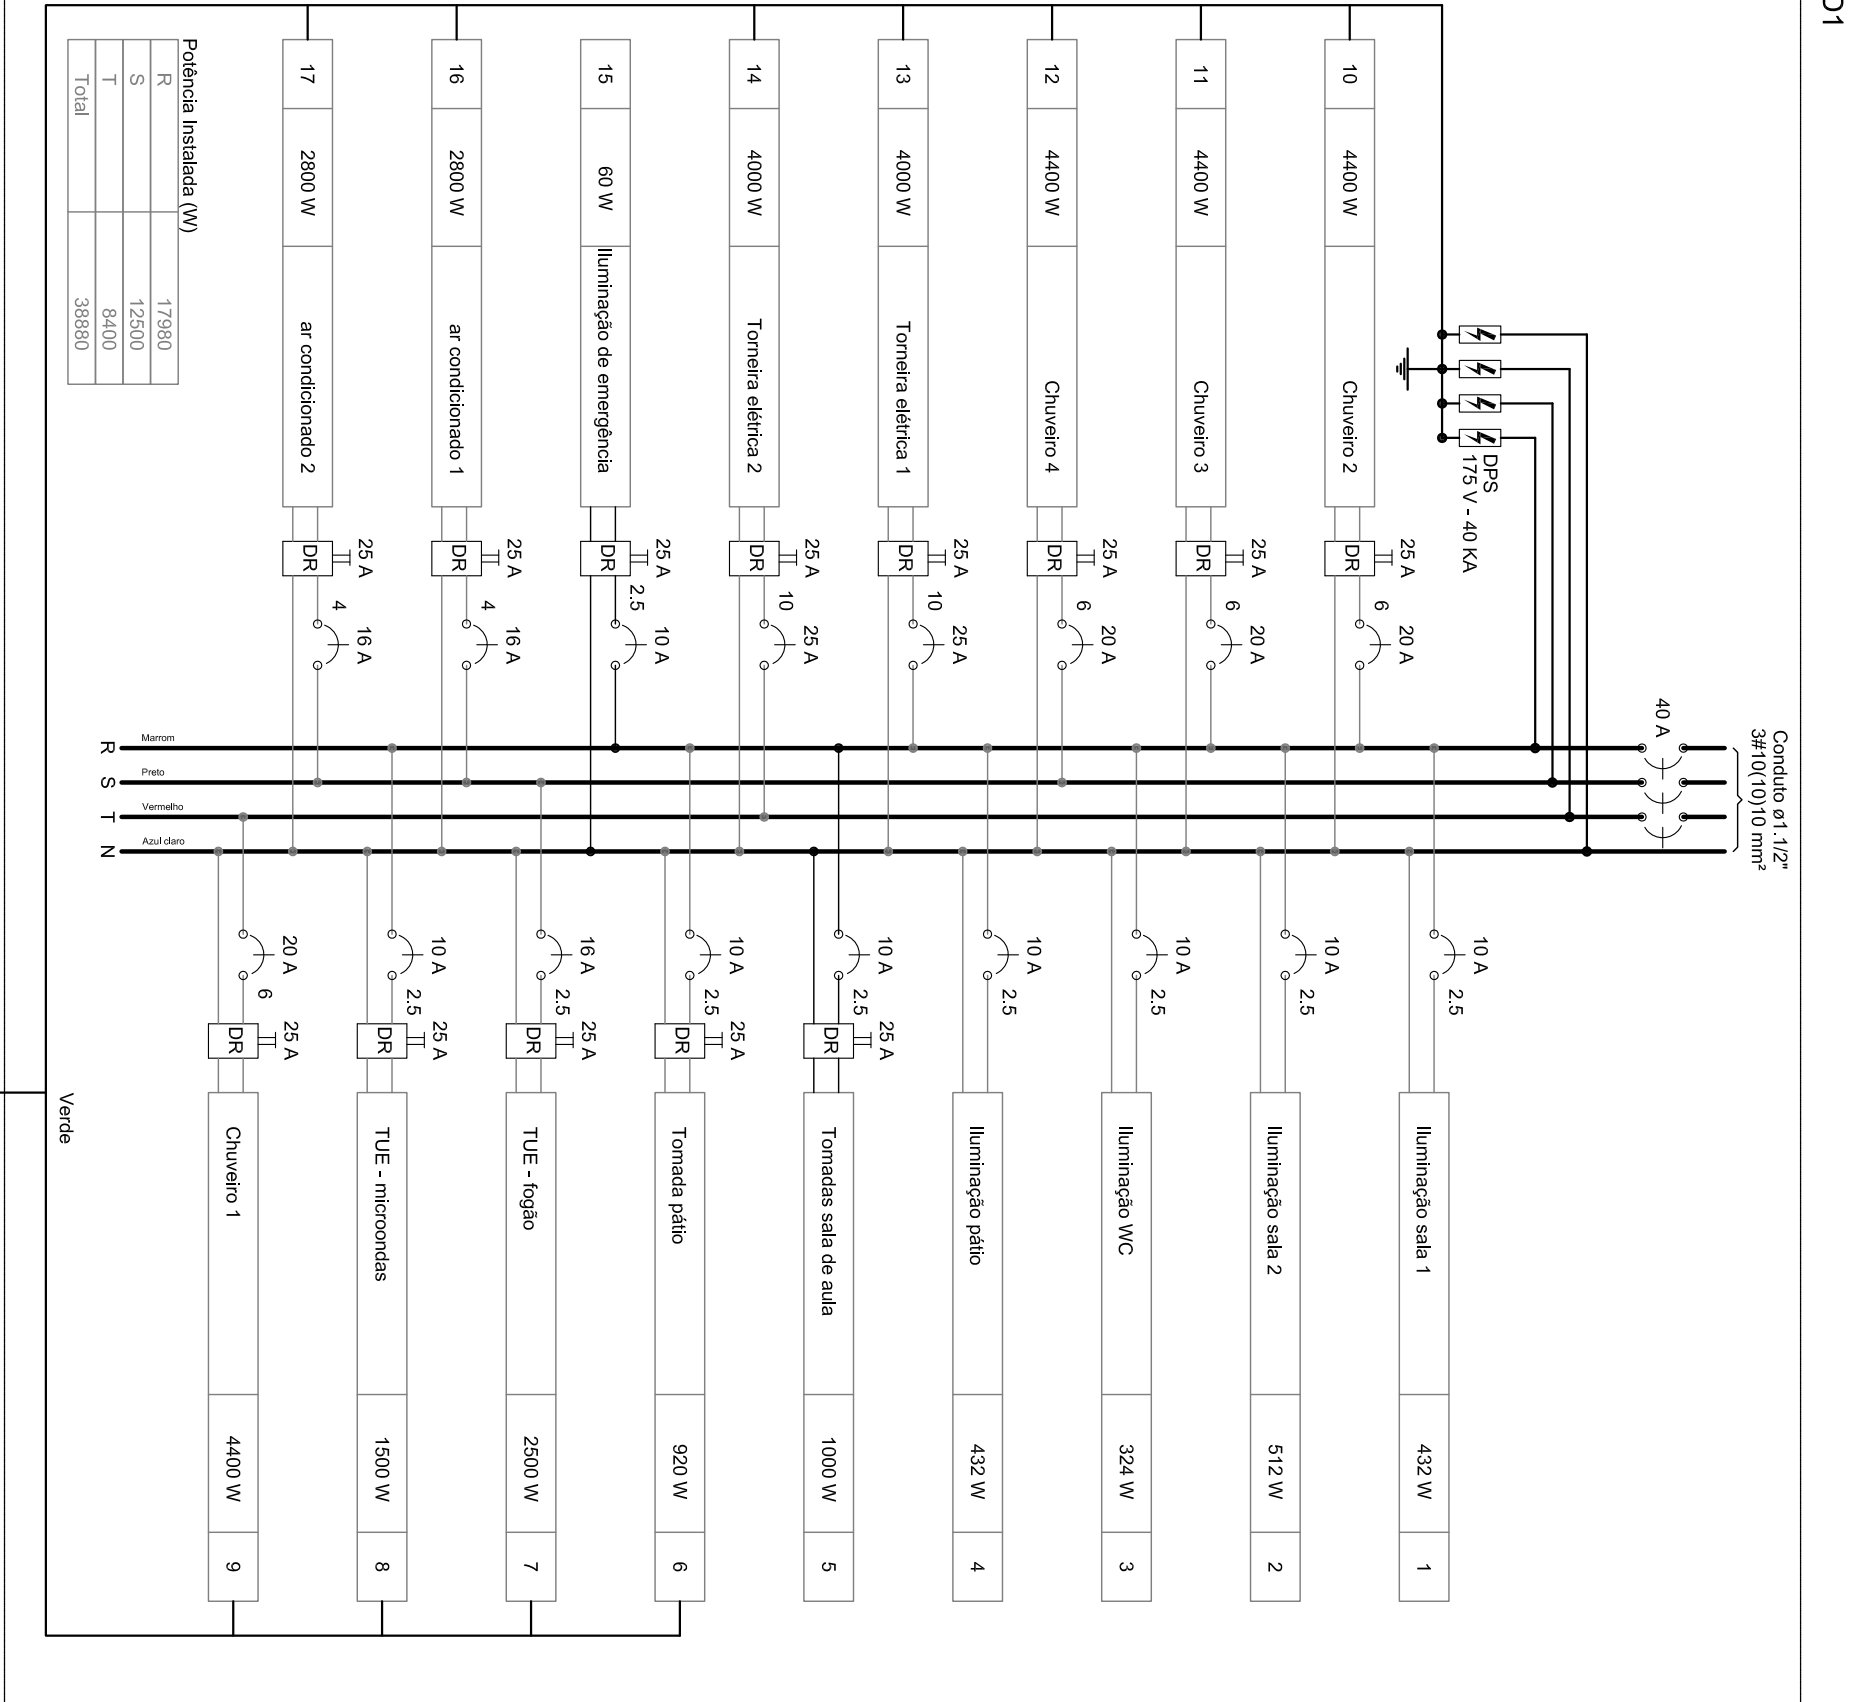

1 PLANTA BAIXA
ESCALA 1/50

Circuito	Descrição	Equipamento	V	Iluminação (W)				Torneiras (W)				Pot. total (W)	Fases				Pot. - R (W)	Pot. - S (W)	Pot. - T (W)	FCT	FCA	Irr	Segn	Ic	Dng	div pasc	div total	Status	
				12	18	40	100	120	200	1500	2200		4000	4320	R	R													432
1	Iluminação sala 1	F-N	B1	220 V										246	216	R	216				1,00	0,45 <td>1,7</td> <td>2,5</td> <td>31,0</td> <td>10,0</td> <td>0,16</td> <td>2,97</td> <td>OK</td>	1,7	2,5	31,0	10,0	0,16	2,97	OK
	c				6									246	216	R	216												
2	Iluminação sala 2	F-N	B1	220 V										246	216	R	216				1,00	0,45	1,7	2,5	31,0	10,0	0,16	2,97	OK
	h				6									246	216	R	216												
3	Iluminação W/C	F-N	B1	220 V										246	216	R	216				1,00	0,45	1,7	2,5	31,0	10,0	0,12	2,87	OK
	b				2									212	180	R	180												
4	Iluminação pátio	F-N	B1	220 V										246	216	R	216				1,00	0,60	1,0	2,5	31,0	10,0	0,23	2,99	OK
	f				6									492	432	R	432												
5	Torneira sala de sala	F-N	B1	220 V										1111	1000	R	1000				1,00	0,45	11,2	2,5	31,0	10,0	0,23	2,89	OK
6	Torneira pátio	F-N	B1	220 V										1111	1000	R	1000				1,00	0,45	11,2	2,5	31,0	10,0	0,23	2,89	OK
7	TUE - fogão	F-N	B1	220 V										3125	2500	S	2500				1,46	1,43	16,3	6,0	10,0	1,46	14,3	OK	
8	TUE - microondas	F-N	B1	220 V										1500	1500	R	1500				1,00	0,60	14,2	2,5	31,0	10,0	0,87	3,44	OK
9	Chuveiro 1	F-N	B1	220 V										4400	4400	T	4400				1,00	0,45	44,4	6	54,0	20,0	0,51	3,36	OK
10	Chuveiro 2	F-N	B1	220 V										4400	4400	T	4400				1,00	0,45	44,4	6	54,0	20,0	0,51	3,36	OK
11	Chuveiro 3	F-N	B1	220 V										4400	4400	R	4400				1,00	0,45	44,4	6	54,0	20,0	0,75	3,50	OK
12	Chuveiro 4	F-N	B1	220 V										4400	4400	R	4400				1,00	0,45	44,4	6	54,0	20,0	0,87	3,43	OK
13	Torneira elétrica 1	F-N	B1	220 V										4000	4000	S	4000				1,00	0,45	50,5	10	75,0	25,0	0,36	3,01	OK
14	Torneira elétrica 2	F-N	B1	220 V										4000	4000	R	4000				1,00	0,45	50,5	10	75,0	25,0	0,36	3,01	OK
15	Iluminação de emergência	F-N	B1	220 V										60	60	R	60				1,00	0,45	0,4	2,5	31,0	10,0	0,26	2,76	OK
16	Ar condicionado 1	F-N	B1	220 V										3111	3080	R-S-T	3080				1,00	0,45	31,4	4	42,0	16,0	1,09	3,24	OK
17	Ar condicionado 2	F-N	B1	220 V										3080	3080	R-S-T	3080				1,00	0,45	31,4	4	42,0	16,0	1,09	3,24	OK
TOTAL					5	6	42	2	16	1	1	1	2	4	30116	R-S-T	17580	12500	8400	1,00	0,45	31,4	4	42,0	16,0	0,19	3,54	OK	

Quadro de Demanda (OD1)

Tipo de carga	Potência instalada (WVA)	Fator de demanda (%)	Demanda (WVA)
Iluminação e TUG's (Escalas e semelhantes)	12.00	40	4.80
TOTAL	31.02	40	12.41

PROJETO PADRÃO - FNDE

PROPRIETÁRIO :	MUNICÍPIO DE RODRIGUES GONZALEZ
ENDEÇO:	
MUNICÍPIO - UF:	
PROPRIETÁRIO	
RESP. TÉCNICO	CREA
AUTOR DO PROJETO	CAU
DUFO	CREA

OBSERVAÇÕES:	
PROJETO EXECUTIVO	
MÓDULO DE EDUCAÇÃO INFANTIL	
PROJETO DE INSTALAÇÕES	
PLANTA DE DISTRIBUIÇÃO DA REDE ELÉTRICA	
220 V	
ELE	

CONFERÊNCIA		PRONÓCIA	
CGEST - Coordenação Geral de Infraestrutura Educacional		01/01	
FORMATO A18x14x34		01/01	