



SÍMBOLO	QUANT.	DESCRIÇÃO
	03	CAIXA DE REDE PLUVIAL SIMPLES
	02	ALUÍO 90
	10,70m	TUBO PVC 400 mm
	15,70m	TUBO PVC 400 mm
	02	FAIXA PLUVIAL
	17,20m	CAIXAS
	50,60m	RUÍOS



LEGENDA

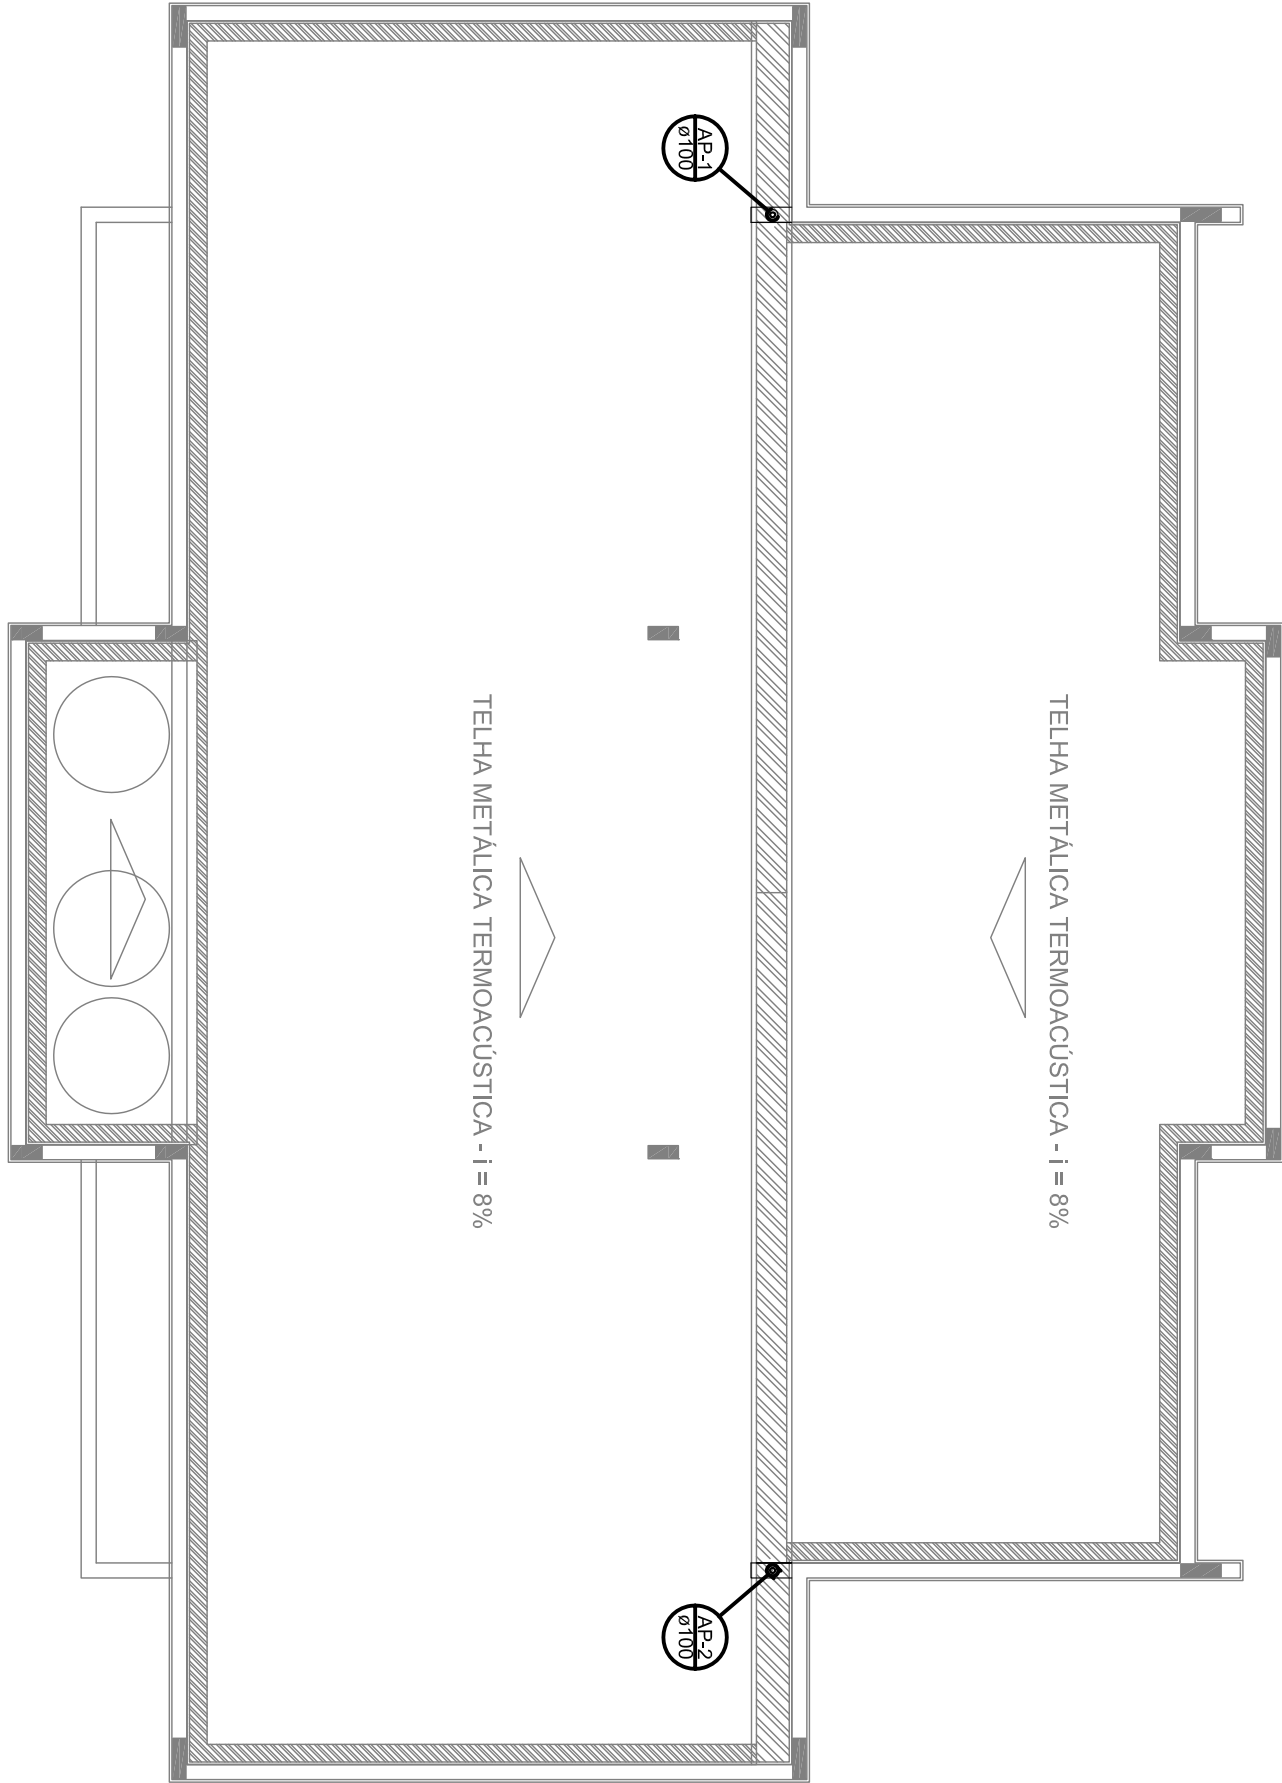

1 PLANTA DE COBERTURA
ESCALA 1/75

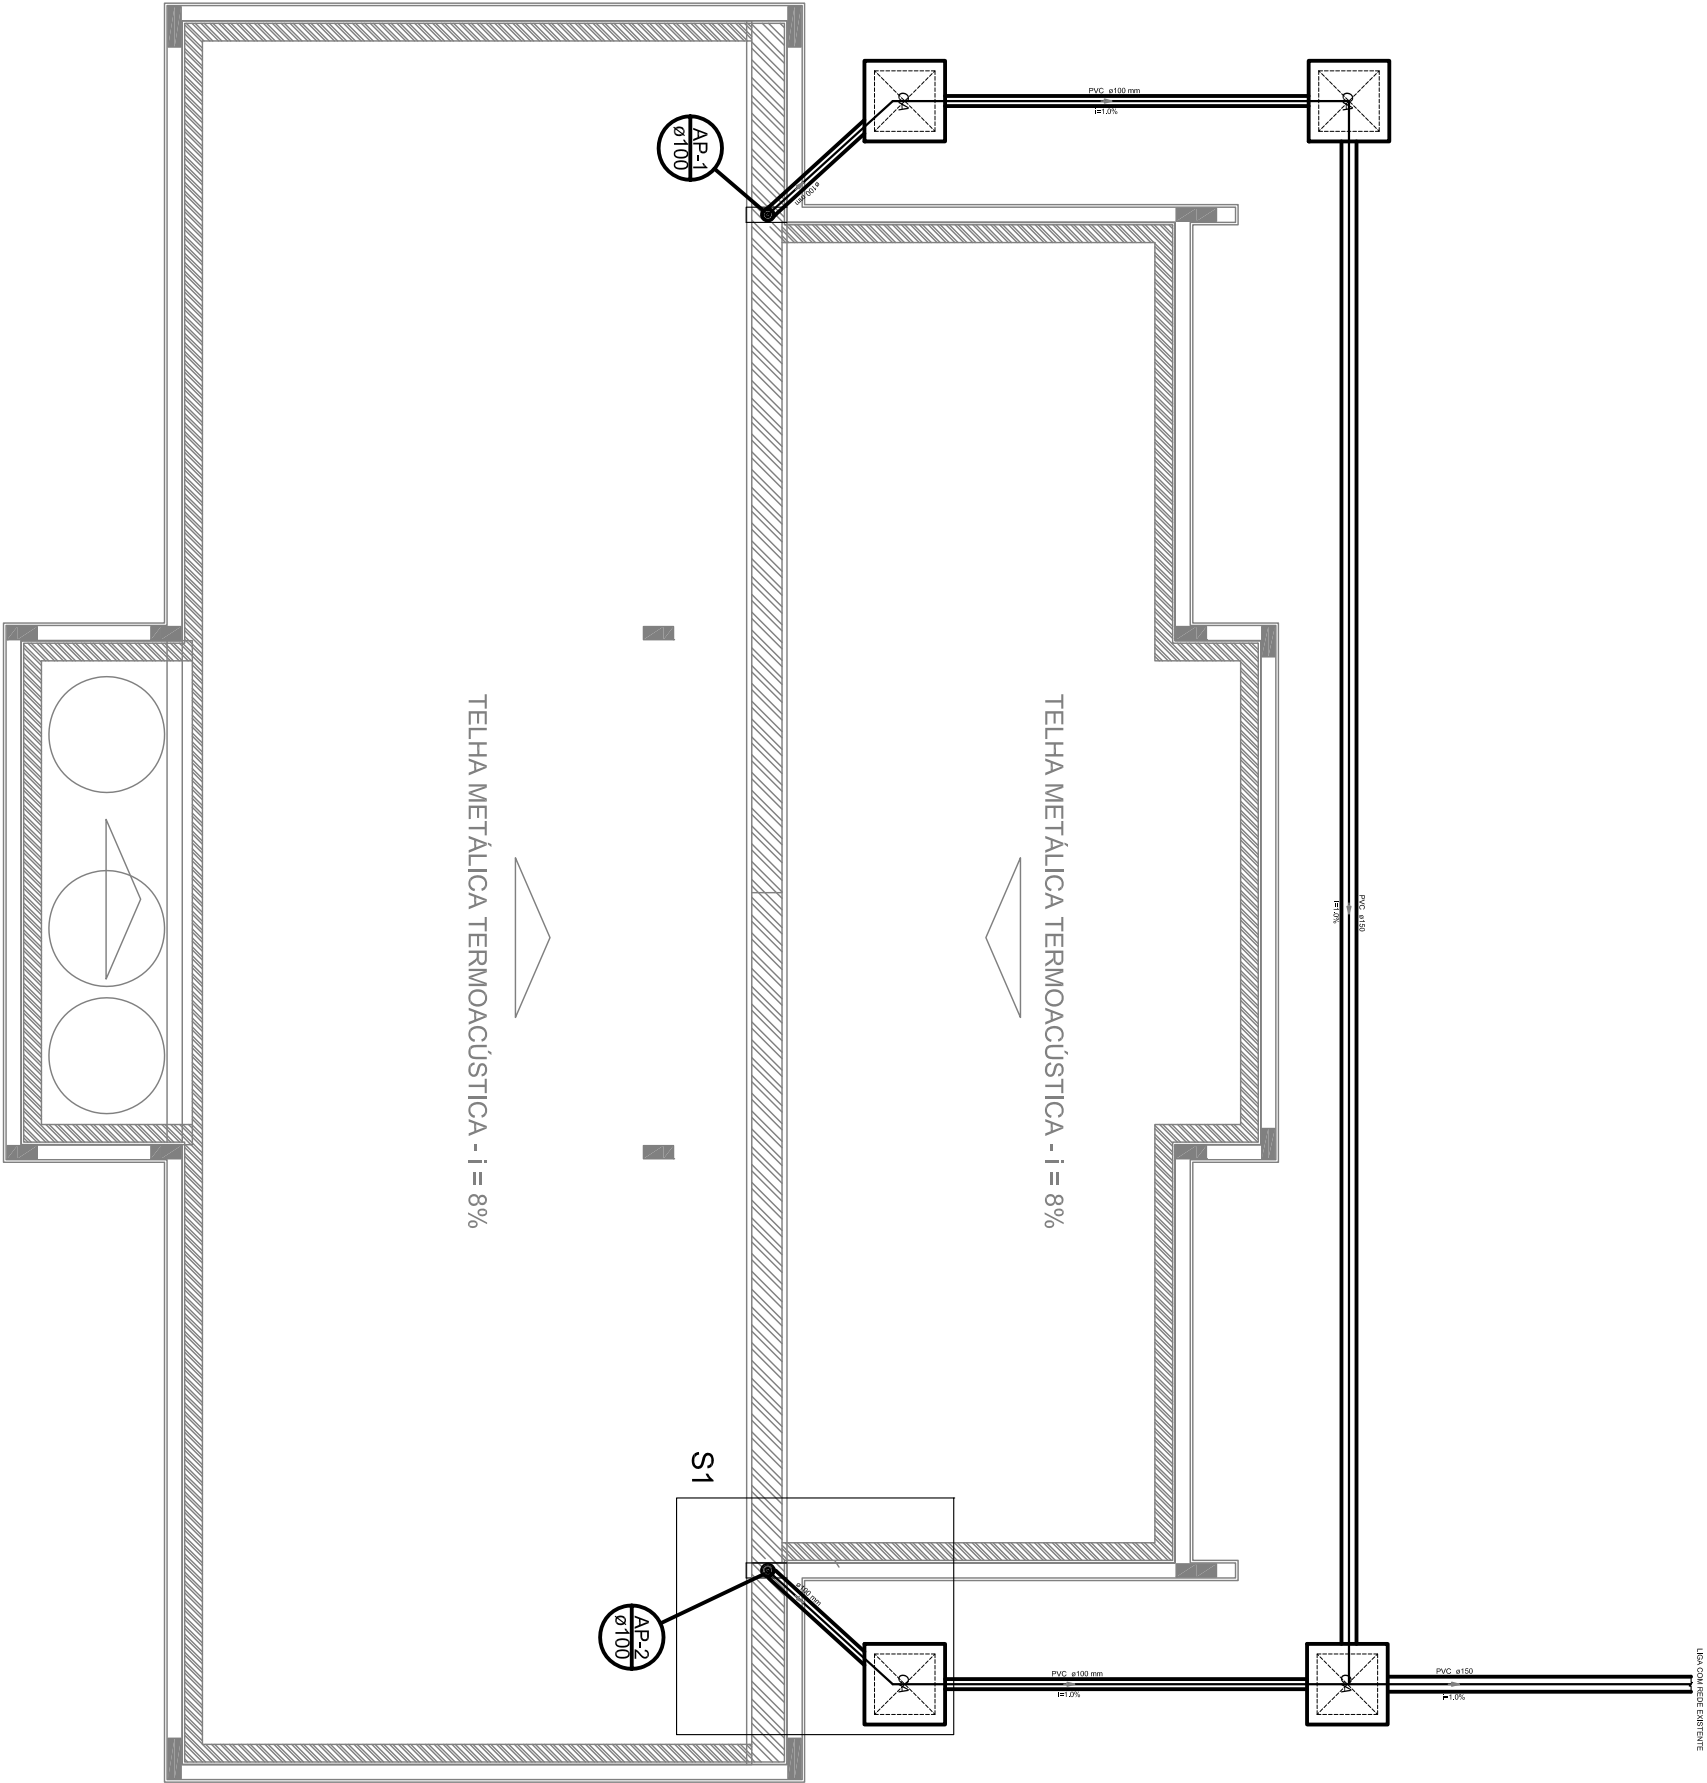

2 PLANTA BAIXA
ESCALA 1/75

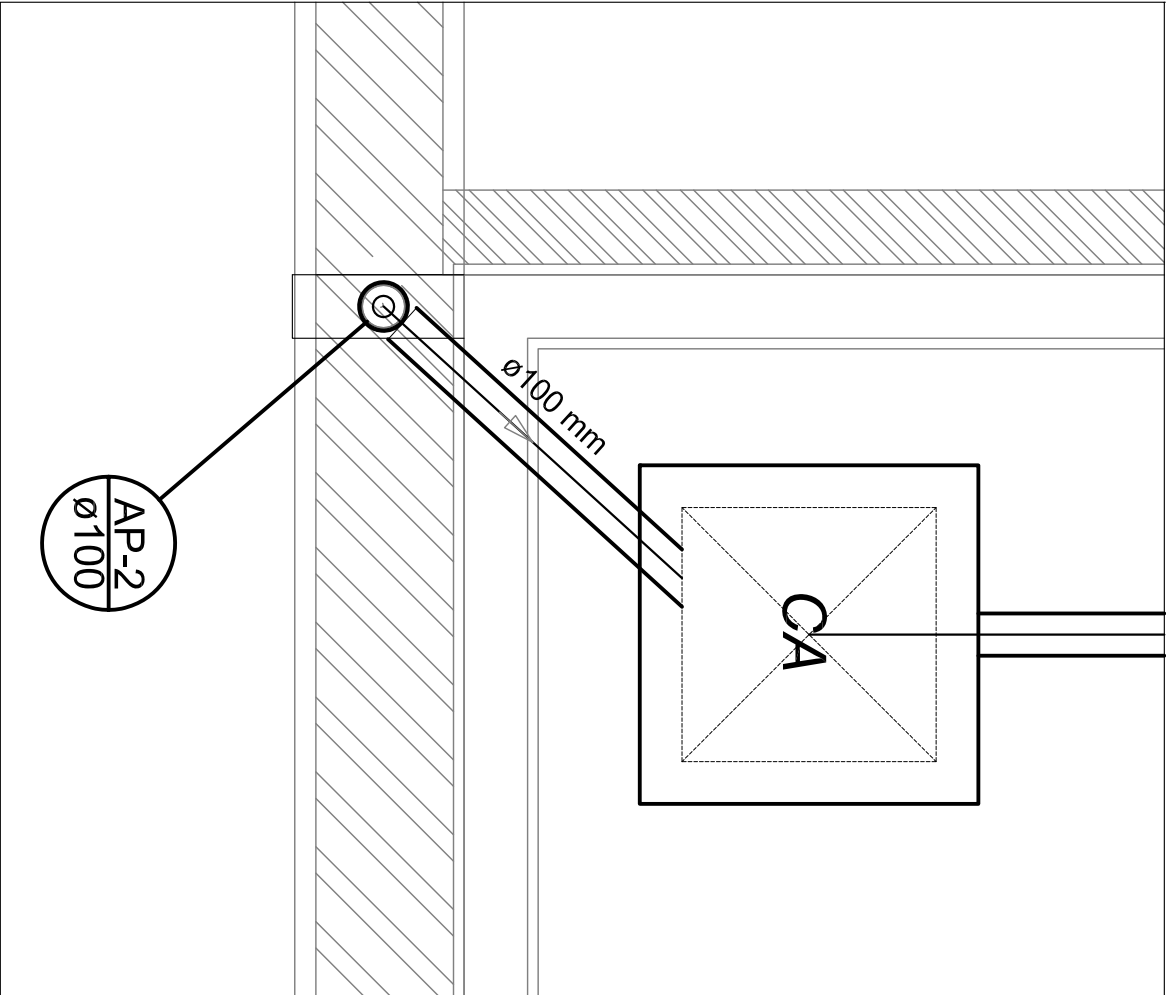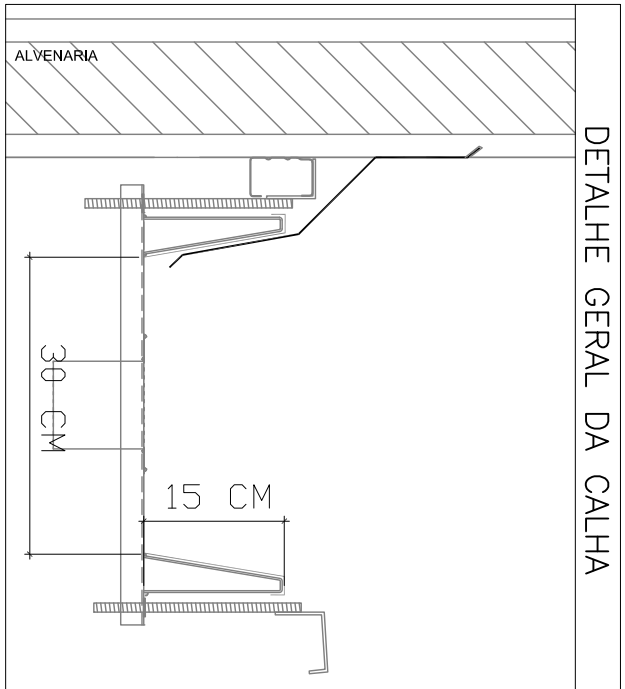

Detalhe S1
escala 1:20

PROJETO PADRÃO - FNDE

PROPRIETÁRIO : MUNICÍPIO DE ROQUE GONZALES

ENDEREÇO:

MUNICÍPIO – UF:

PROPRIETÁRIO

RESP. TÉCNICO CREA

AUTOR DO PROJETO CAU

DUFO

CREA

PA

OBSERVAÇÕES:

PROJETO EXECUTIVO

MÓDULO DE EDUCAÇÃO INFANTIL

PROJETO DE INSTALAÇÕES

COORDENAÇÃO
CGEST - Coordenação
Geral de Infraestrutura
Educação

REVISÃO
R20

TERMINO
(584-1050)

ESCALA
1/75
DATA EMISSÃO
MAR/2021

PRONCHIA
01/01