




D1-DETALHE
INSTALAÇÃO WC
COLETIVO DIREITO

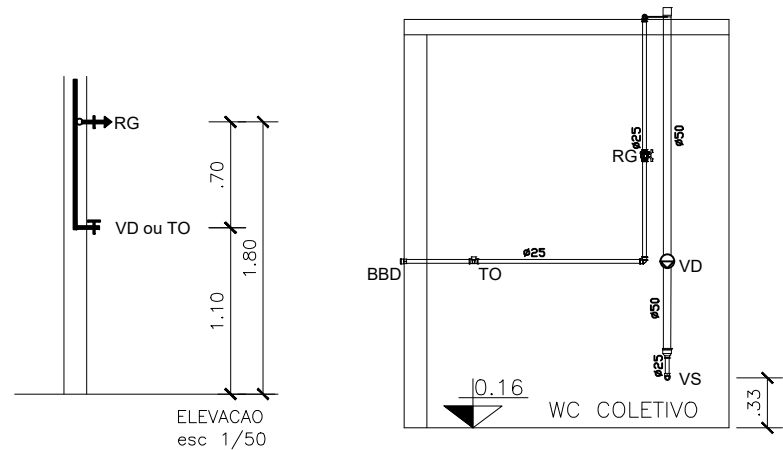


D2-DETALHE
INSTALAÇÃO WC
COLETIVO ESQUERDO

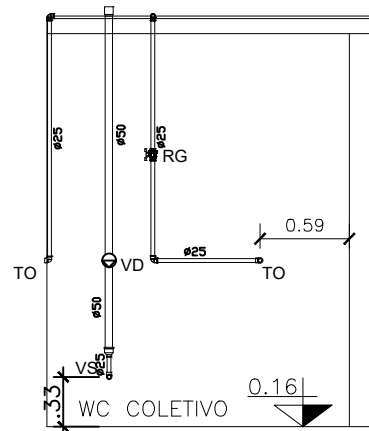

D3-DETALHE
INSTALAÇÃO
COZINHA

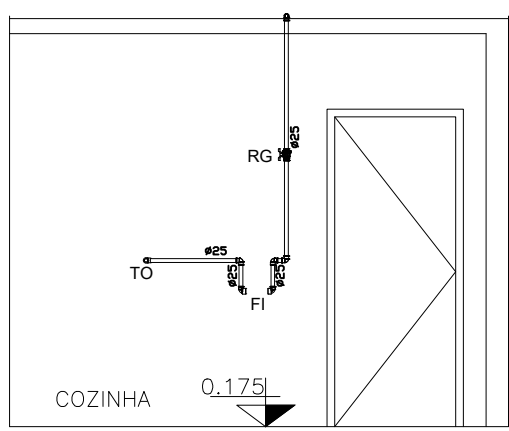


Planta Baixa
Reservatórios

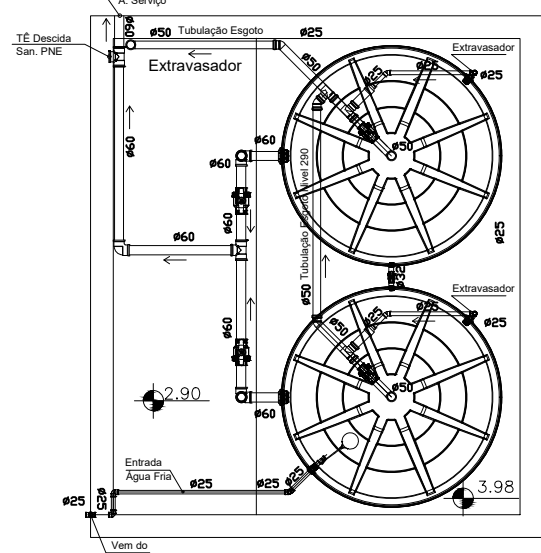

LEGENDA		QUANTIDADE
RG	REGISTRO DE GAVETA	6
VD	VALVULA DE DESCARGA	4
TO	TORNEIRA	6
FI	FILTRO	1
TJ	TORNEIRA DE JARDIM	1
BBD	BEBEDOURO	2
VS	VASO SANITÁRIO	4

RELAÇÃO DE MATERIAIS HIDRAULICOS	
DESCRICO	
Adaptador Solavel com Anel para Caixa 3/4pol. 25mm	05un
Adaptador Solavel com Anel para Caixa 3/4pol. 25mm	05un
Adaptador Solavel com Anel para Caixa 3/4pol. 25mm	05un
Bucha de Redução Solavel Longa 35mm x 25mm	05un
Caixa 3/4pol. 1000 L	05un
Joelho 45° Série Normal 50mm	05un
Joelho 45° Solavel 25mm	05un
Joelho 90° Série Normal 50mm	05un
Joelho 90° Solavel 25mm	05un
Joelho 90° Solavel 50mm	05un
Joelho 90° Solavel 60mm	05un
Joelho 90° Solavel com Bucha de Lado 25mm x 1/2"	05un
Joelho 90° Solavel com Bucha de Lado 25mm x 3/4"	05un
Lupa de Redução Solavel 50mm x 25mm	05un
Lupa de Redução Solavel 60mm x 50mm	05un
Lupa Solavel com Bucha de Lado 25mm x 1/2"	05un
Registro Esfera VS Solavel 25mm	05un
Registro Esfera VS Solavel 50mm	05un
Registro Esfera VS Solavel 60mm	05un
TE Série Normal 25mm	05un
TE Solavel 25mm	05un
TE Solavel 50mm	05un
TE Solavel 60mm	05un
TE Solavel com Bucha de Lado no Bocal Central 25mm x 1/2"	05un
Torneira 3/4pol. para Caixa 3/4pol. 3/4"	05un
Tubo de P.V.C. Série Normal 25mm	20.25m
Tubo Solavel 3in x 25mm	034m
Tubo Solavel 3in x 50mm	1.47m
Tubo Solavel 3in x 60mm	12.13m
Tubo Solavel 4in x 25mm	29.52m
Tubo Solavel 4in x 50mm	14.37m
Tubo Solavel 4in x 60mm	14.37m

Corte Instalações Hidraulicas

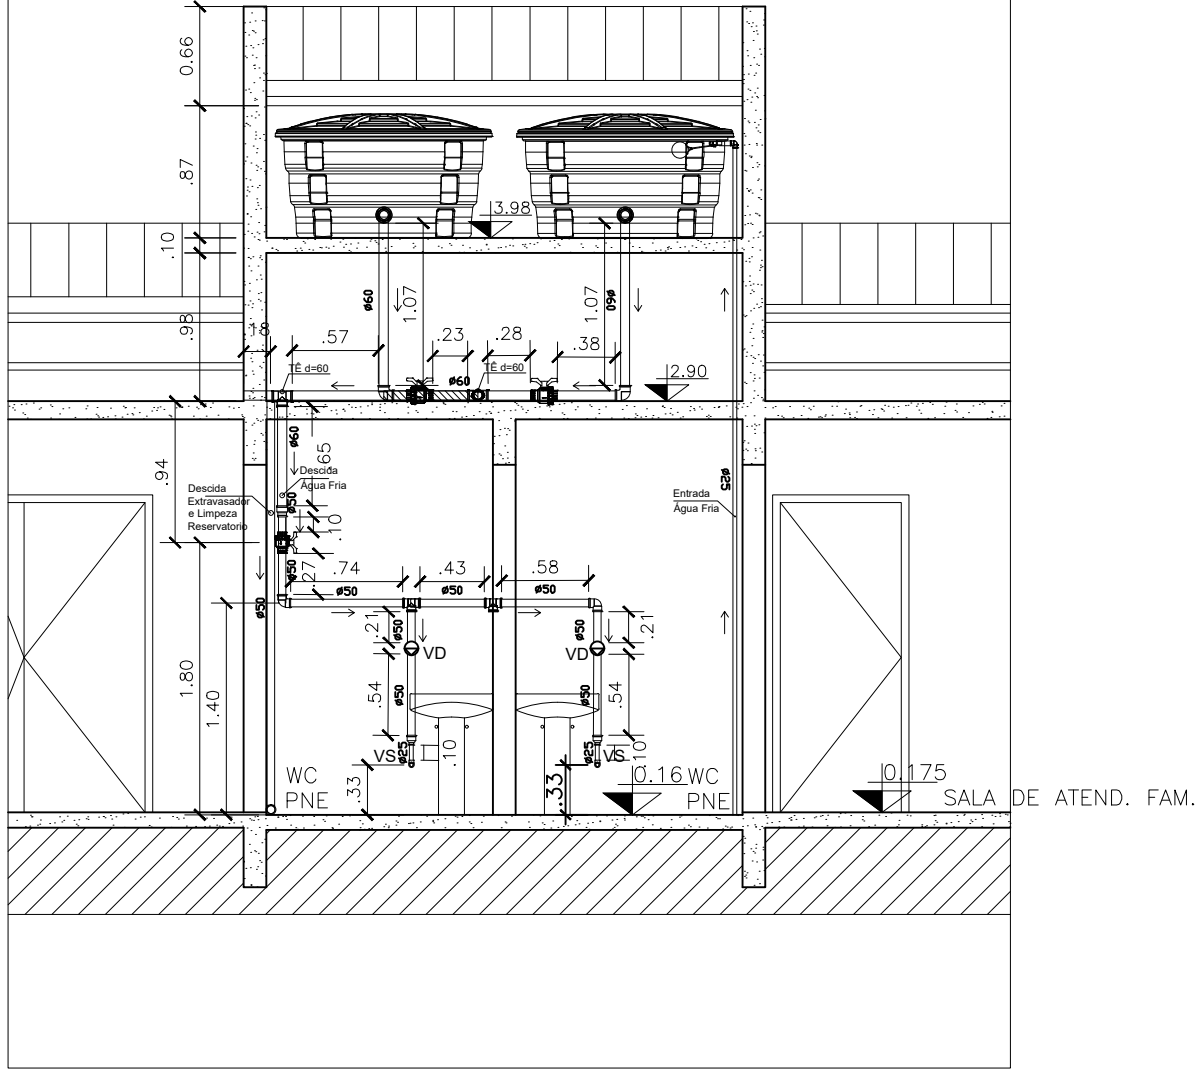

RUA SANTA ROSA, 520
CENTRO
TUCUNDUVA-RS
Fone: (55) 3542-1022

PREFEITURA MUNICIPAL DE TUCUNDUVA
Secretaria de Obras, Viação e Serviços Urbanos

GESTÃO:
2017-2020

Obra:

CRAS

PROPRIETÁRIO: Prefeitura Municipal de Tucunduva

RESP.TECNICO: ENG. CIVIL CRISTIAN SCHENDEL / CREA 195387

AREA:
213,78m²

ESCALA:
1/50

FRANCHA:
13

REVISÃO:

DATA: NOVEMBRO DE 2019
DESENHO: Juliana Bohun

HIDRAULICO