



Planta Baixa Pavimento Inferior - MOBILIADA
Escala 1:50

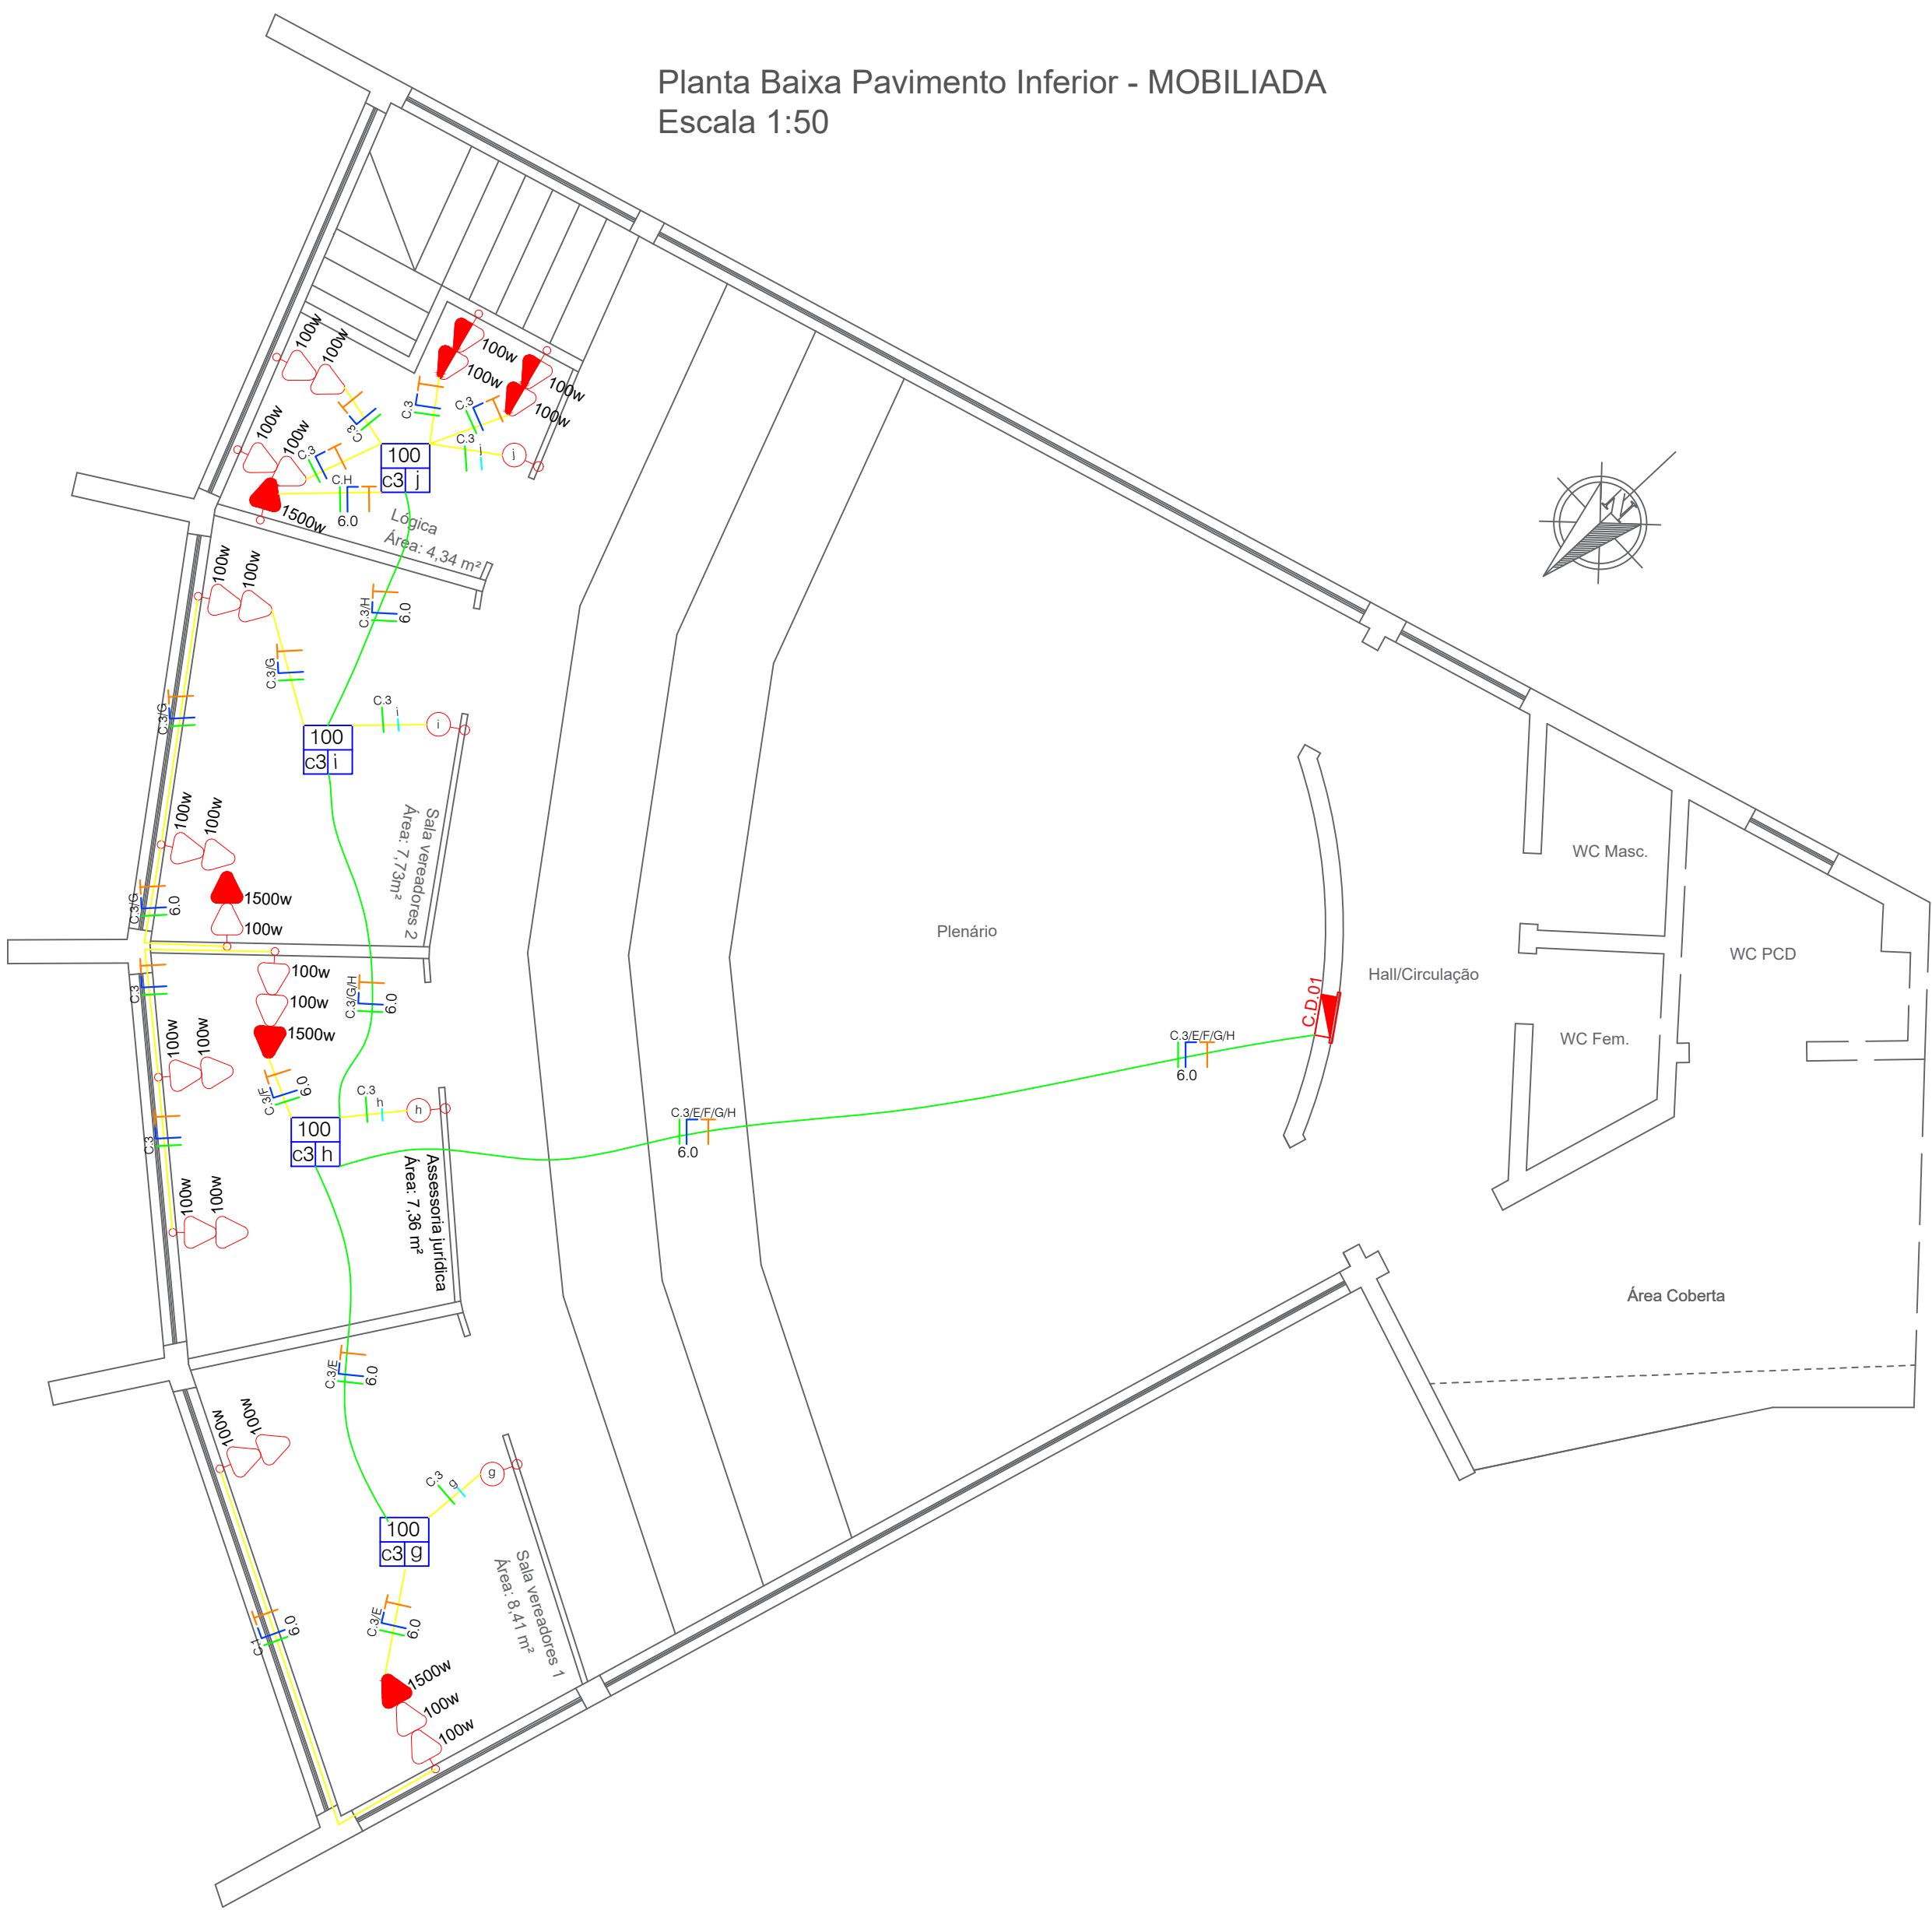



LEGENDA

	CAIXA DE PASSAGEM AR SPLIT - TAMPA DA CAIXA: H=2,30 e 2,50
	PONTO DE LUZ NO TETO
	PONTO DE LUZ NA PAREDE
	TOMADA SIMPLES H=50 cm
	TOMADA DUPLA H=50 cm
	TOMADA SIMPLES H=1,20 cm
	TOMADA SIMPLES H=1,20 cm - e - TOMADA SIMPLES H=50 cm
	TOMADA ALTA H=2,20 cm
	TOMADA ALTA H=2,20 cm - e - TOMADA SIMPLES H=50 cm
	INTERRUPTOR SIMPLES COM TOMADA SIMPLES
	INTERRUPTOR SIMPLES
	INTERRUPTOR DUPLA
	INTERRUPTOR TRIPLO
	INTERRUPTOR PARALELO
	CENTRO DE DISTRIBUIÇÃO
	ELETRODUTO QUE DESCE
	ATERRAMENTO 6 mm²
	Fase
	Neutro
	Terra
	Retorno
	ELETRODUTO NO TETO
	ELETRODUTO DE ENTRADA PELO PISO
	CABO DE TELEFONE E INTERNET
	POTÊNCIA DA LUMINÁRIA
	INDICAÇÃO DO INTERRUPTOR
	INDICAÇÃO DO CIRCUITO
	INDICAÇÃO DA LUMINÁRIA
	INDICAÇÃO DO INTERRUPTOR
	INDICAÇÃO DA FASE
	BITOLA DA FIAÇÃO
	Luminária de piso
	Lum. tálho
	Indicação do interruptor
	Indicação do circuito
	Indicação da luminária


Planta Baixa Pavimento Inferior - MOBILIADA
Escala 1:50

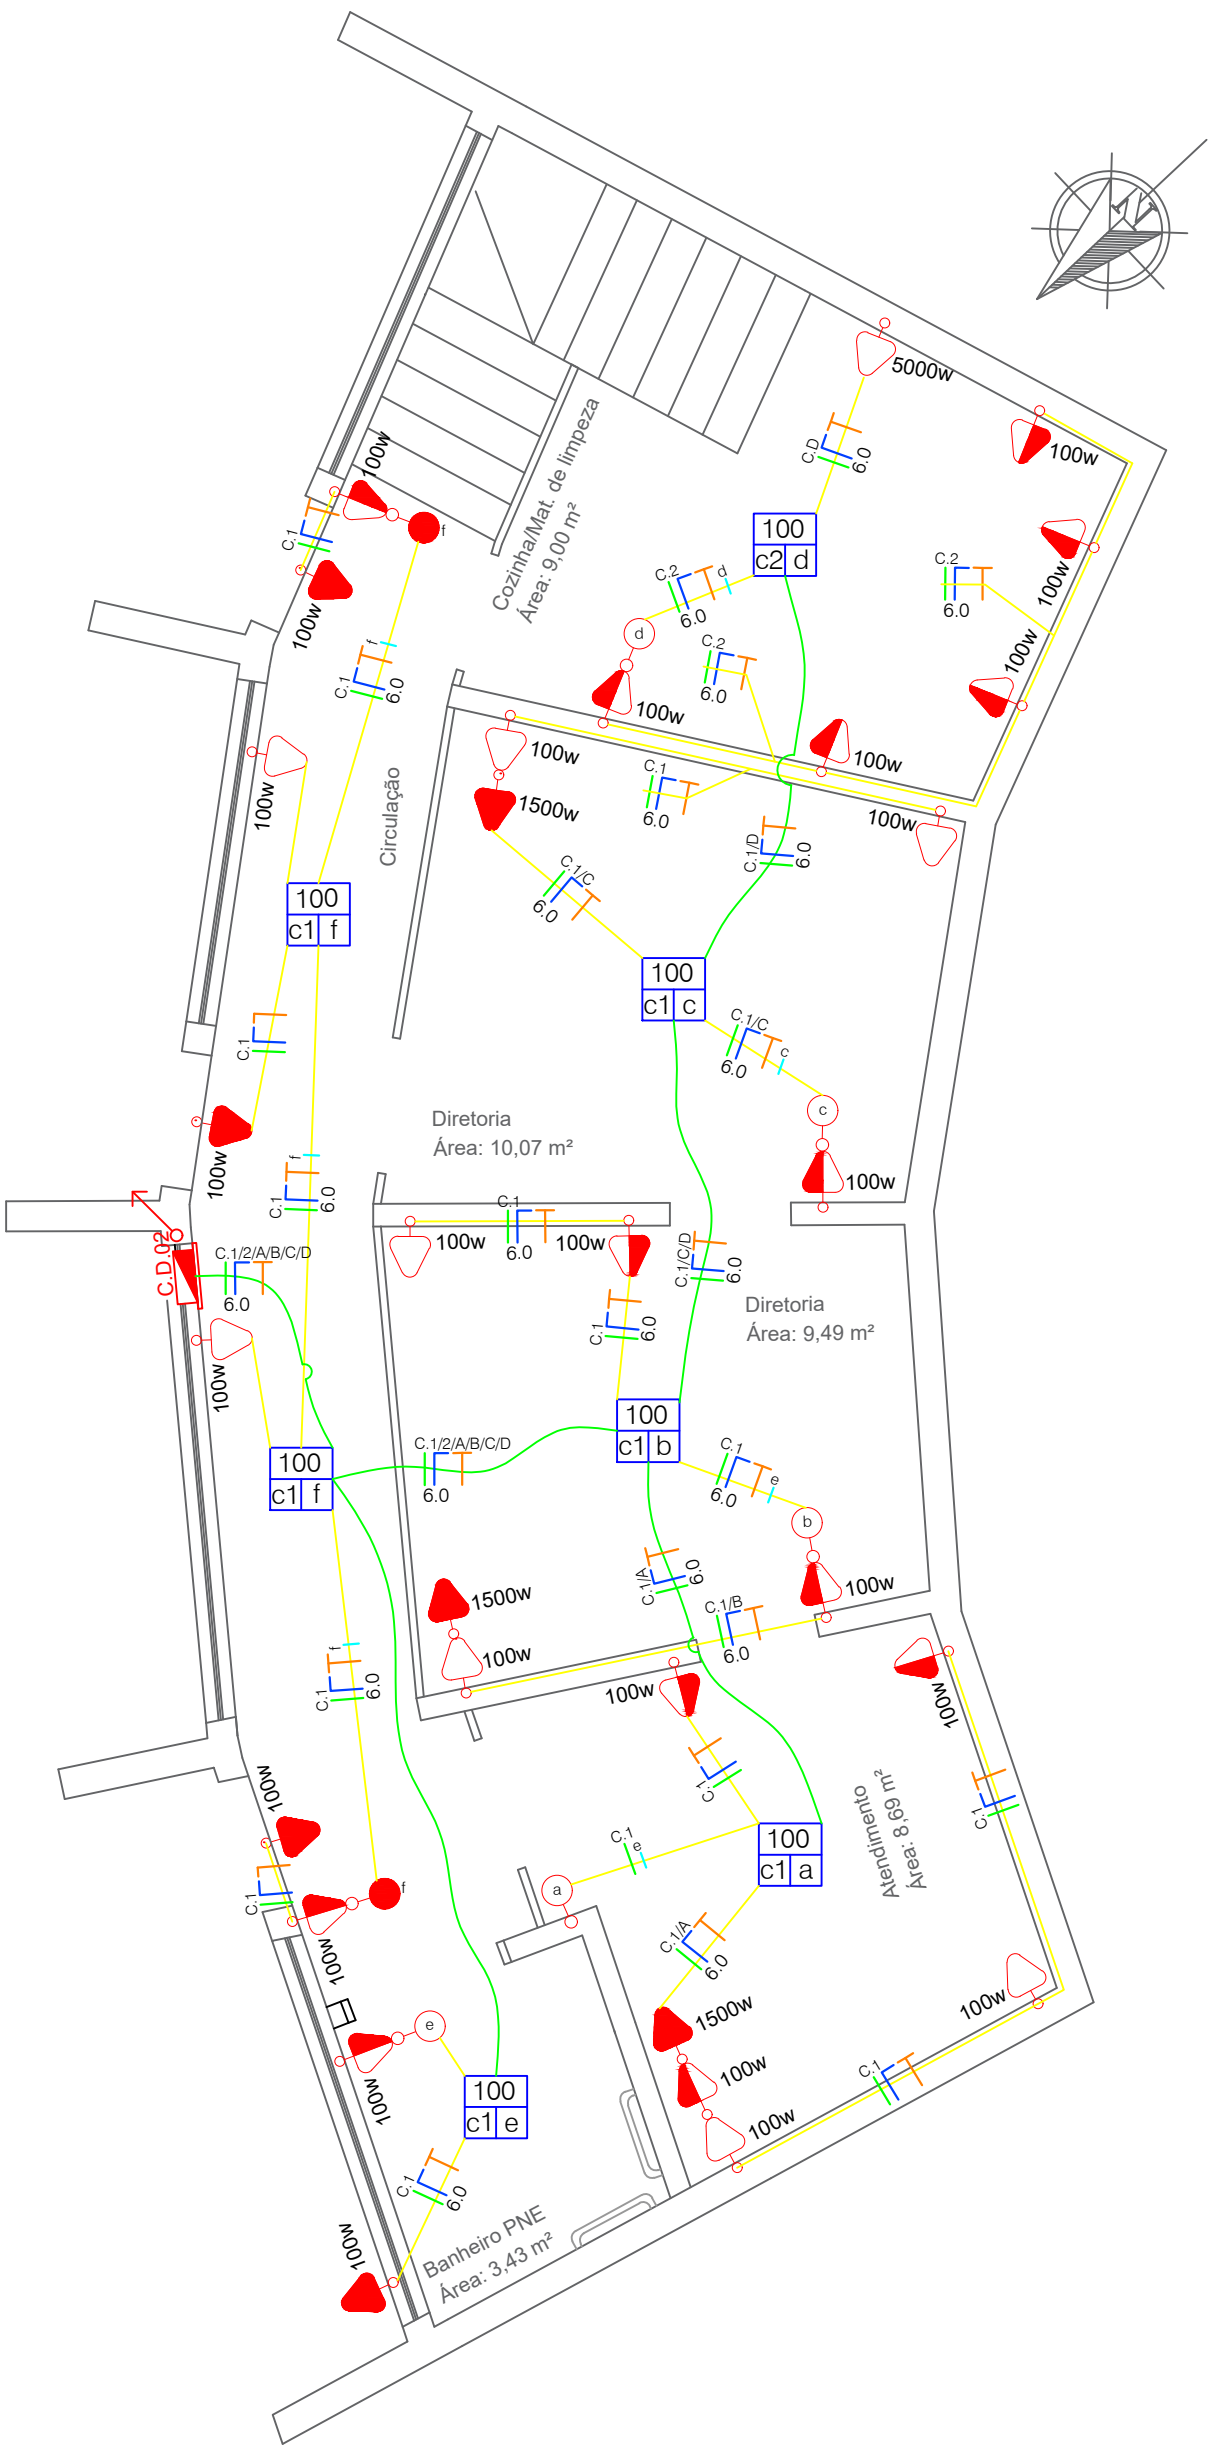


Instalações Hidrossanitárias - Banheiro PNE
Pavimento Inferior
Escala 1:50

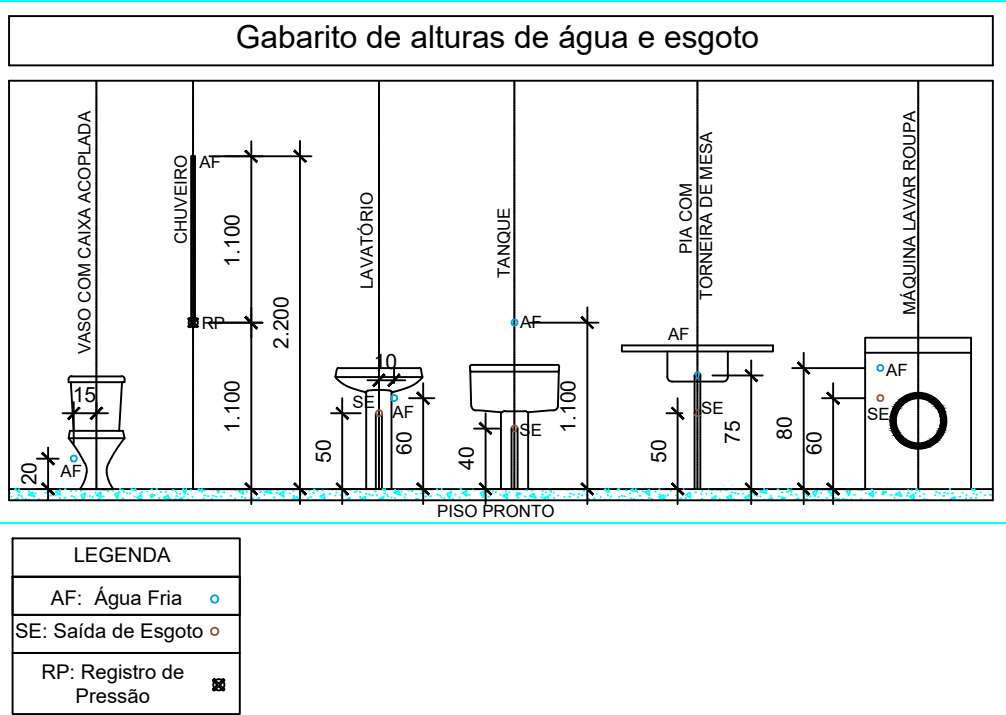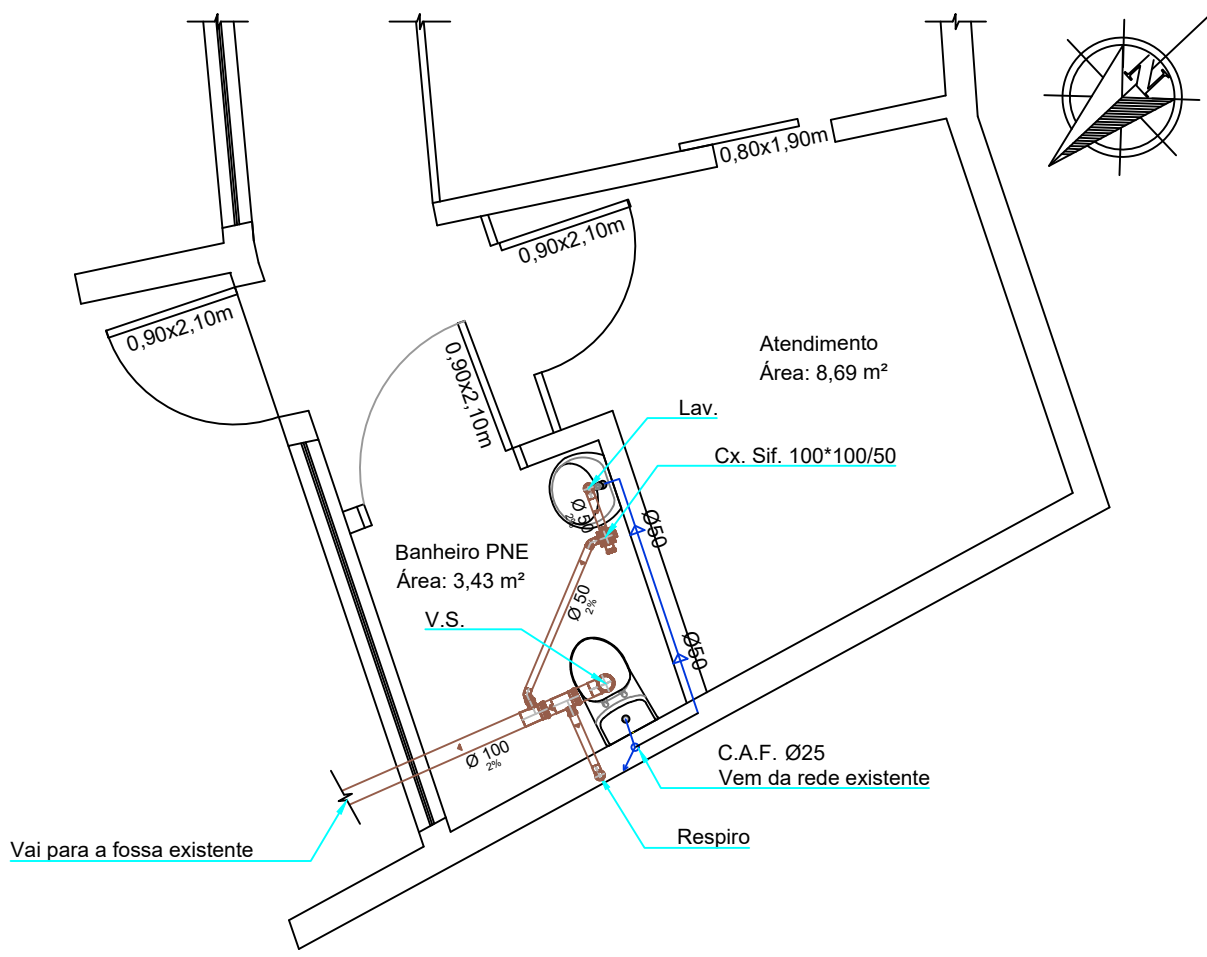

Divisórias em Vidro
Em Vista
Escala 1:50

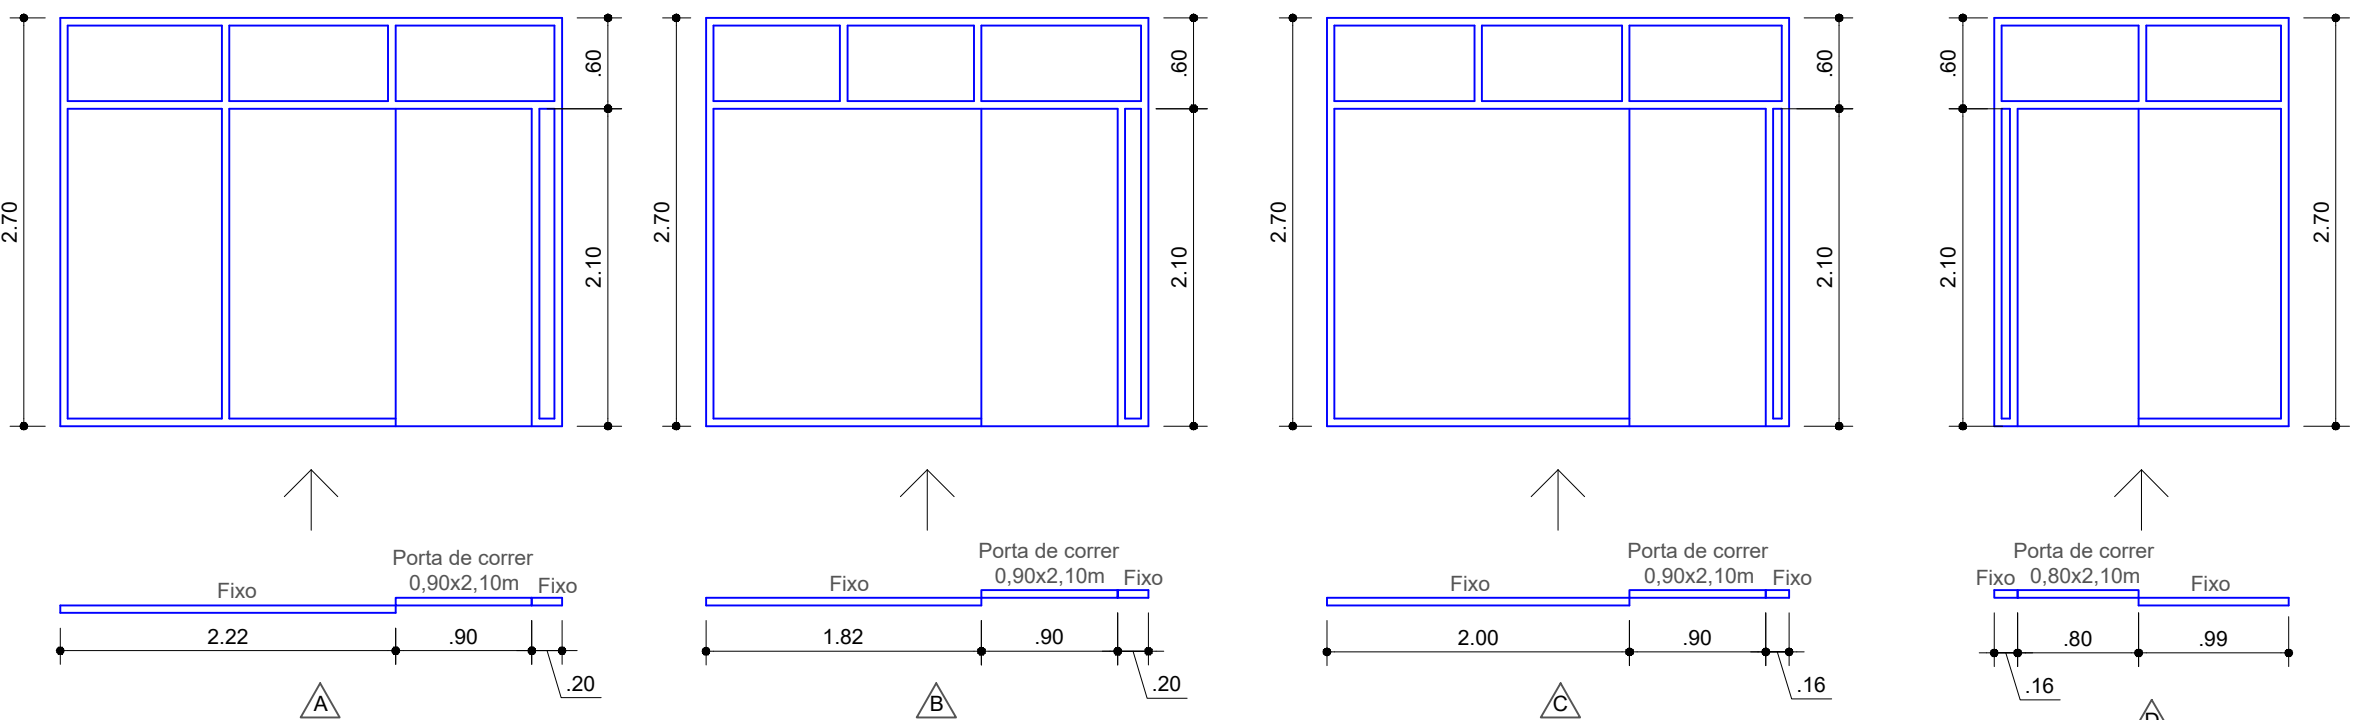

Divisórias em Vidro
Em Planta
Escala 1:50

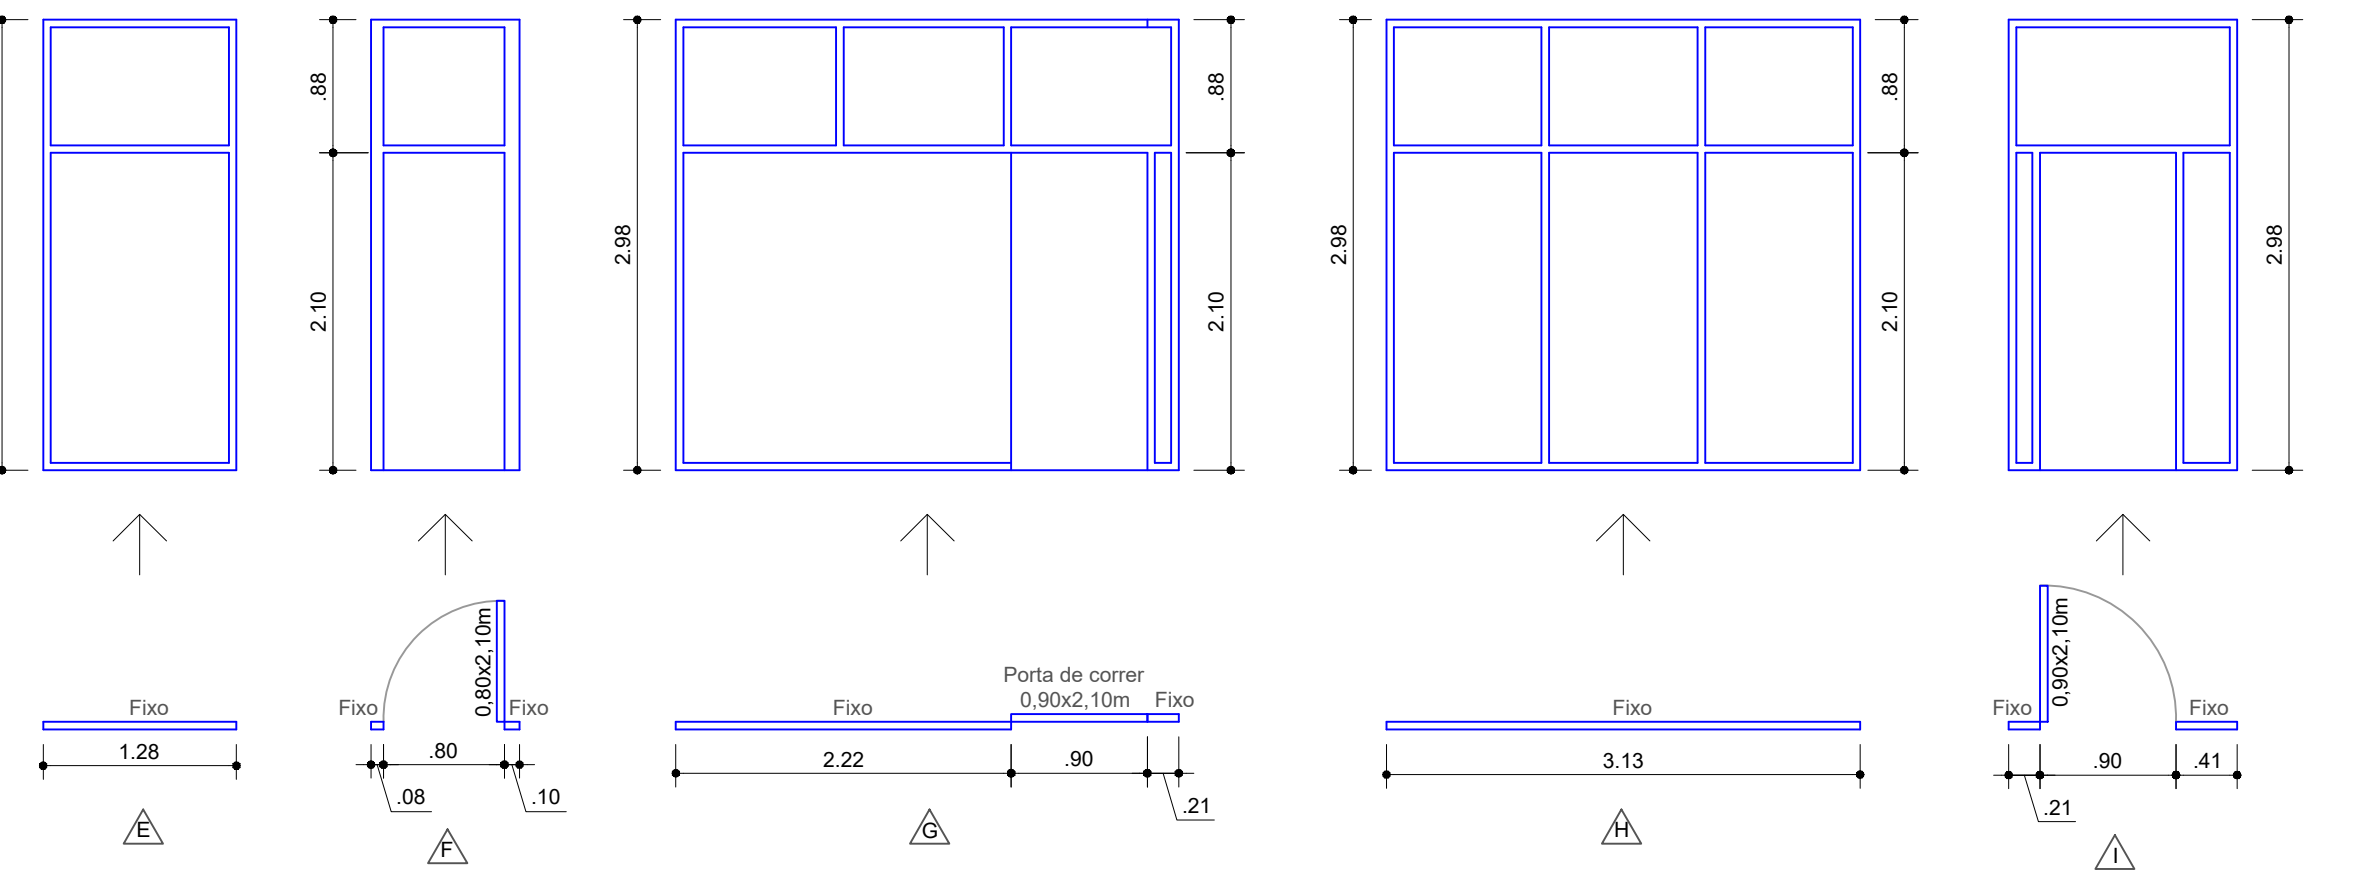


Divisórias em Vidro
Em Vista
Escala 1:50

Divisórias em Vidro
Em Planta
Escala 1:50

QUADRO DE CARGAS 01

CIRCUITO	LÂMPADAS		TOMADAS			CARGA	DISJUNTOR	FIO
ID	60W	100W	100W	1500W	5000W	(W)	(A)	(mm2)
1	06		21			2.700	25	2X6,0
2	01	05				600	20	2X2,5
A			01			1.500	25	2X6,0
B			01			1.500	25	2X6,0
C			01			1.500	25	2X6,0
D				01		5.000	32	2X6,0
-	Reserva					-	-	-
-	Reserva					-	-	-
CARGA INSTALADA						12.800W	1x40A	2X6mm²

DIAGRAMA UNIFILAR

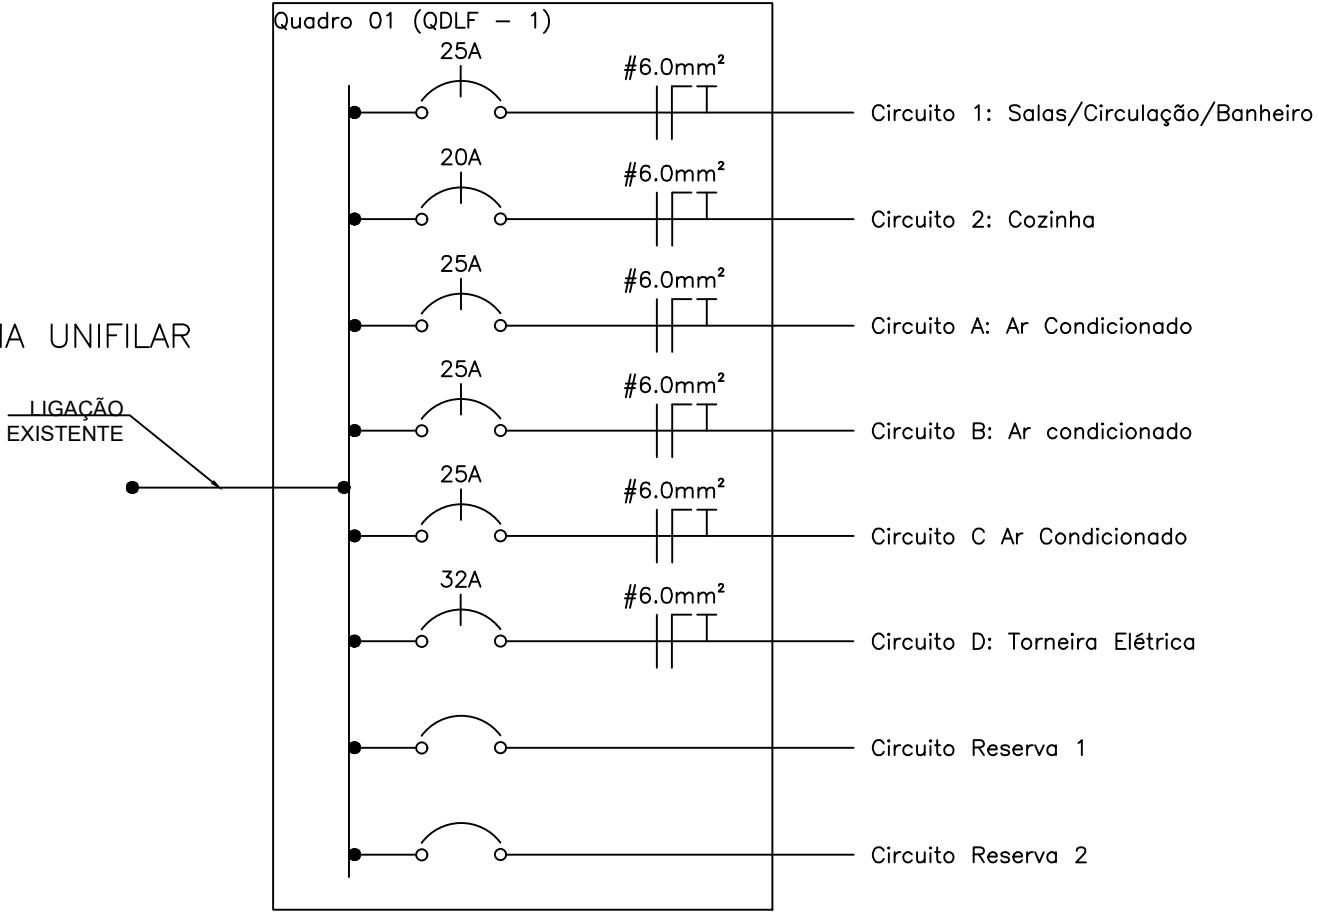

MaBelle

Profissional Responsável: **Dionatan F. Maciel** (Arq. e Urb. CAU A228641-6) e **Emerson I. de Paula** (Arq. e Urb. CAU A140599-3)

Proprietário: **Prefeitura Municipal de Bossoroca** (CNPJ: 07.613.014/0001-69)

Projeto: **Reforma da Câmara Municipal de Vereadores de Bossoroca/RS** (Inst. hidrossanitárias, inst. elétricas e detalhamentos)

Escala: indicada | Data: 12/2024 | Área do Terreno: 1.992,10 m² | Prancha: 06/06

Endereço: Rua Manoel Ferreira Antunes, nº 188, Centro - Bossoroca/RS | Área a reformar: 200,31 m²